
 



位置図(光行)

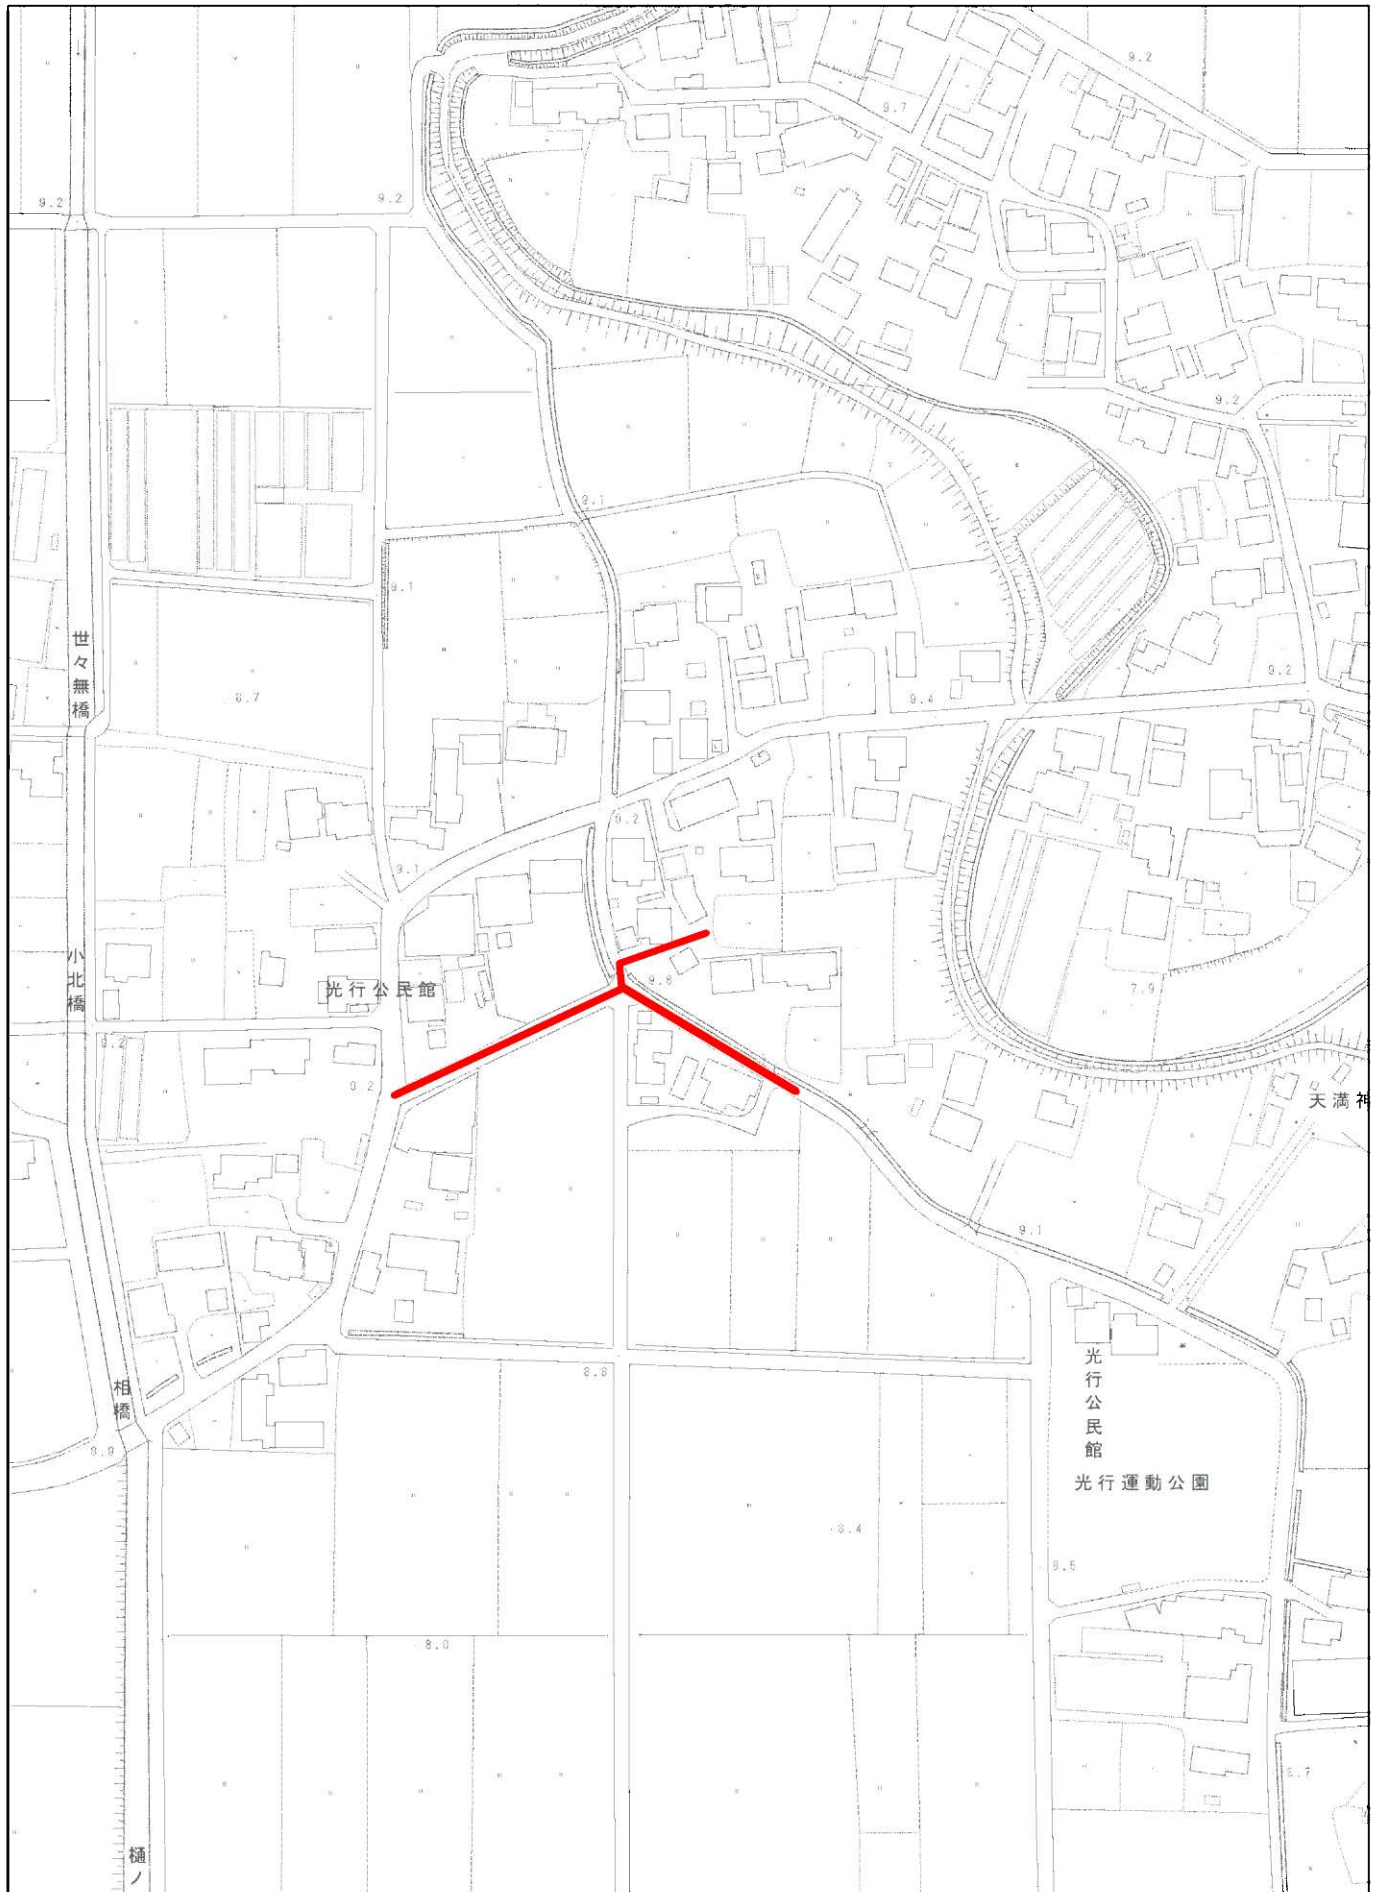


1/2,500



位置図(大崎)

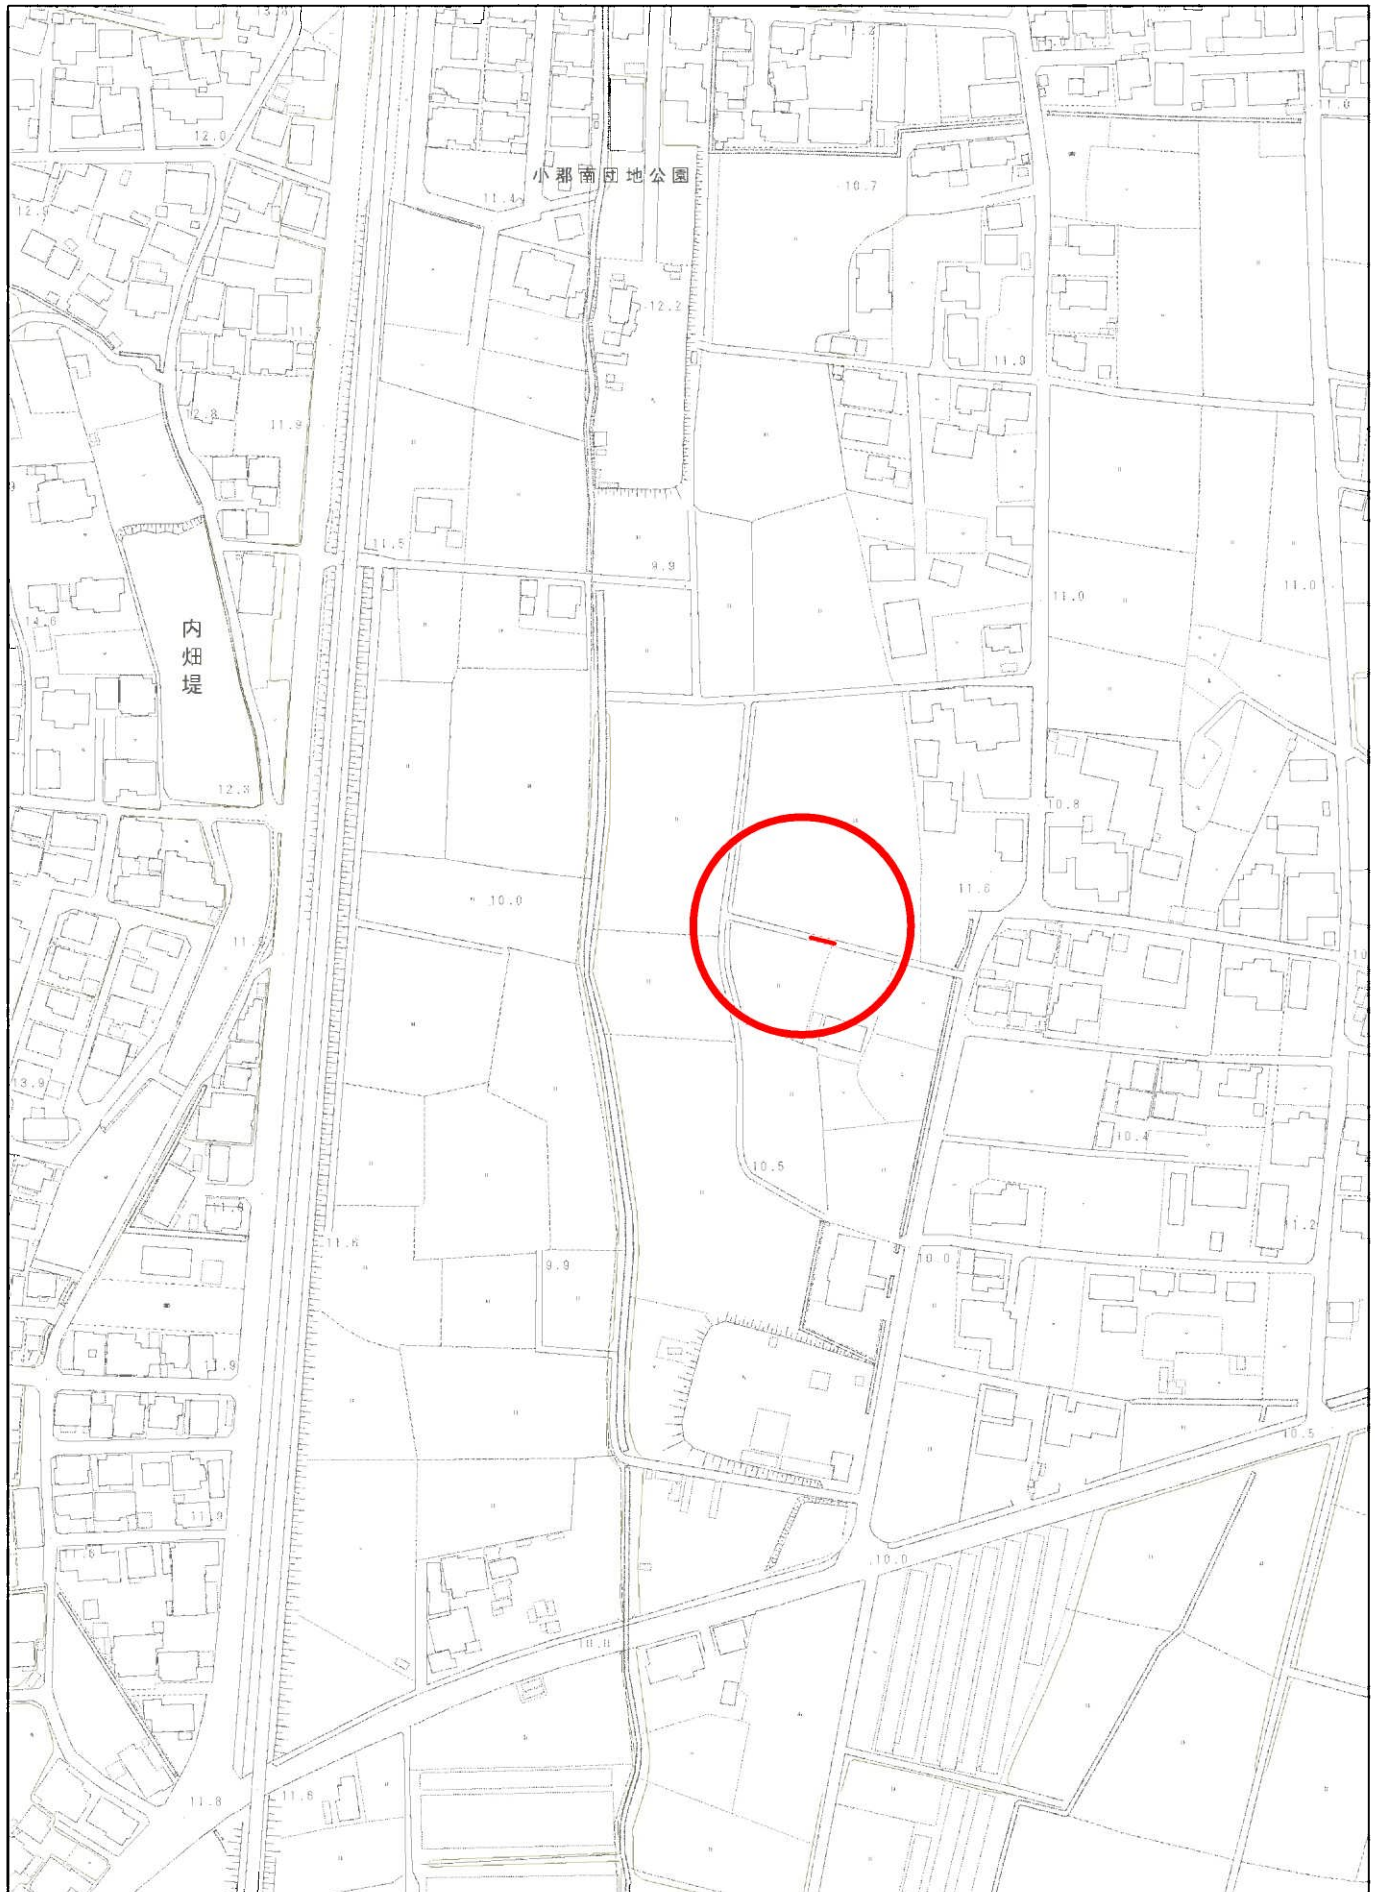


1/2,500

 

平面図


S=1:500

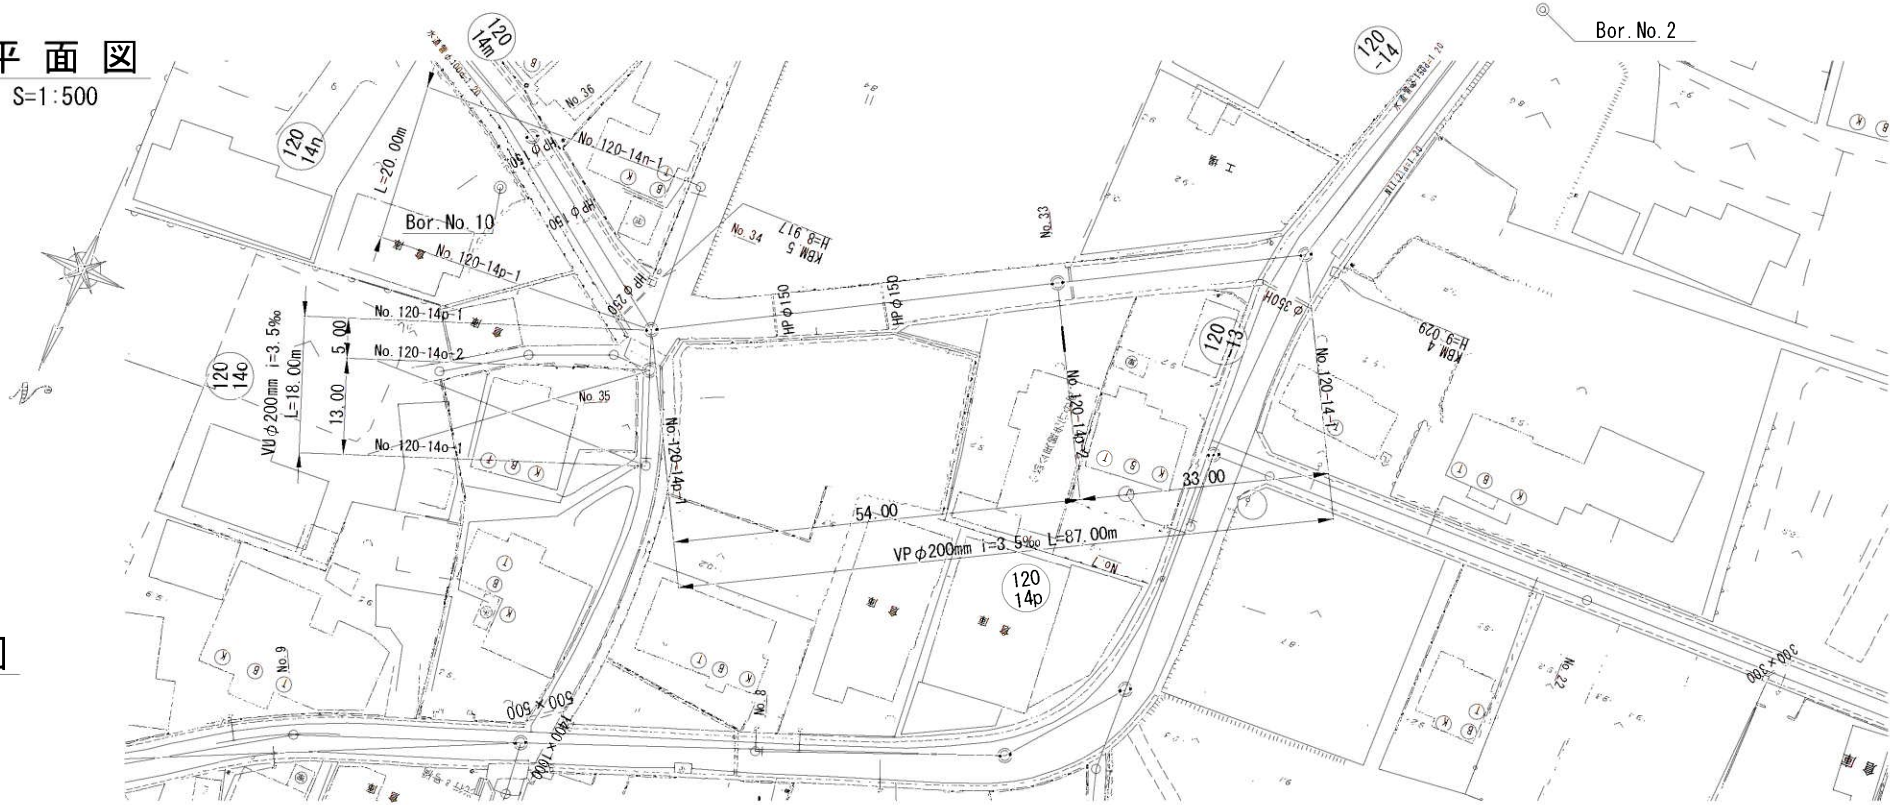

縦断図


V=1:100

S=1:500

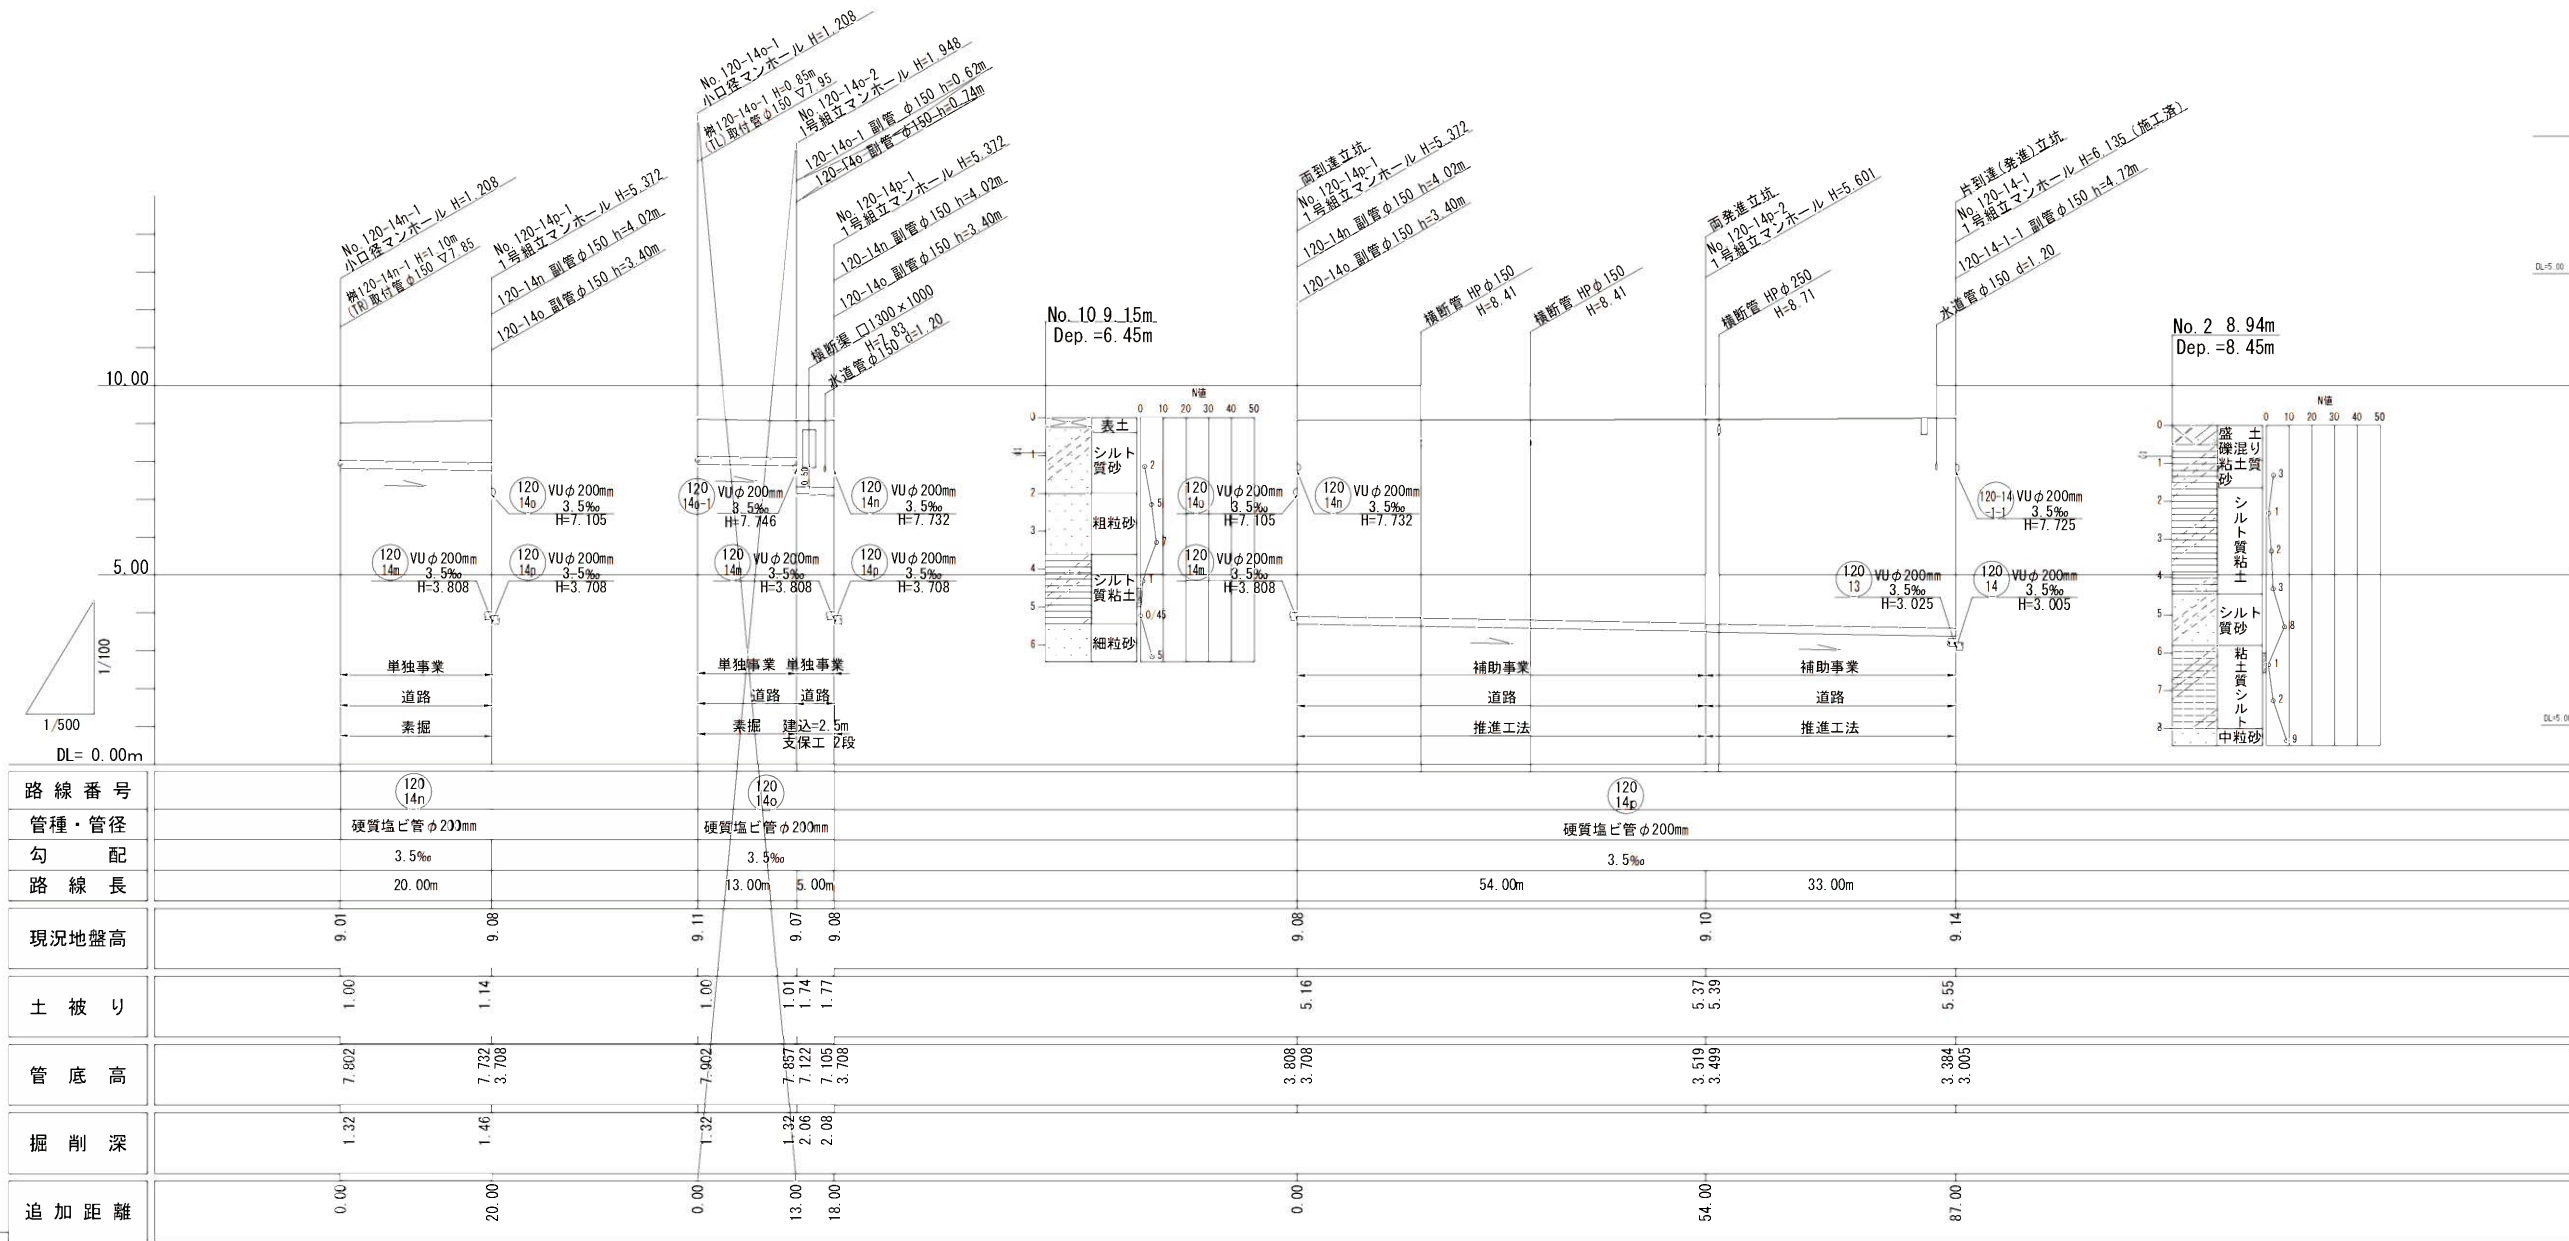

横断図

S=1:100

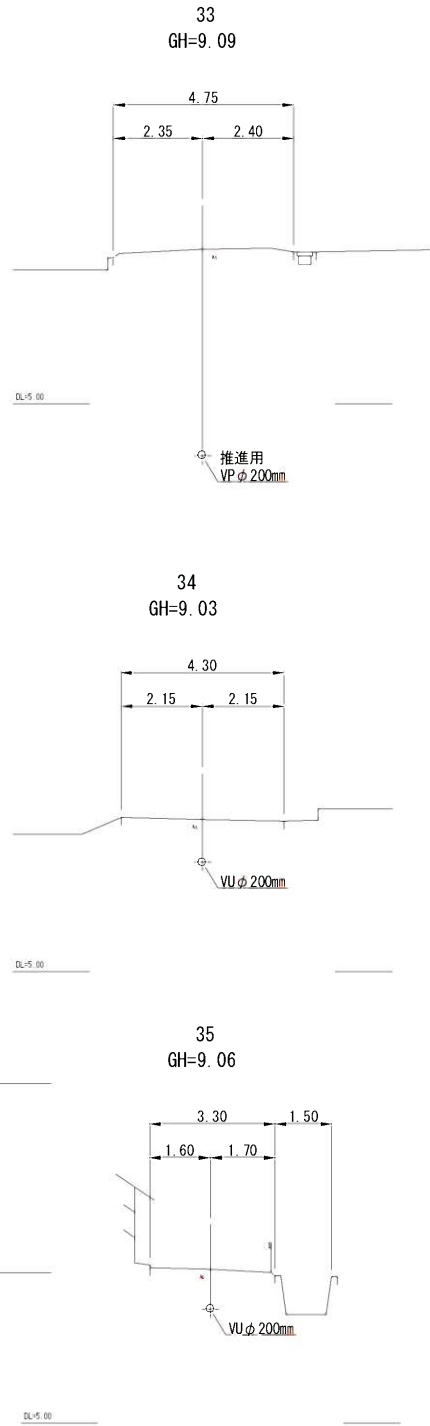

120
14n


120
14o

120
14p

縮尺図	原図A1
工事年度	令和4年度
工事名	光行地内污水枝線4区築造工事
工事箇所	小都市 光行・大崎 地内
図面名称	平面縦断図(1)
縮尺	図示 図面図番 1 / 20
事業主体	小都市

平面図


S=1:500

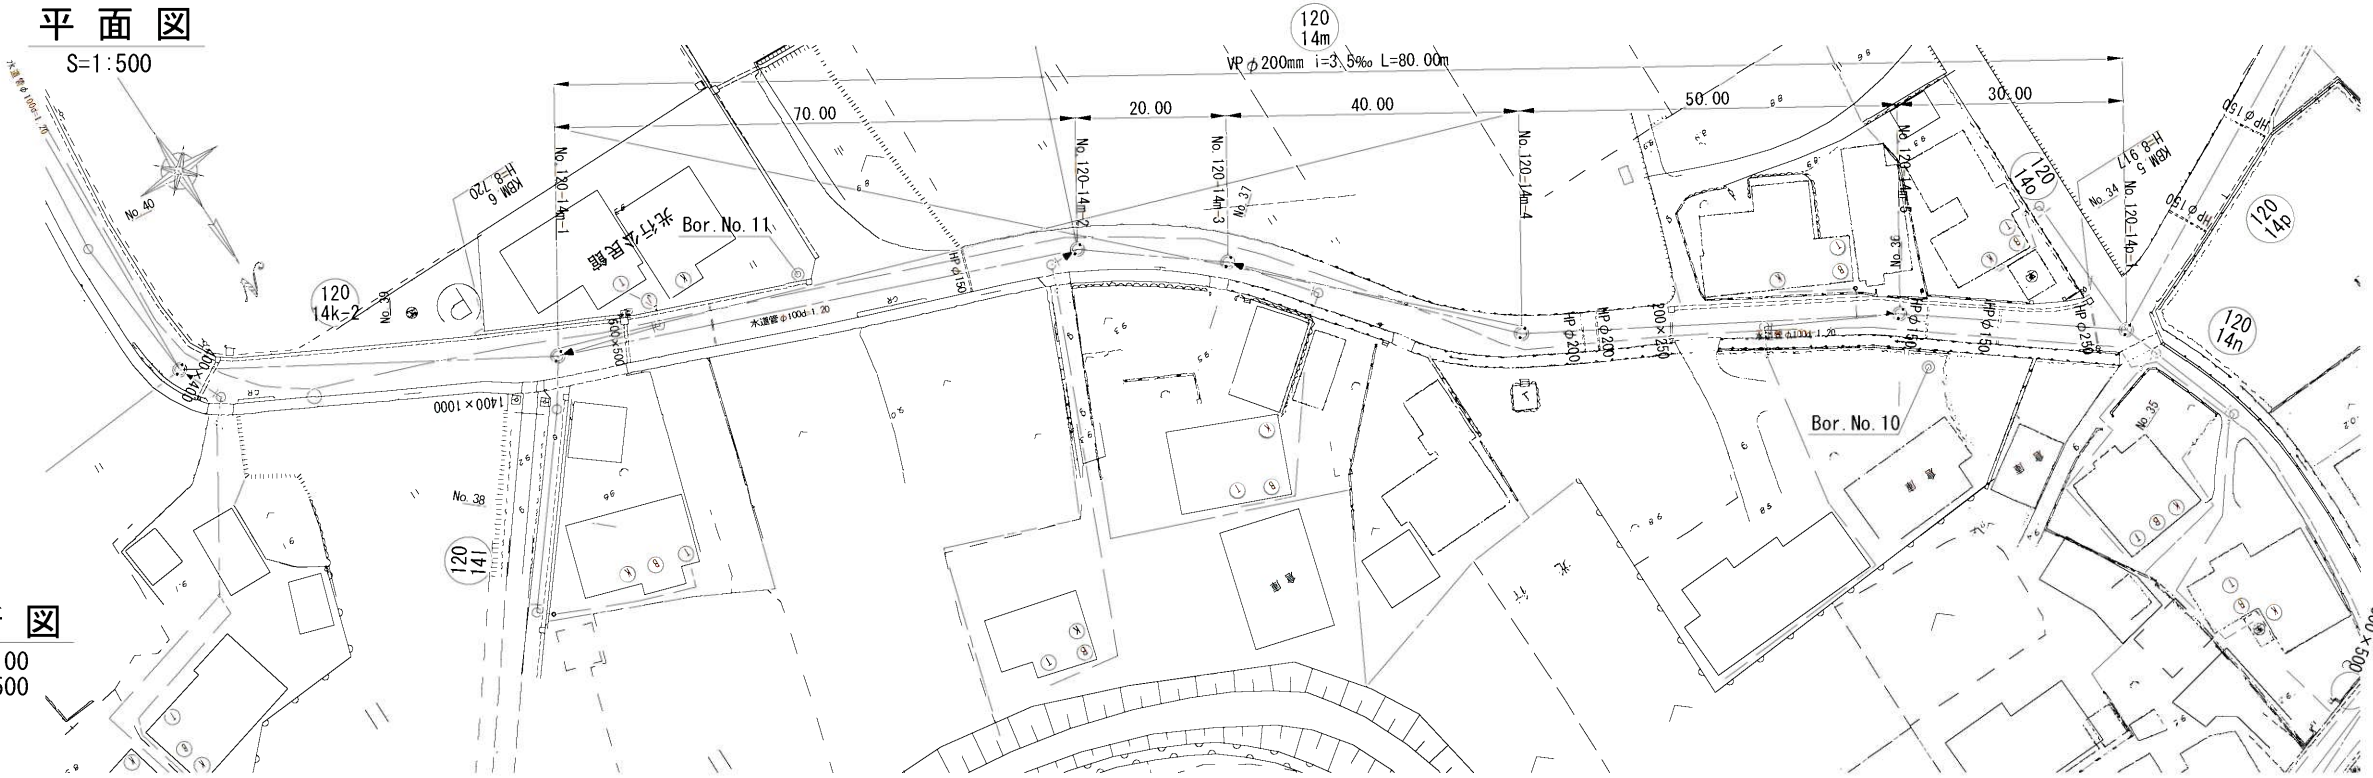

縦断図


V=1:100

S=1:500

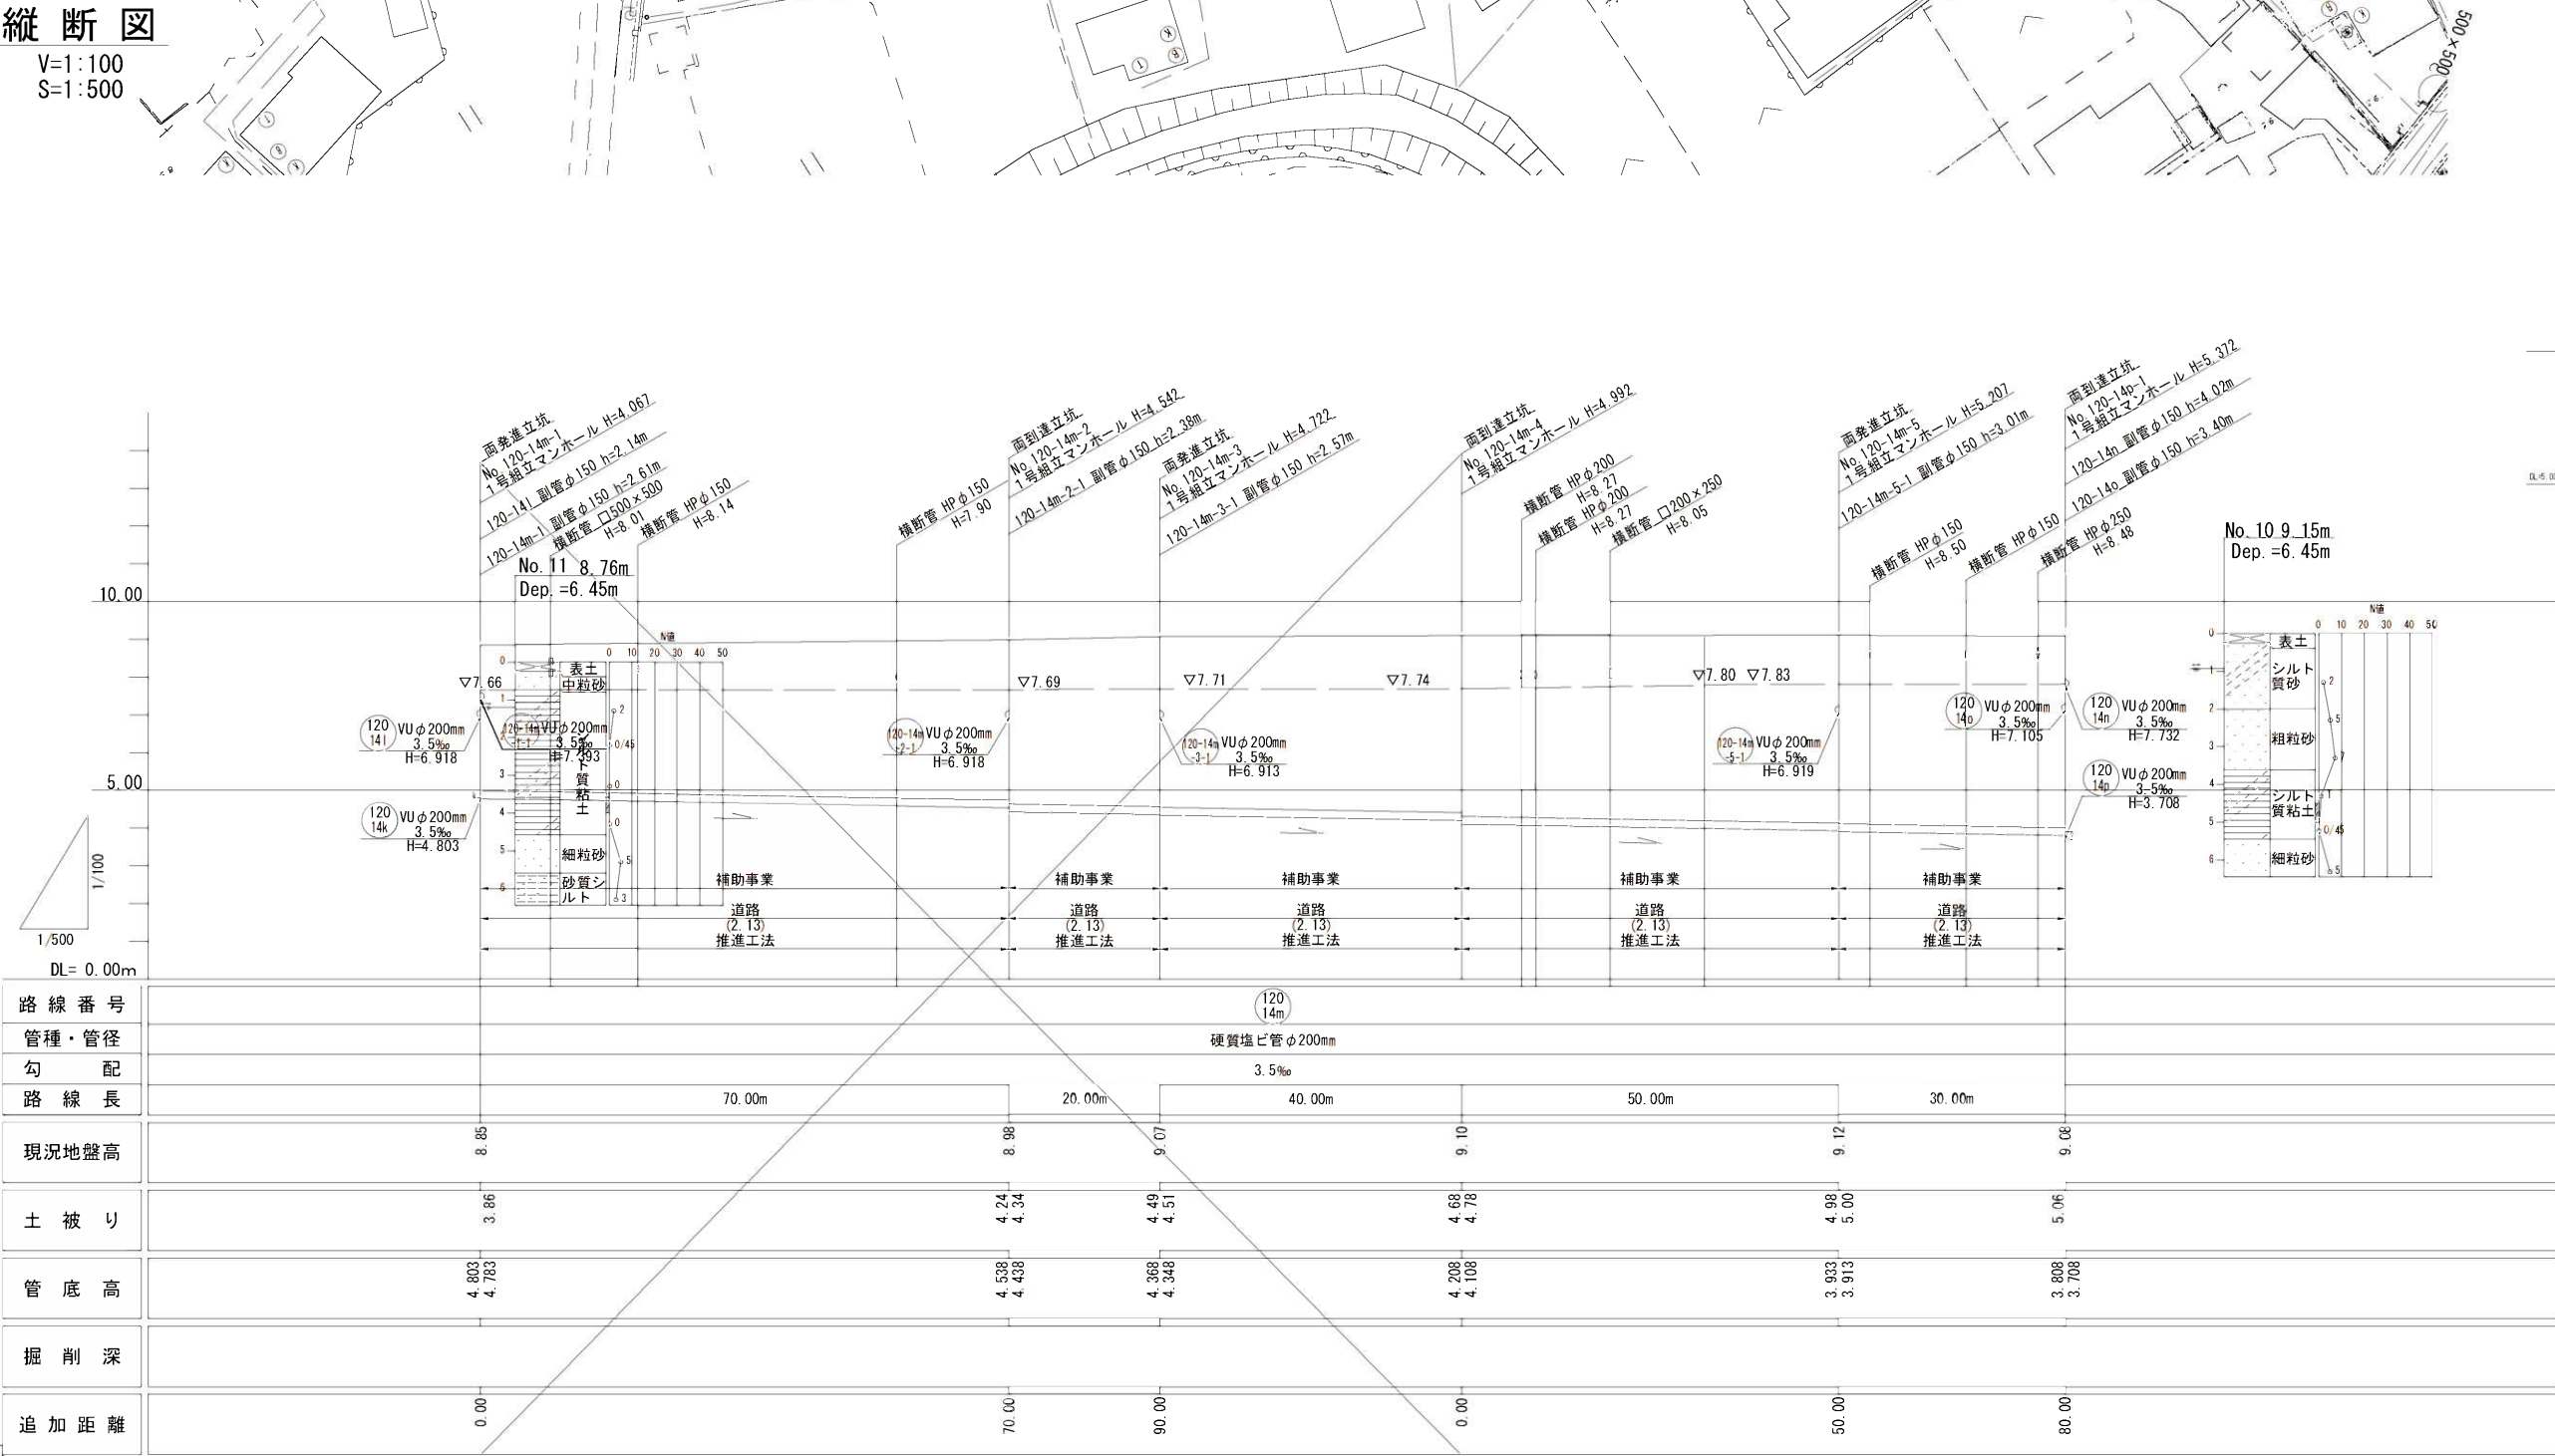

横断図


S=1:100

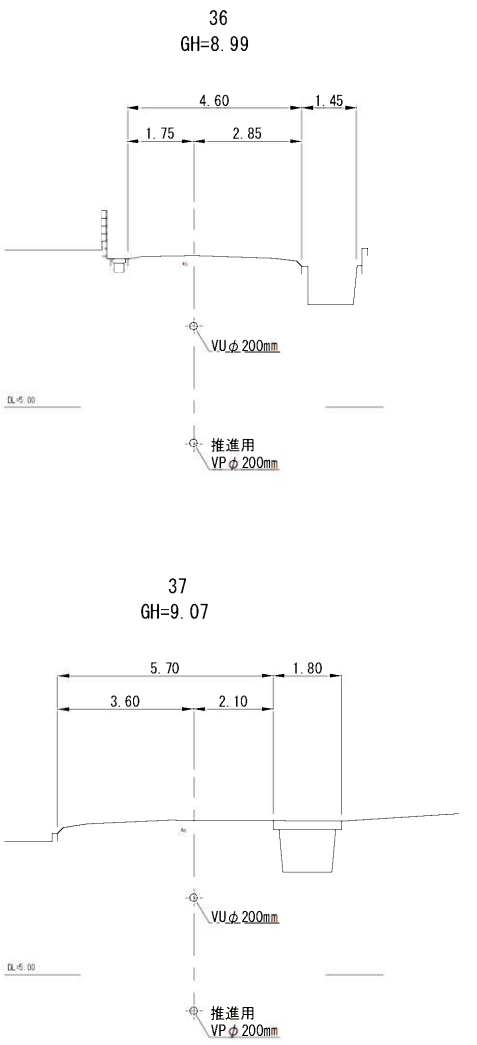



縮尺図 原図A1

工事年度	令和4年度
工事名	光行地内污水枝線4区築造工事
工事箇所	小郡市 光行・大崎 地内
図面名称	平面縦断図(2)
縮尺	図示 図面図番 2 / 20
事業主体	小郡市





S=1:500

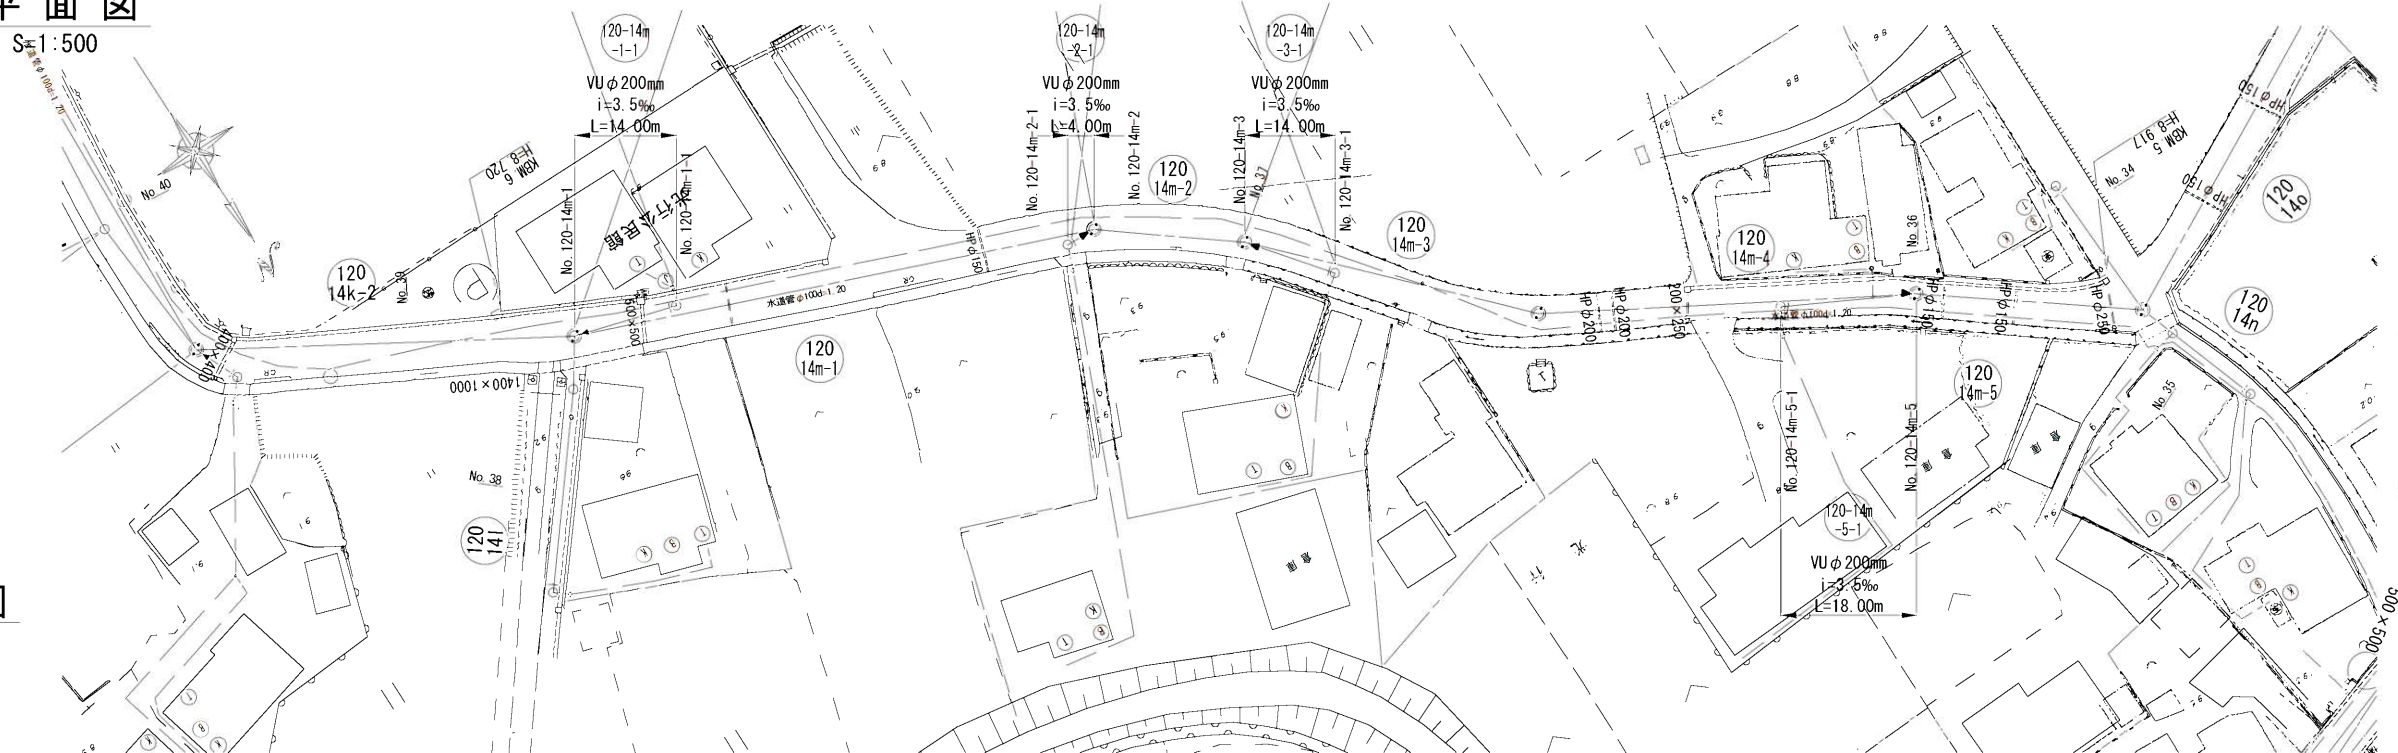

V=1 : 100
S=1 : 500

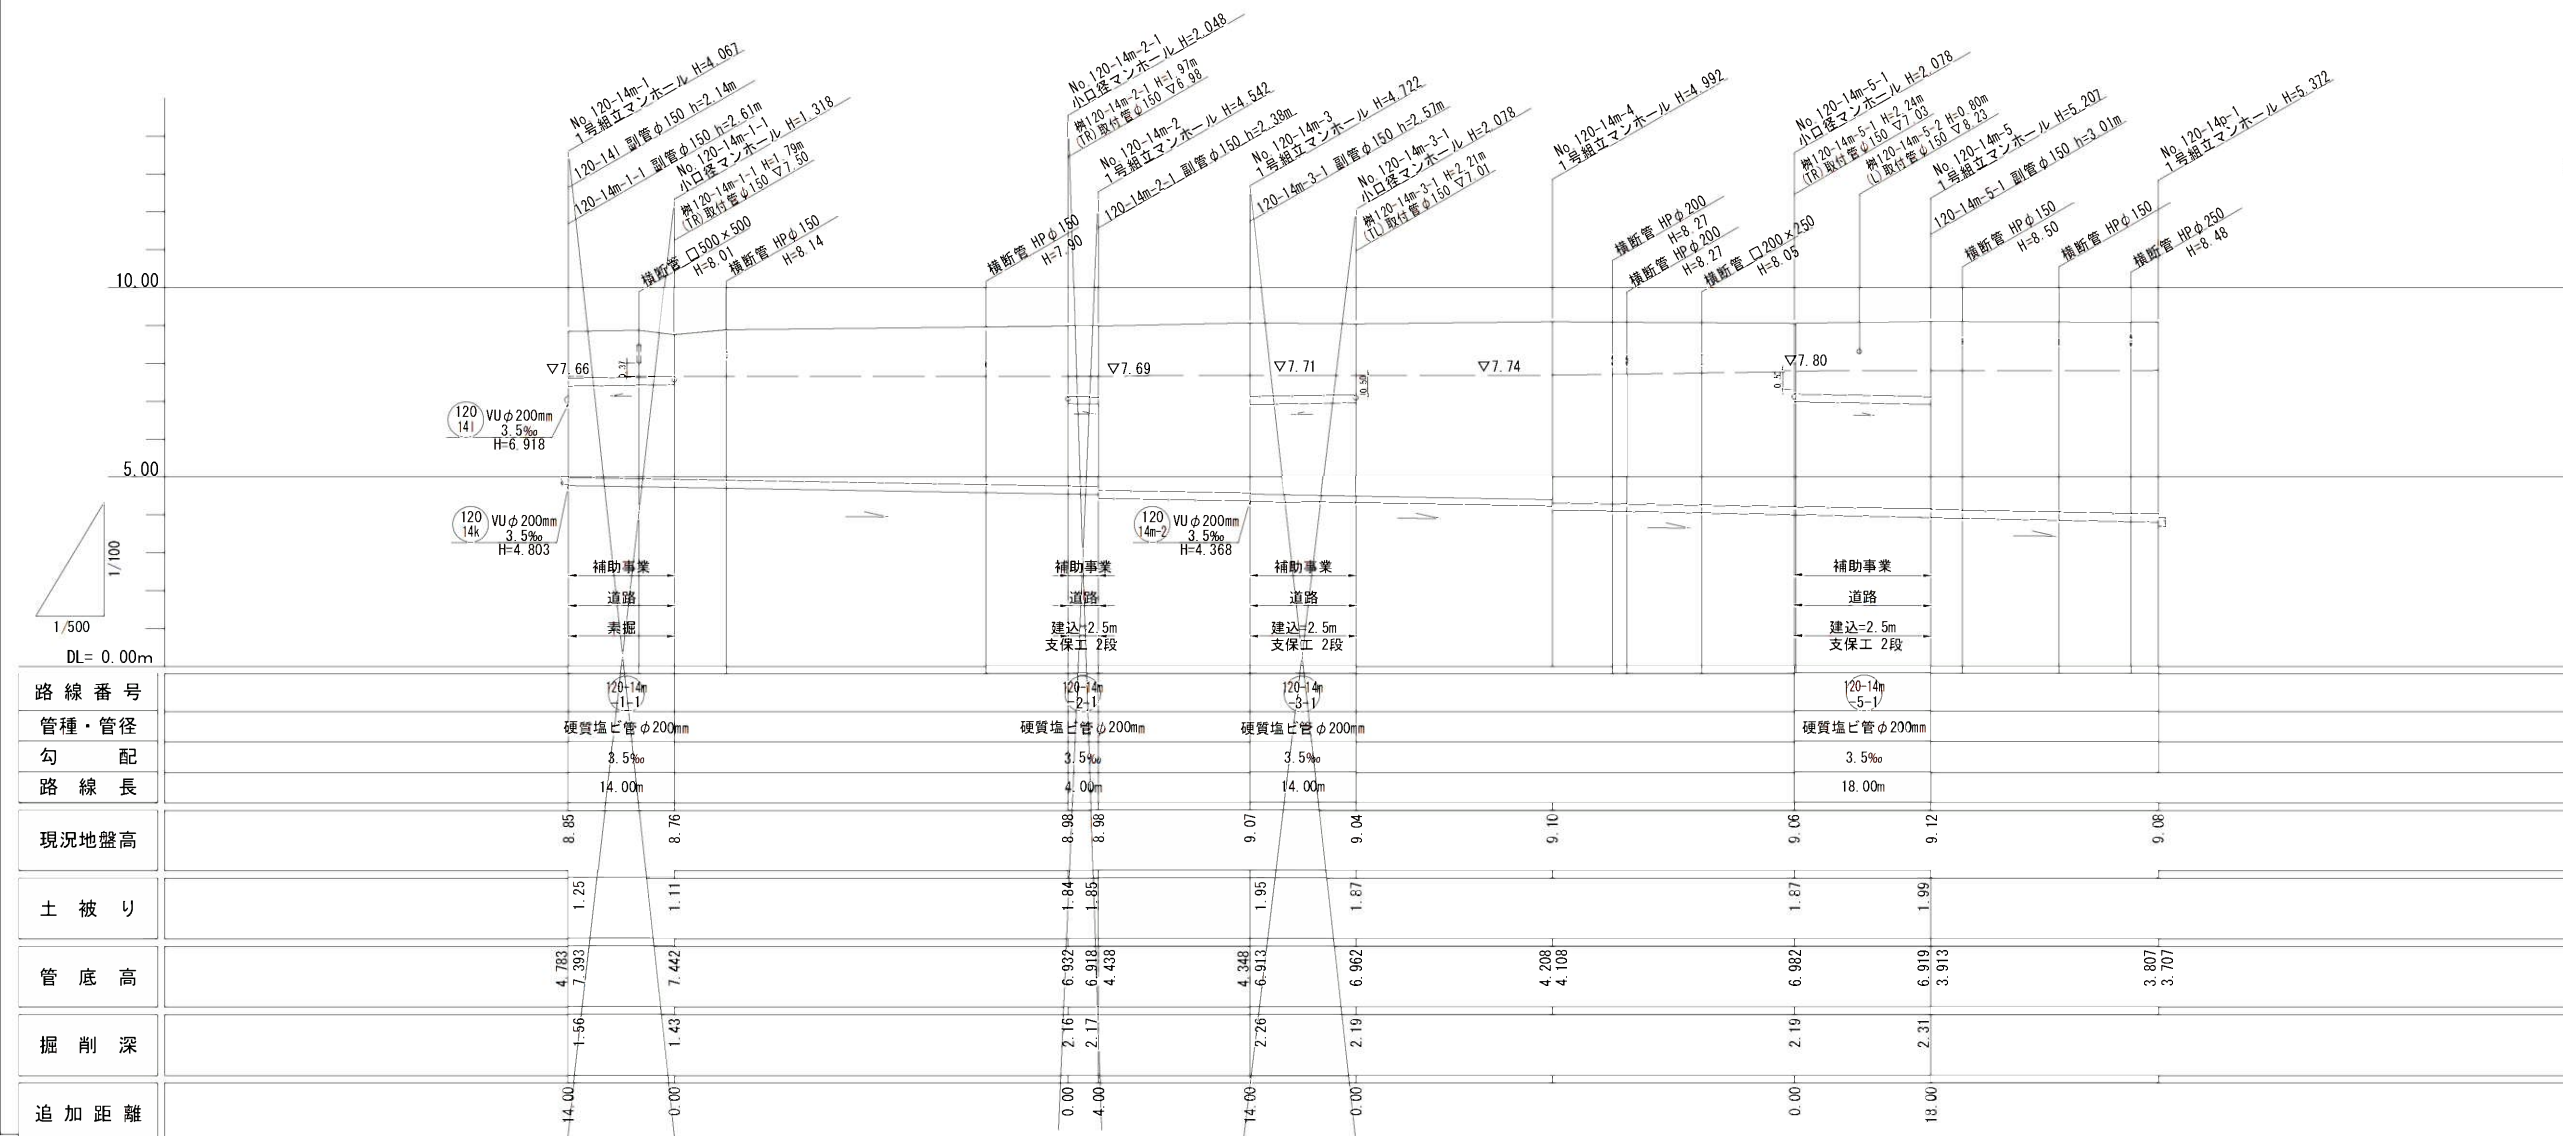 


S=1 : 100

  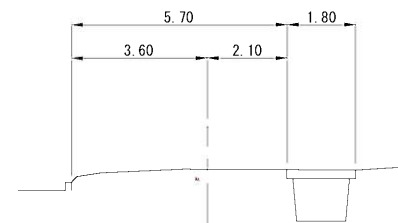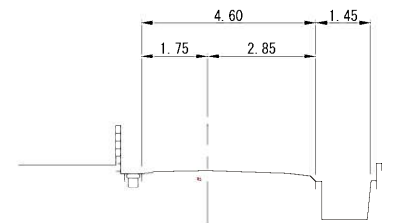

縮尺図 原図A1			
工事年度	令和4年度		
工事名	先行地内汚水枝線Ⅰ区築造工事		
工事箇所	小郡市 先行・大崎 地内		
図面名称	平面縦断面図(3)		
縮尺	図示	図面図番	3 / 20
事業主体	小 郡 市		


平面図

S=1:500

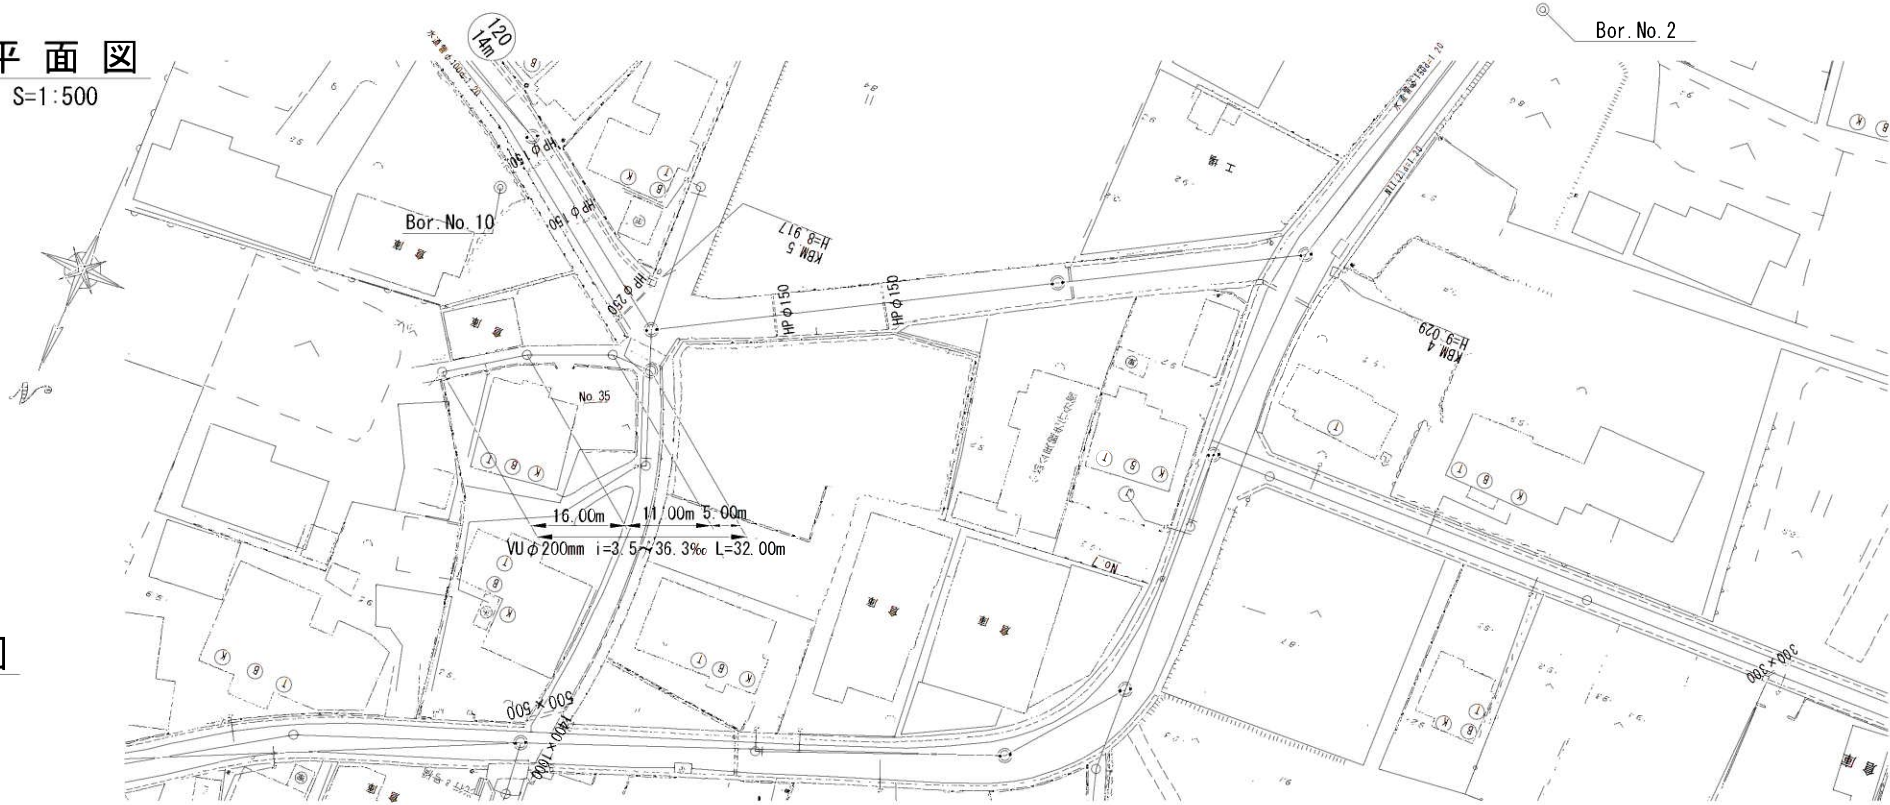

横断図


S=1:100

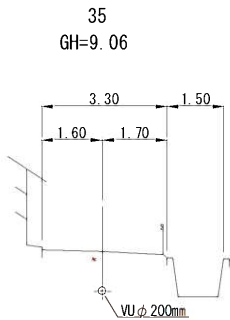

縦断図

V=1:100

S=1:500

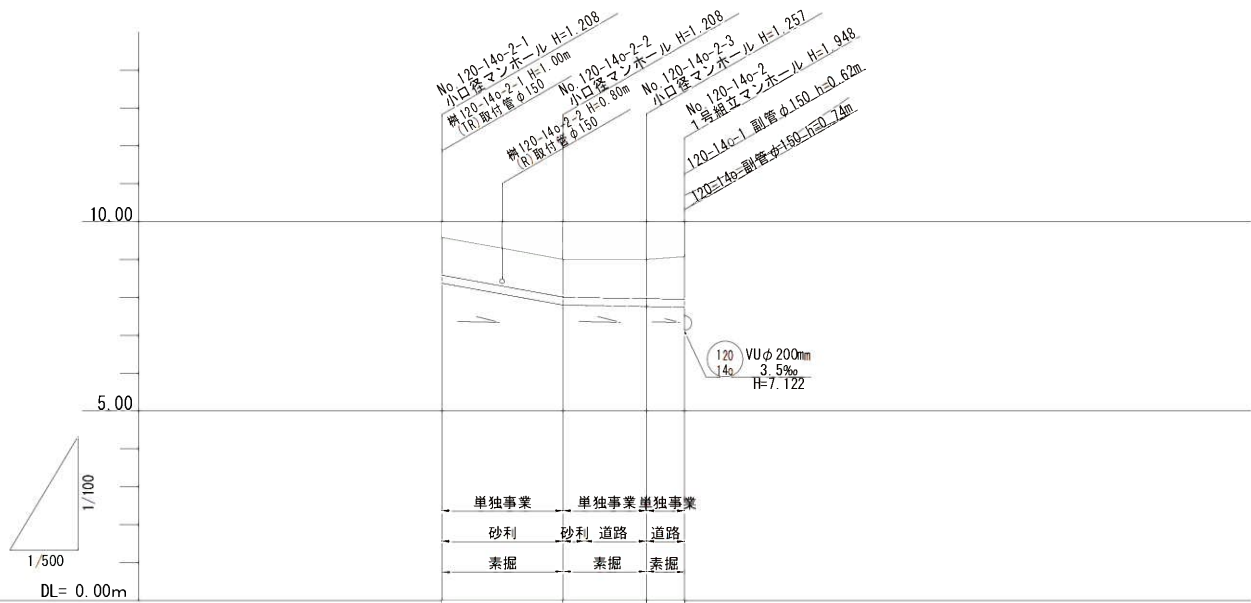

路線番号	(120-140-1)				
管種・管径	硬質塩ビ管φ200mm				
勾配	36.3‰		3.5‰		
路線長	16.00m	2.80m	8.20m	5.00m	
現況地盤高	9.59	9.01	9.01	9.02	9.08
土被り	1.00	1.00	1.01	1.05	1.13
管底高	8.362	7.802	7.792	7.763	7.746
掘削深	1.32	1.32	1.33	1.37	1.44
追加距離	0.00	16.00	18.80	27.00	32.00

120
140-1

縮尺図 原図A1			
工事年度	令和4年度		
工 事 名	光行地内汚水枝線4工区築造工事		
工事箇所	小郡市 光行・大崎 地内		
図面名称	平面縦断図(4)		
縮 尺	図 示	図面図番	4 / 20
事業主体	小 郡 市		

平面図


S=1:500



縦断図

V=1:100

S=1:250

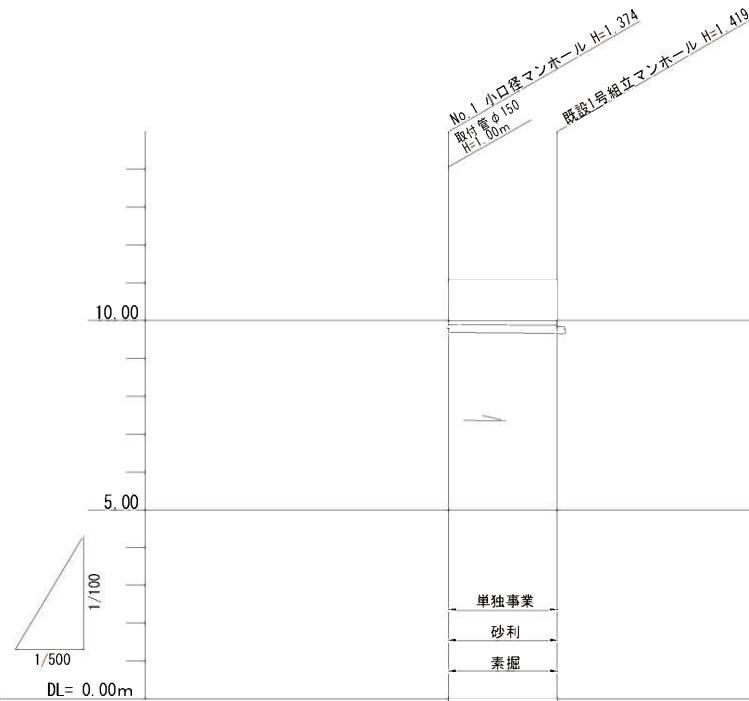

路線番号		
管種・管径		
勾配	3.5‰	
路線長	7.20m	
現況地盤高	11.06	11.06
土被り	1.17	1.19
管底高	9.666	9.661 9.641
掘削深	1.48	1.51
追加工距離	0.00	7.20


縮尺図 原図A1			
工事年度	令和4年度		
工事名	光行地内汚水枝線4工区築造工事		
工事箇所	小郡市 光行・大崎 地内		
図面名称	平面縦断図(5)		
縮尺	図示	図面図番	5 / 20
事業主体	小郡市		

推進概要図

No. 120-14p-1
両到達立坑 φ1500

No. 120-14p-2
両発進立坑 φ2000

No. 120-14-1
片到達・両発進立坑 φ2000

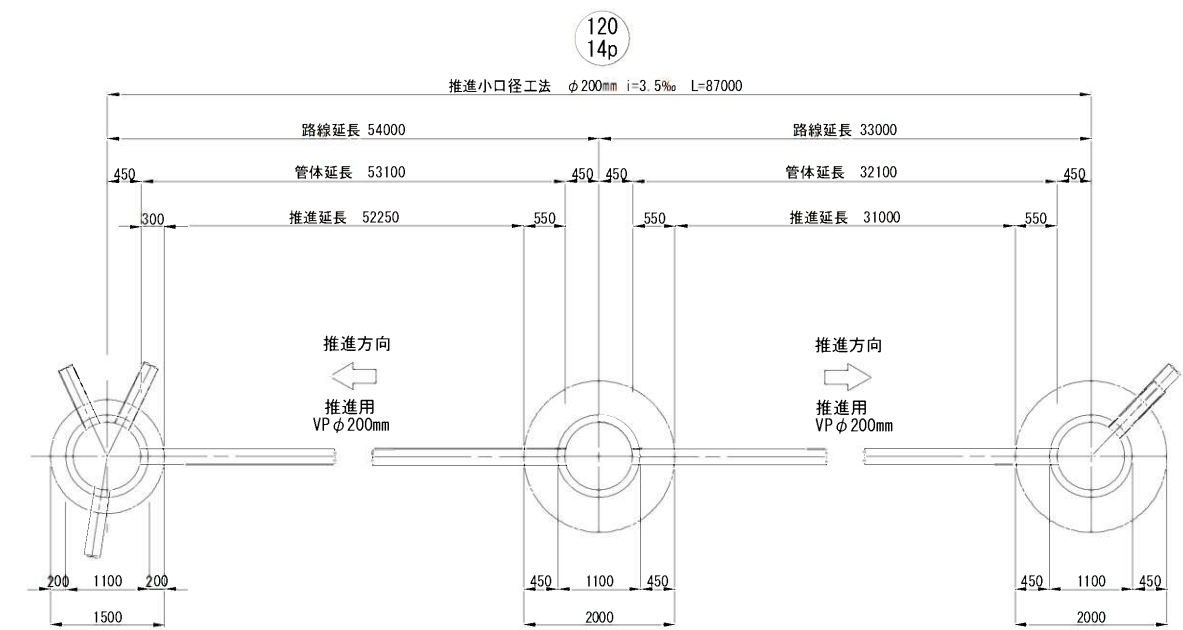

No. 120-14p-1
1号組立マンホール

No. 120-14p-2
1号組立マンホール

No. 120-14-1
1号組立マンホール

路線番号	推進区間	路線延長(m)	管渠延長(m)	推進延長(m)	管布設延長(m)	備考
120 14p	No. 120-14p-1～ No. 120-14p-2	54.00	53.10	52.25	0.85	VP
120 14p	No. 120-14p-2～ No. 120-14-1	33.00	32.10	31.00	1.10	VP
	計	87.00	85.20	83.25	1.95	

120
14P

工事年度	令和4年度		
工事名	光行地内污水枝線4工区築造工事		
工事箇所	小郡市 光行・大崎 地内		
図面名称	推進概要図		
縮尺	Free	図面図番	6 / 20
事業主体	小郡市		

推進概要図

S=1 : 50

No. 120-14m-1
両発進立坑 φ2000


No. 120-14m-2
両到達立坑 φ1500

No. 120-14m-3
両発進立坑 φ2000

No. 120-14m-4
両到達立坑 φ1500

No. 120-14m-5
両発進立坑 φ2000

No. 120-14p-1
両到達立坑 φ1500

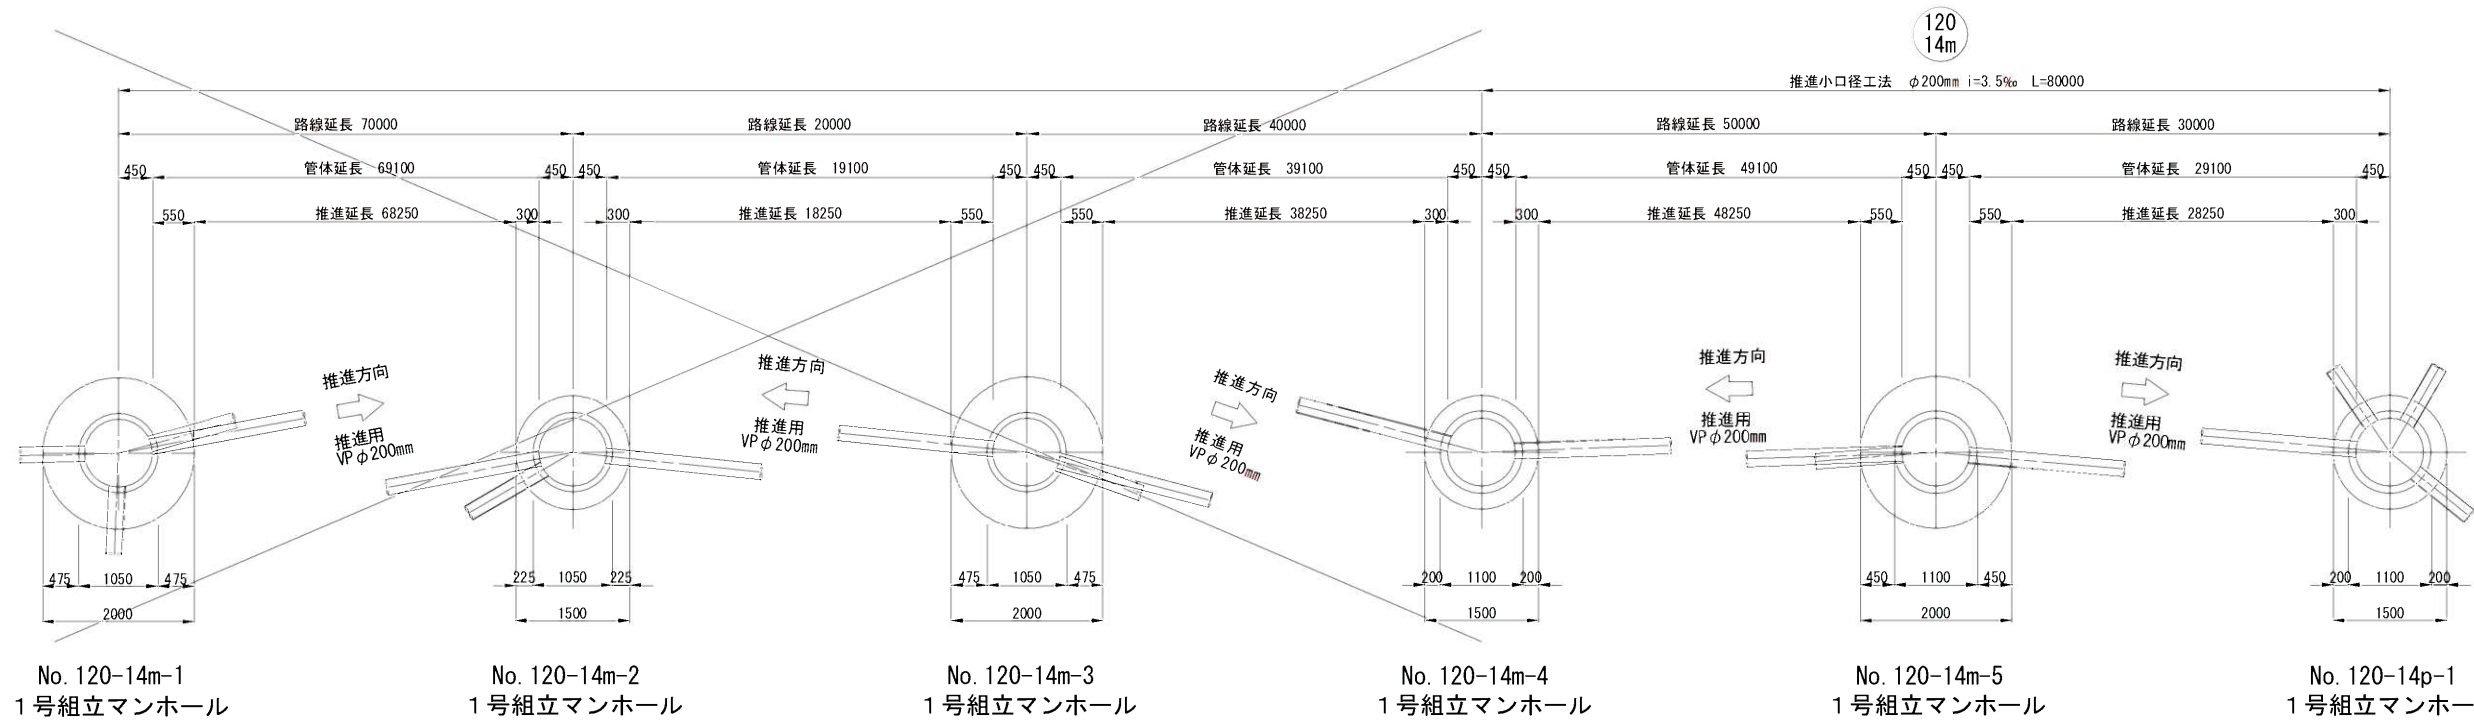

路線番号	推進区間	路線延長 (m)	管渠延長 (m)	推進延長 (m)	管布設延長 (m)	備考
120 14m	No. 120-14m-1～ No. 120-14m-2	70.00	69.10	68.25	0.85	VP
120 14m	No. 120-14m-2～ No. 120-14m-3	20.00	19.10	18.25	0.85	VP
120 14m	No. 120-14m-3～ No. 120-14m-4	40.00	39.10	38.25	0.85	VP
120 14m	No. 120-14m-4～ No. 120-14m-5	50.00	49.10	48.25	0.85	VP
120 14m	No. 120-14m-5～ No. 120-14p-1	30.00	29.10	28.25	0.85	VP
	計	80.00	78.20	76.5	1.70	

120
14m


工事年度	令和4年度		
工 事 名	光行地内污水枝線4区築造工事		
工事箇所	小郡市 光行・大崎 地内		
図面名称	推進概要図		
縮 尺	Free	図面図番	7 / 20
事業主体	小 郡 市		

1号組立マンホール構造図


S=1:50

No. 120-13-1
1号組立マンホール


平面図

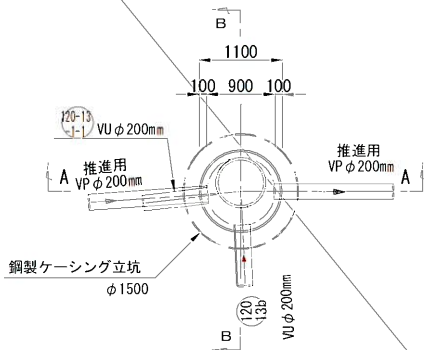

A-A断面図

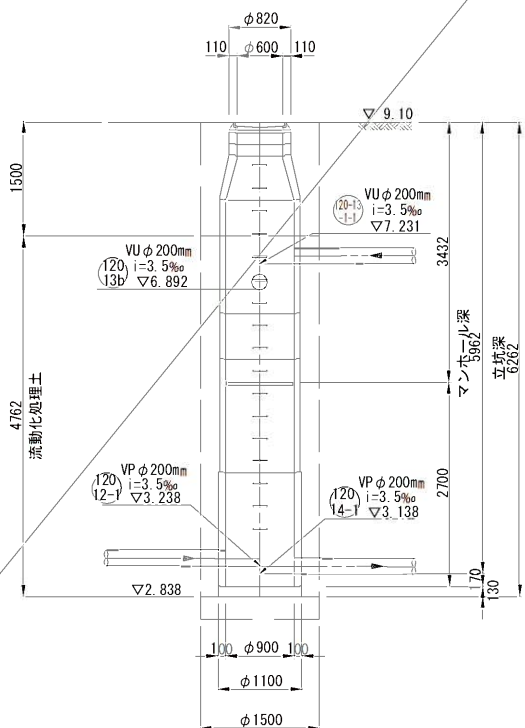


B-B断面図

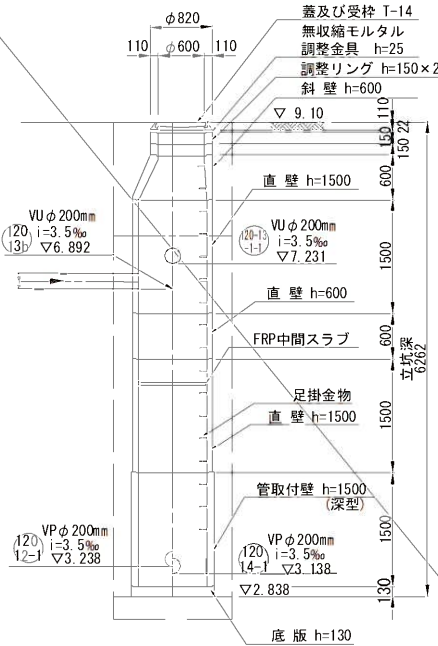


No. 120-14-1
1号組立マンホール


平面図

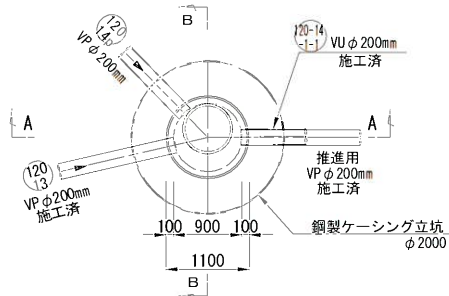

A-A断面図

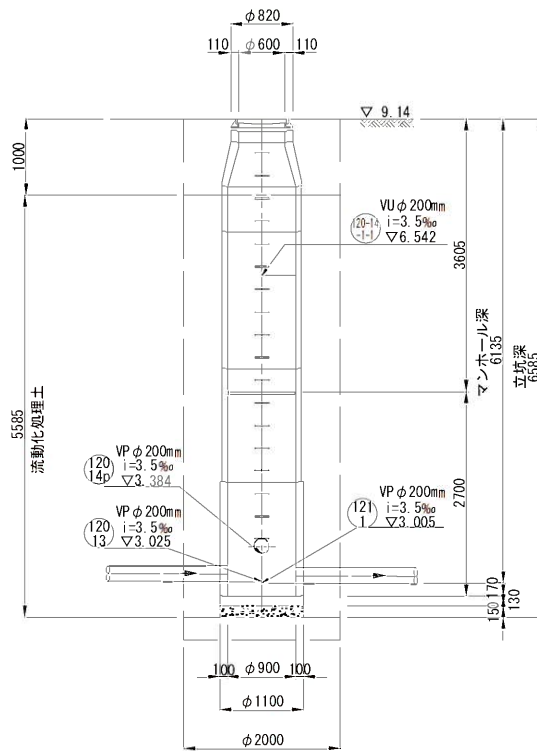

B-B断面図

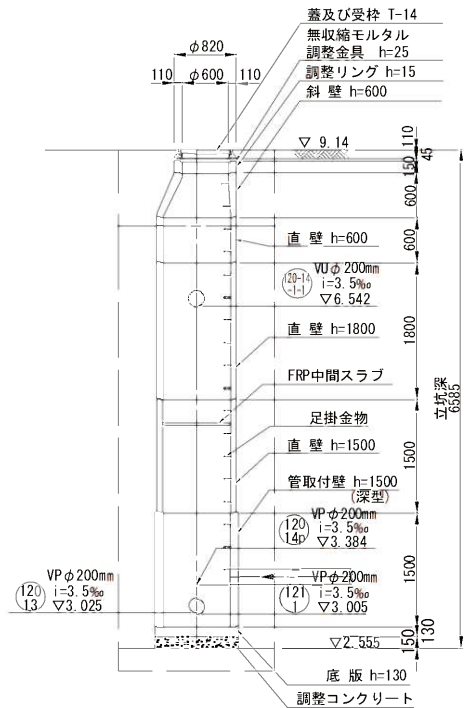


工事年度	令和4年度		
工 事 名	光行地内汚水枝線4区築造工事		
工事箇所	小都市 光行・大崎 地内		
図面名称	1号組立マンホール構造図		
縮 尺	1:50	図面図番	8 / 20
事業主体	小 郡 市		

1号組立マンホール構造図


S=1:50

No. 120-14p-1
1号組立マンホール


平面図

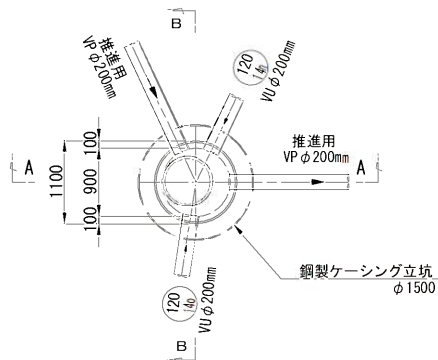

A-A断面図

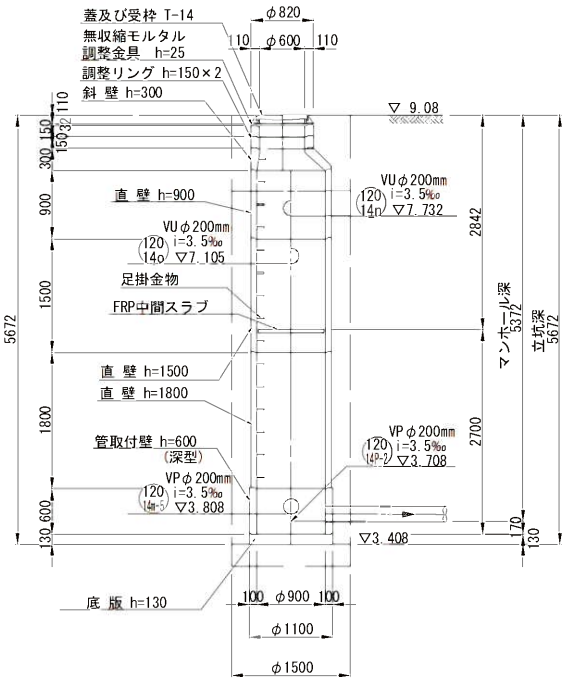


B-B断面図

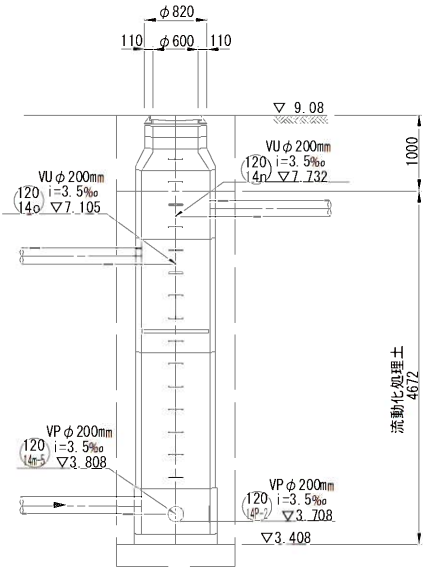


No. 120-14p-2
1号組立マンホール


平面図

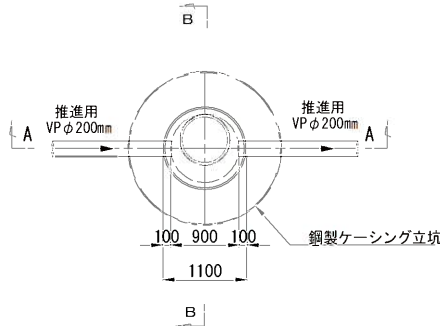

A-A断面図

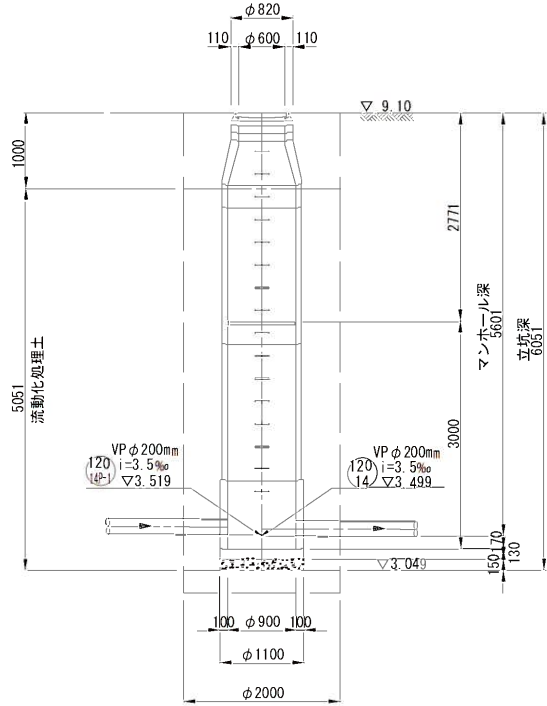

B-B断面図

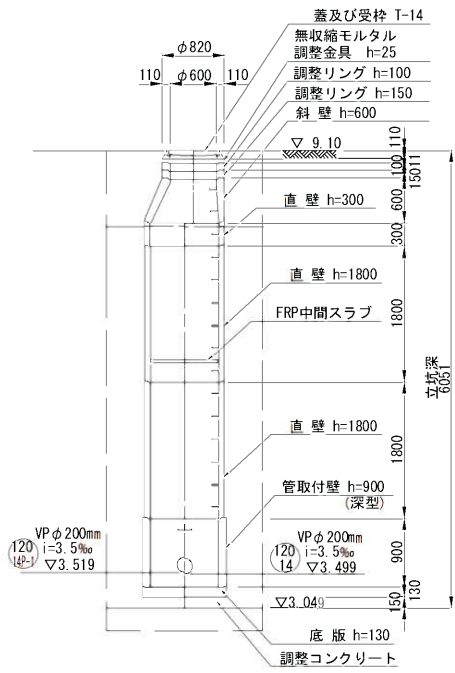


工事年度	令和4年度		
工 事 名	光行地内汚水枝線4区築造工事		
工事箇所	小郡市 光行・大崎 地内		
図面名称	1号組立マンホール構造図		
縮 尺	1:50	図面図番	9 / 20
事業主体	小 郡 市		

1号組立マンホール構造図


S=1:50

No. 120-14m-4
1号組立マンホール


平面図

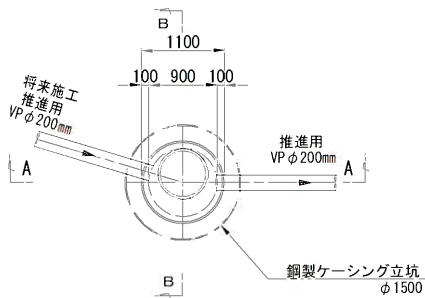

A-A断面図

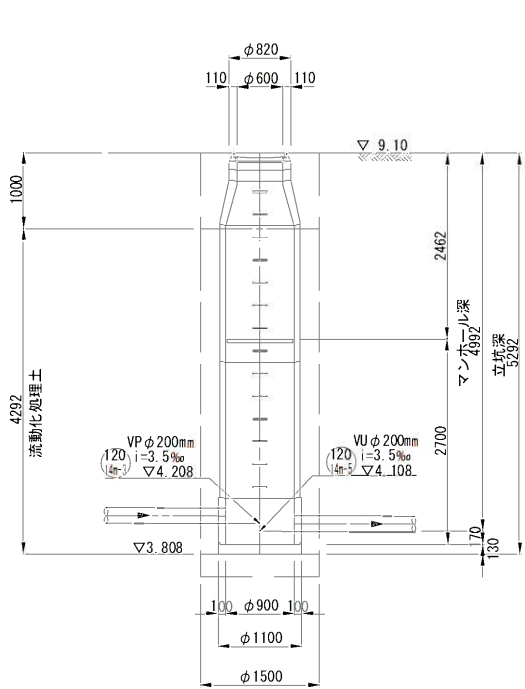


B-B断面図

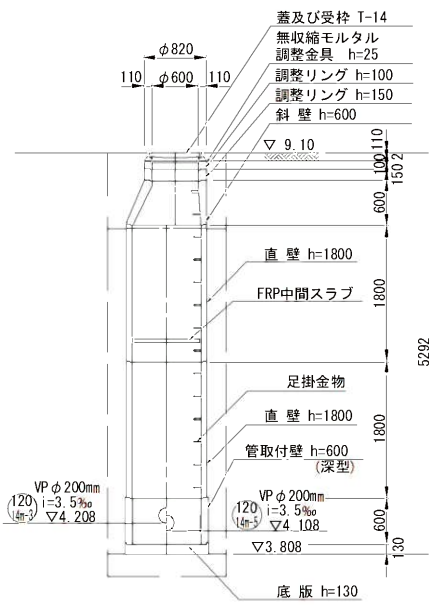


No. 120-14m-5
1号組立マンホール


平面図

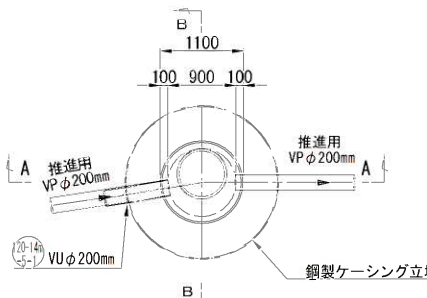

A-A断面図

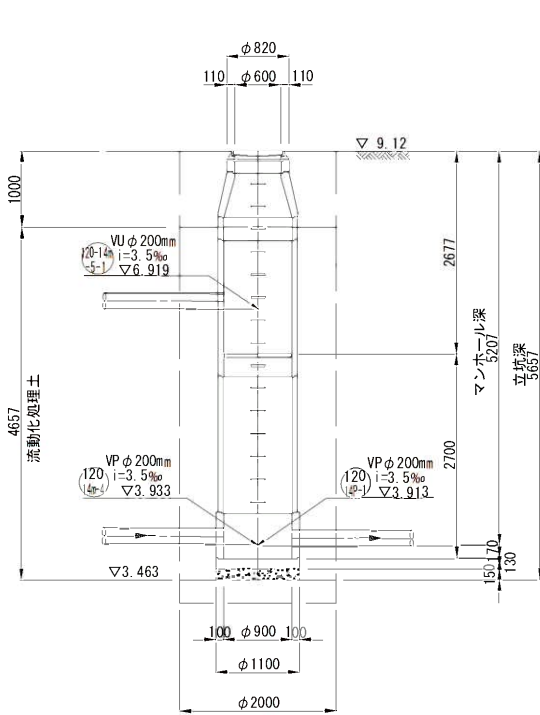

B-B断面図

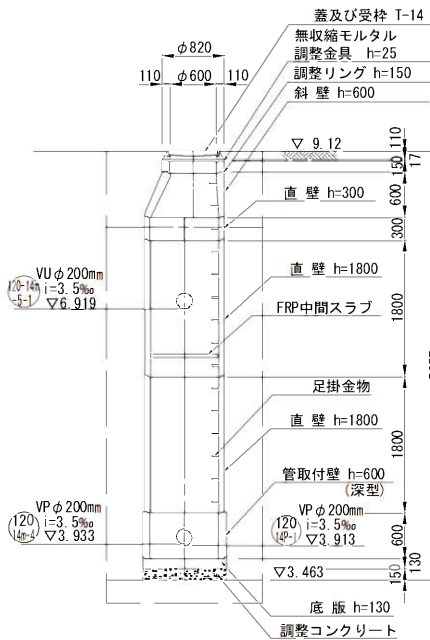

工事年度	令和4年度		
工 事 名	光行地内汚水枝線4区築造工事		
工事箇所	小都市 光行・大崎 地内		
図面名称	1号組立マンホール構造図		
縮 尺	1:50	図面図番	10 / 20
事業主体	小 郡 市		


立坑構造図

S=1:50


No. 120-14p-1 両到達立坑構造図

(鋼製ケーシングφ1500mm)


圧入掘削完了図

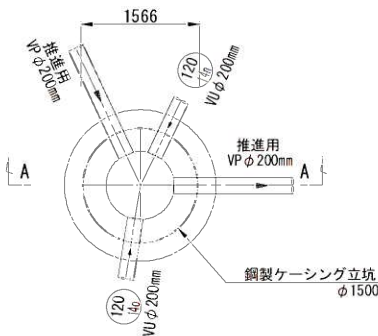


底盤コンクリート打設・覆工板設置図

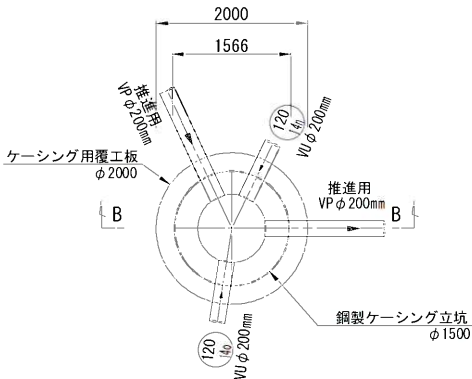


A-A断面図

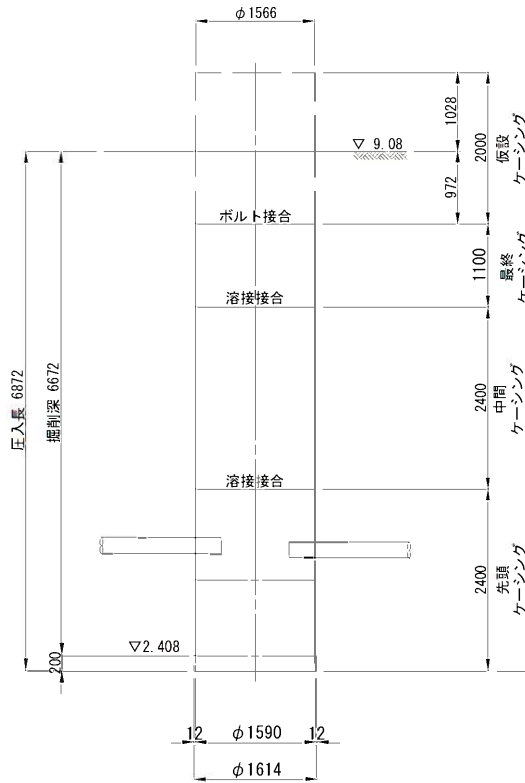


B-B断面図

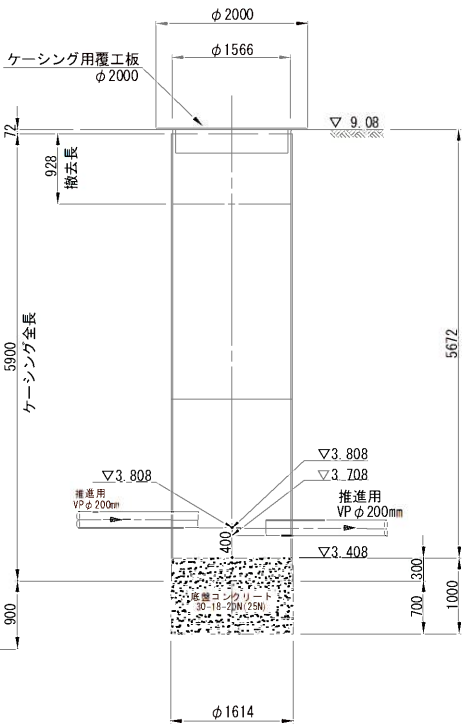


圧入掘削完了図

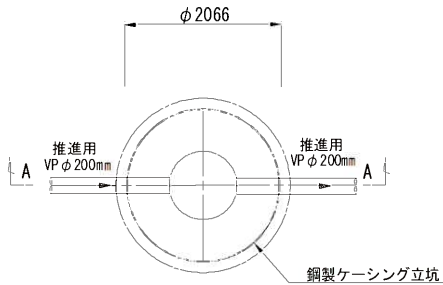


底盤コンクリート打設・覆工板設置図

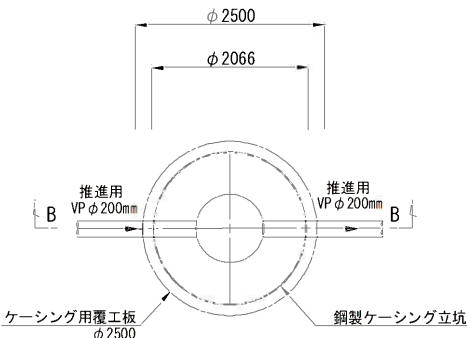

A-A断面図

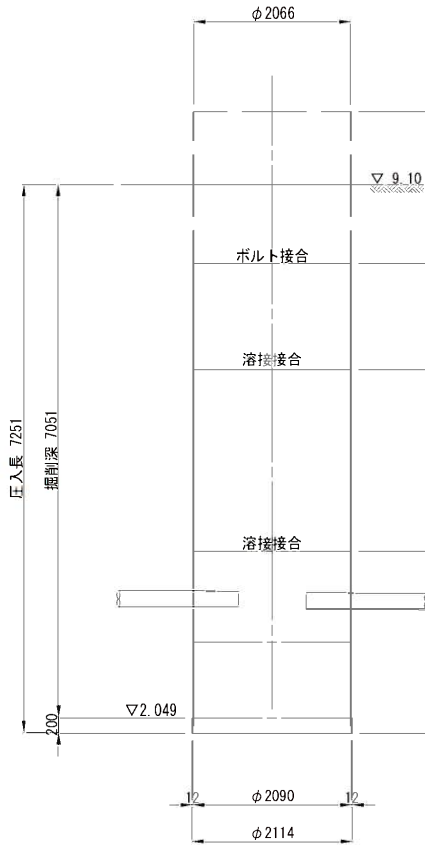

B-B断面図

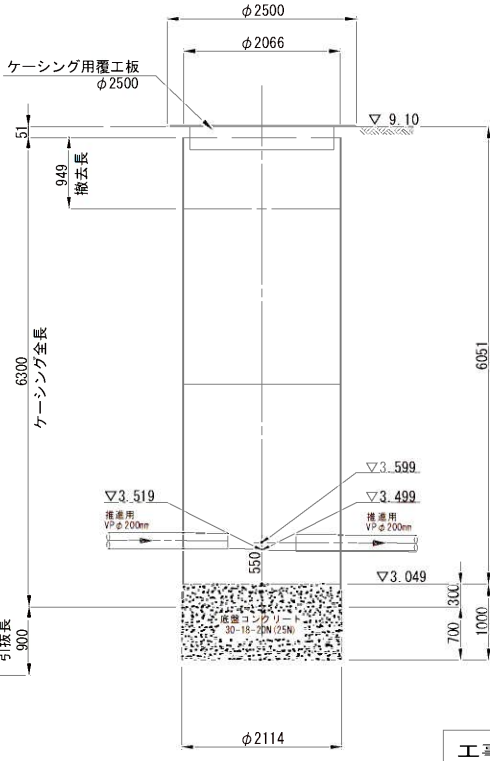

工事年度	令和4年度
工 事 名	光行地内汚水枝線4工区築造工事
工事箇所	小郡市 光行・大崎 地内
図面名称	立坑構造図
縮 尺	1:50
図面図番	11 / 20
事業主体	小 郡 市


立坑構造図

S=1:50


No. 120-14m-4
両到達立坑構造図

(鋼製ケーシングφ1500mm)


圧入掘削完了図

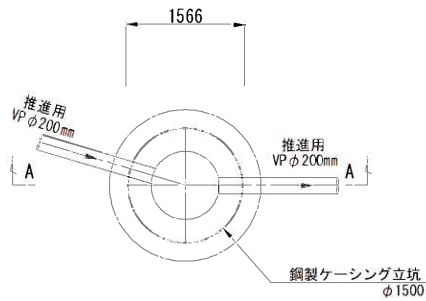


底盤コンクリート打設・覆工板設置図

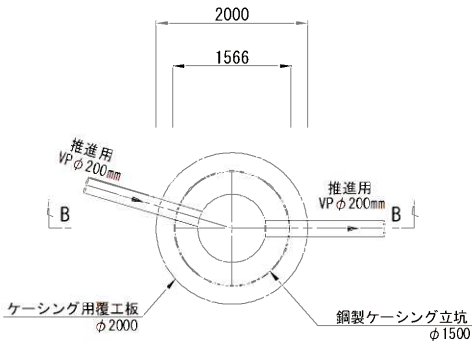

A-A断面図

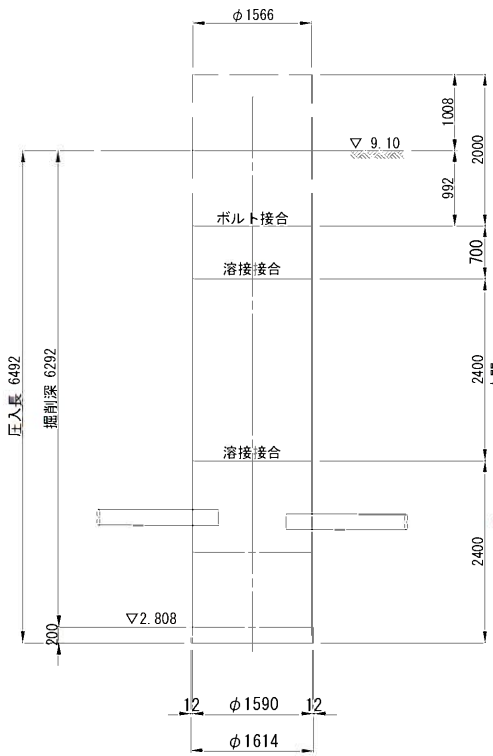


B-B断面図

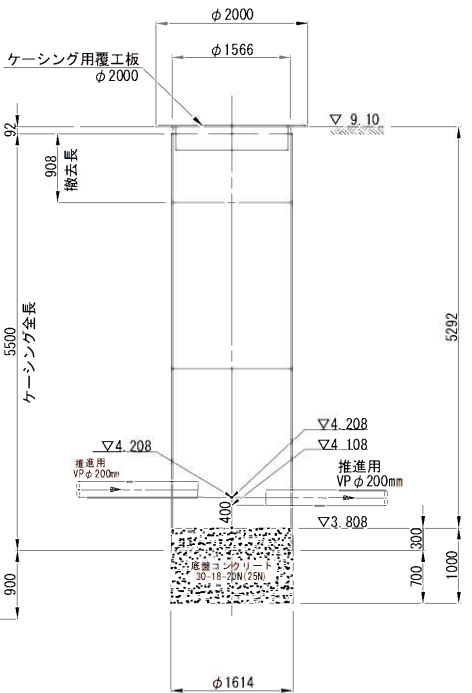


No. 120-14m-5
両発進立坑構造図

(鋼製ケーシングφ2000mm)


圧入掘削完了図

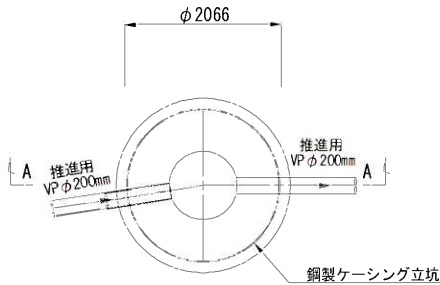


底盤コンクリート打設・覆工板設置図

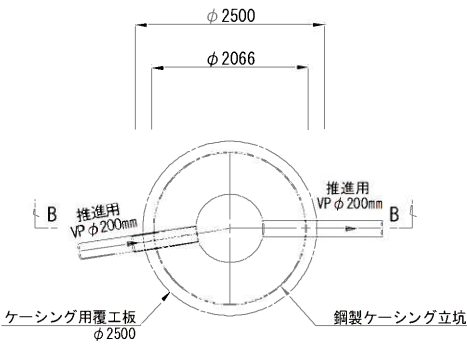

A-A断面図

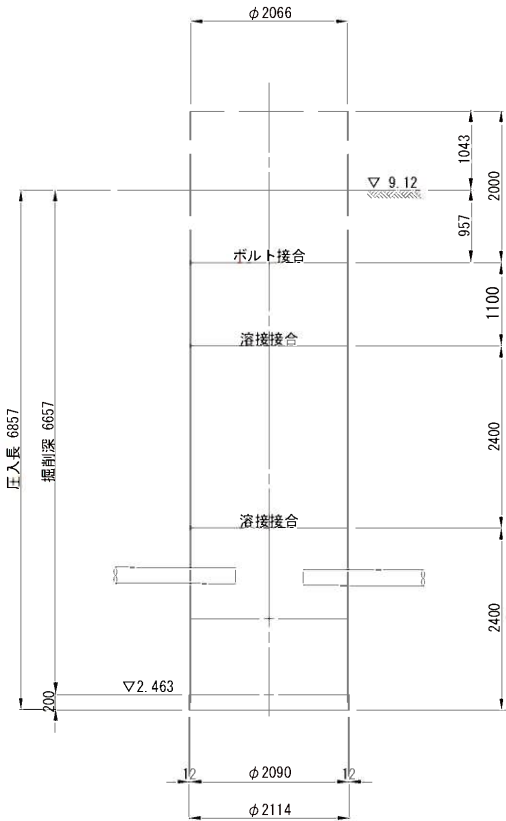

B-B断面図

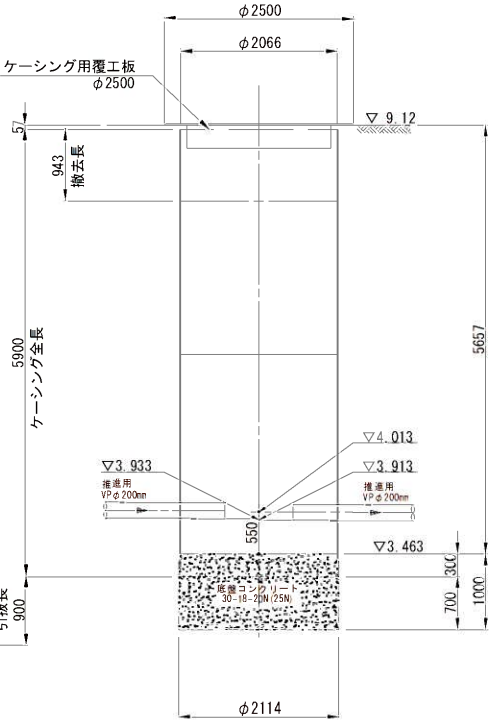


工事年度	令和4年度		
工 事 名	光行地内汚水枝線4区築造工事		
工事箇所	小郡市 光行・大崎 地内		
図面名称	立坑構造図		
縮 尺	1:50	図面図番	12 / 20
事業主体	小 郡 市		


地盤改良工図

S=1:50


No. 120-14m-4
両到達立坑 φ1500

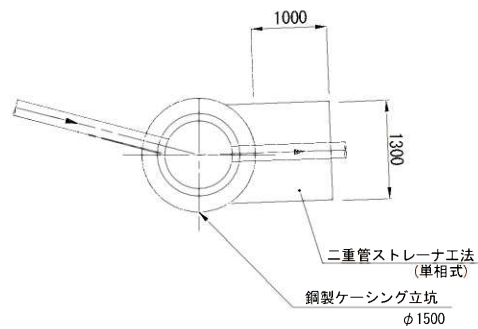


No. 120-14m-5
両発進立坑 φ2000

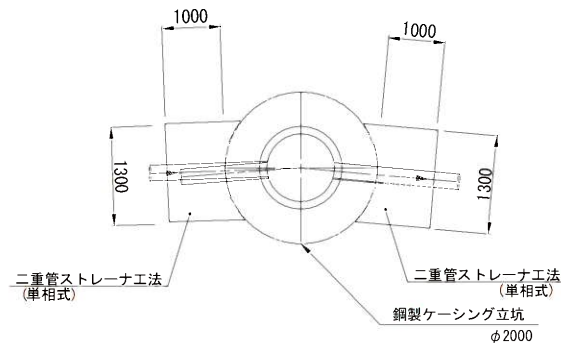


No. 120-14p-1
両到達立坑 φ1500

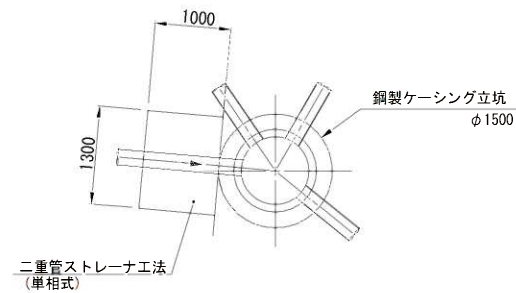


No. 120-14m-4
両到達立坑 φ1500

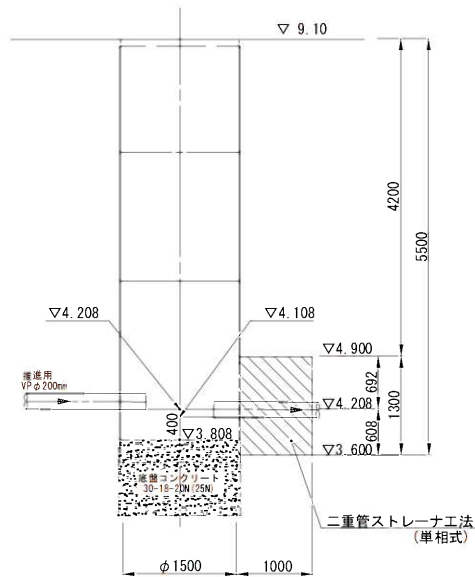

No. 120-14m-5
両発進立坑 φ2000

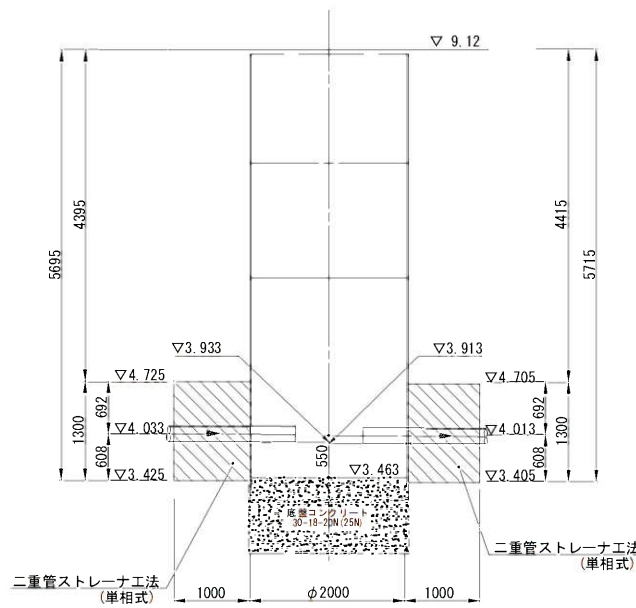


No. 120-14p-1
両到達立坑 φ1500

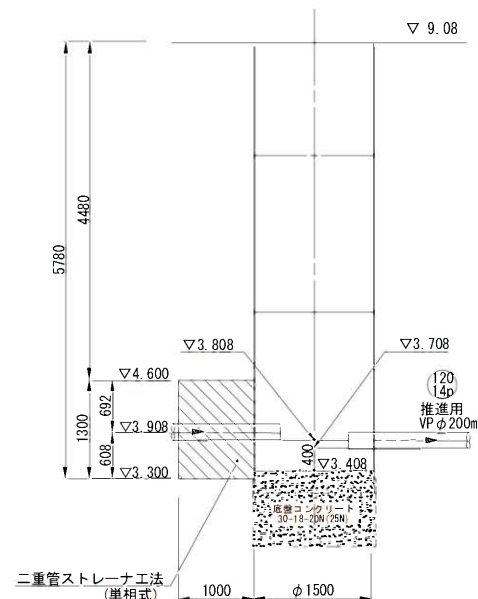

坑口断面図

低耐荷力方式圧入二工程式推進工法
VP◎200mm

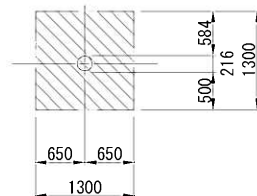


120
14m-2

工事年度	令和4年度
工事名	光行地内汚水枝線4区築造工事
工事箇所	小郡市 光行・大崎 地内
図面名称	地盤改良工図
縮尺	図示 図面図番 13 / 20
事業主体	小郡市


地盤改良工図

S=1:50


No. 120-14p-1
両到達立坑 φ1500

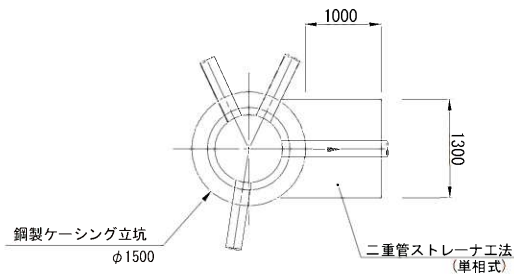


No. 120-14p-2
両発進立坑 φ2000

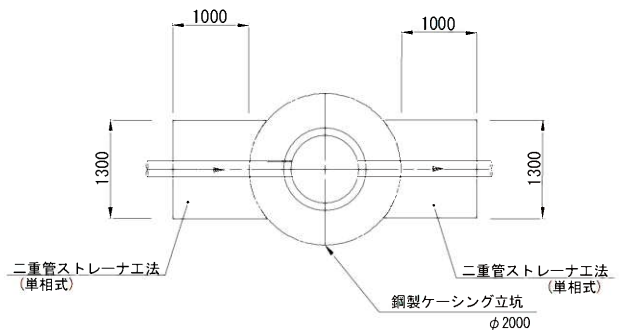


No. 120-14-1
片到達・両発進立坑 φ2000

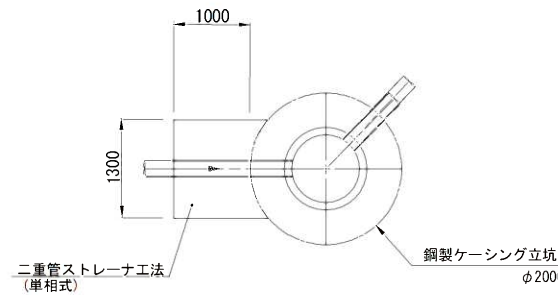


No. 120-14p-1
両到達立坑 φ1500

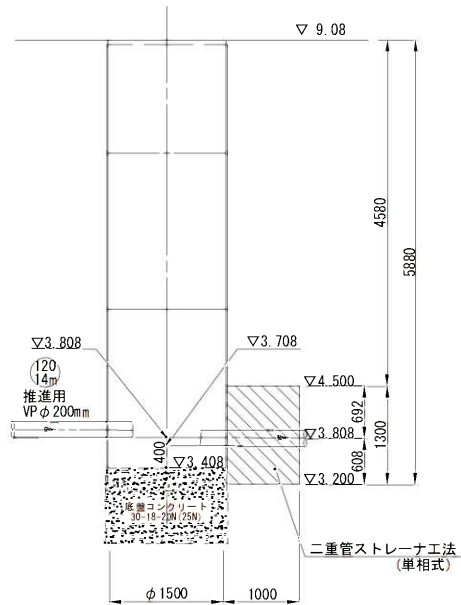

No. 120-14p-2
両発進立坑 φ2000

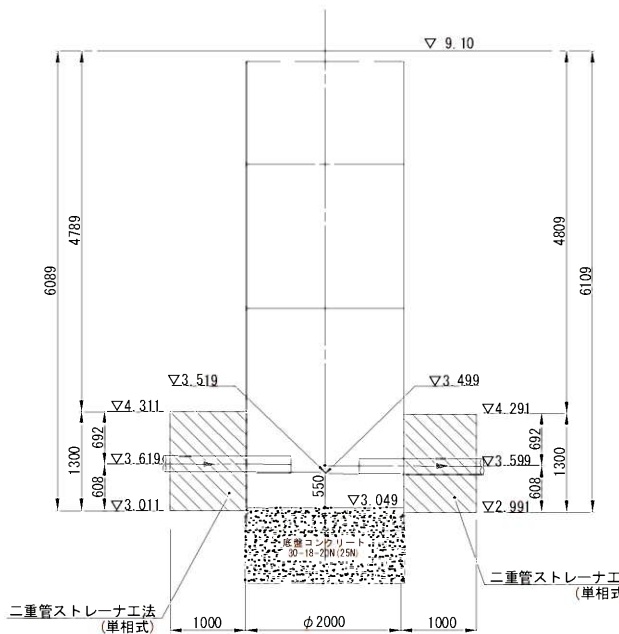


No. 120-14-1
片到達・両発進立坑 φ2000

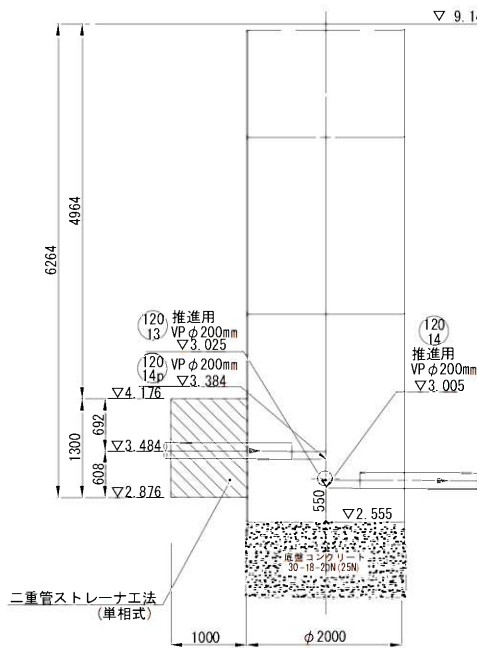

坑口断面図

低耐荷力方式圧入二工程式推進工法
VP◎200mm

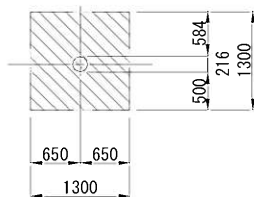



120
14p

工事年度	令和4年度		
工事名	光行地内汚水枝線4区築造工事		
工事箇所	小郡市 光行・大崎 地内		
図面名称	地盤改良工図		
縮尺	図示	図面図番	14 / 20
事業主体	小郡市		

S=1:20




 
可とう継手部 S=1:20

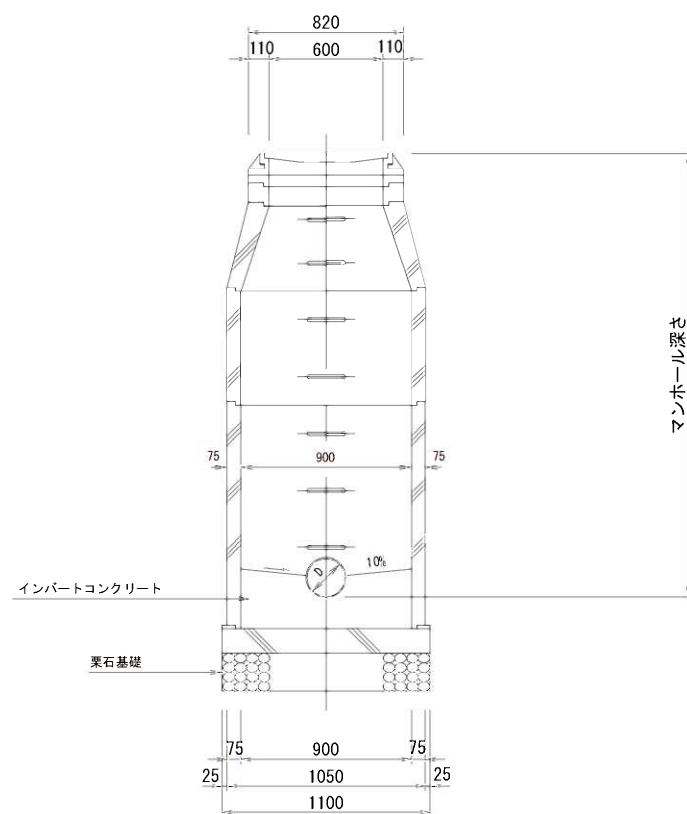

小郡市筥後川中流右岸流域関連公共下水道事業			
工事年度	令和4年度		
工 事 名	光行地内汚水枝線4工区築造工事		
工事箇所	小郡市 光行・大崎 地内		
図面名称	1 号組立マンホール構造図		
縮 尺	S=1:20	図面番号	15 / 20
事業主体	小 郡 市		


小口径マンホール構造図 S=1:20

平 面 図

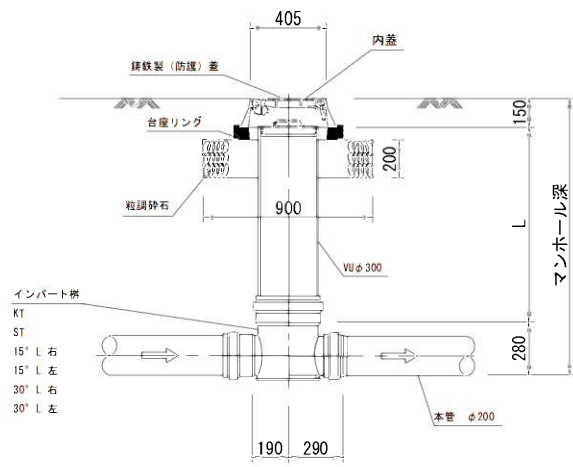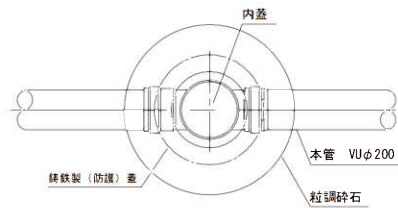


起 点

 K T




直 線

 
S T



15° 曲リ

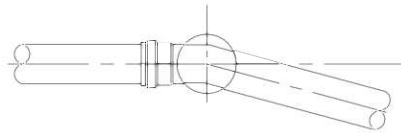




30° 曲リ

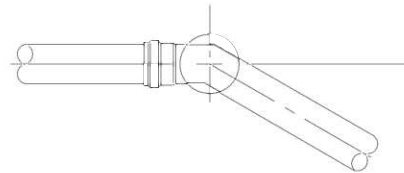

縮尺図 原図A1

小都市筑後川中流右岸流域関連公共下水道事業			
工事年度	令和4年度		
工 事 名	光行地内污水枝線4工区築造工事		
工事箇所	小都市 光行・大崎 地内		
図面名称	小口径マンホール構造図		
縮 尺	S=1:20	図面番号	16 / 20
事業主体	小 郡 市		

土工標準図(1) S=1:20
(硬化塩化ビニル管)

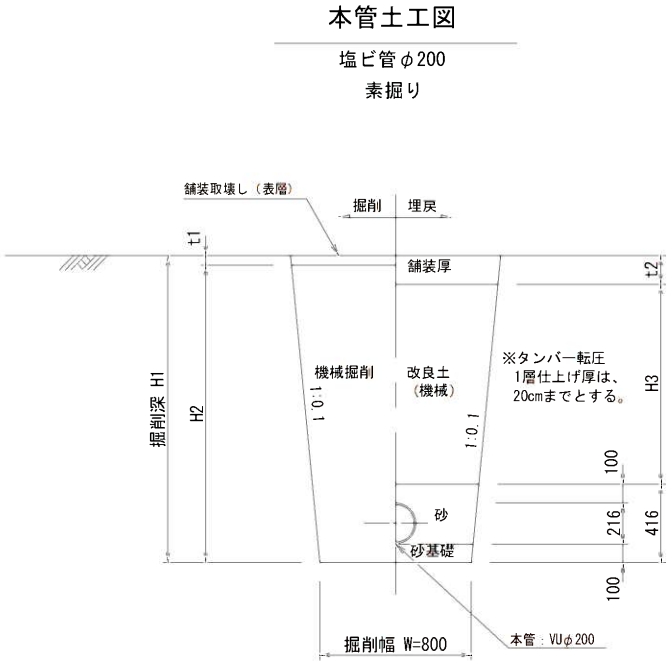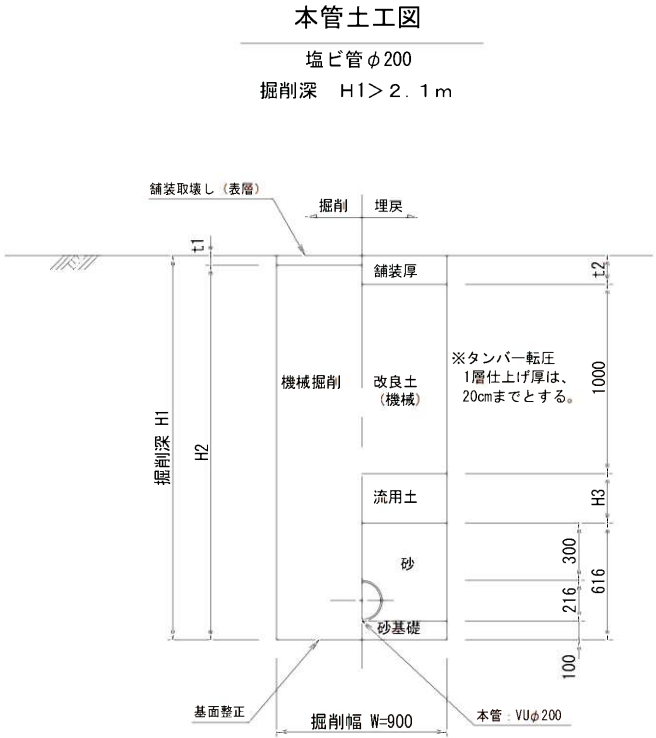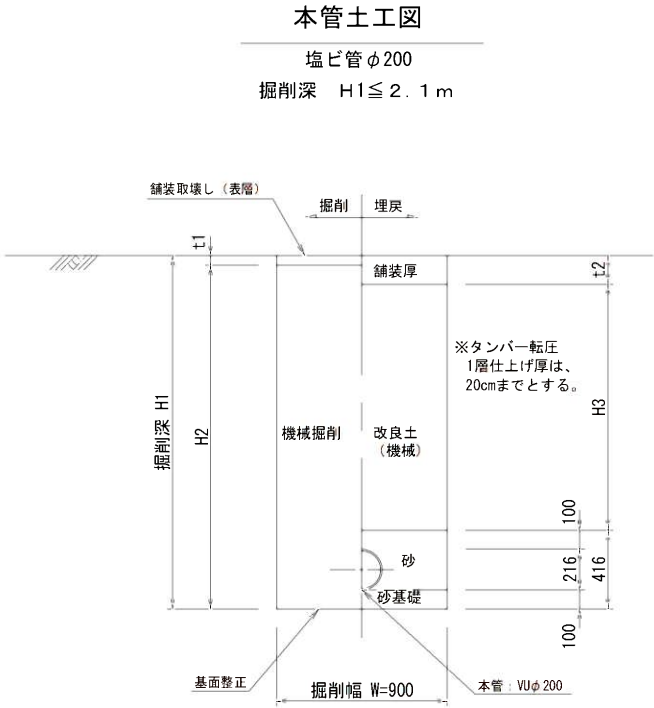


縮尺図 原図A1




小都市筑後川中流右岸流域関連公共下水道事業			
工事年度	令和4年度		
工事名	光行地内污水枝線4工区築造工事		
工事箇所	小都市 光行・大崎 地内		
図面名称	土工標準図		
縮尺	S=1:20	図面番号	17 / 20
事業主体	小 郡 市		

土留工標準図 S=1:20

軽量鋼矢板平面図

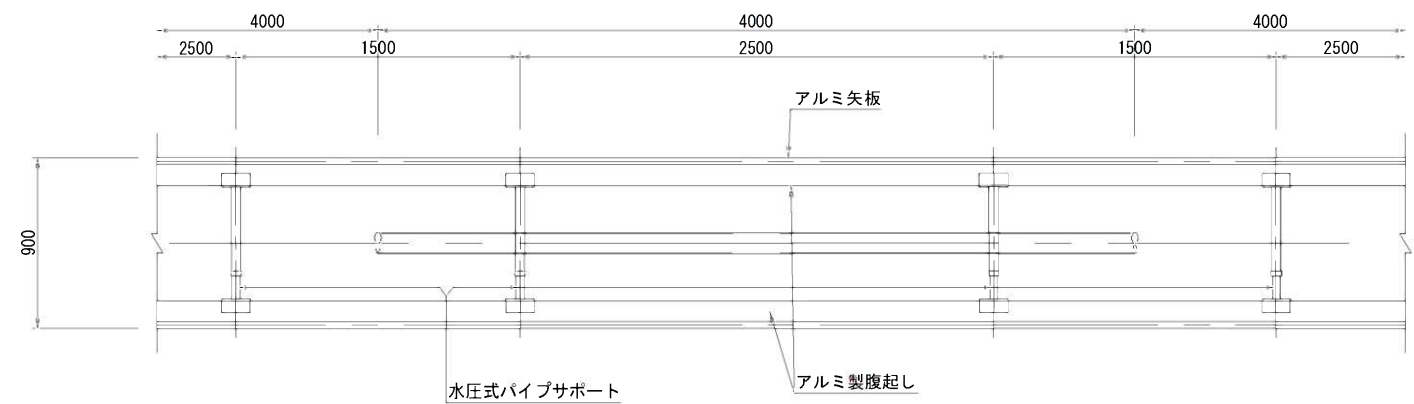

軽量鋼矢板断面図

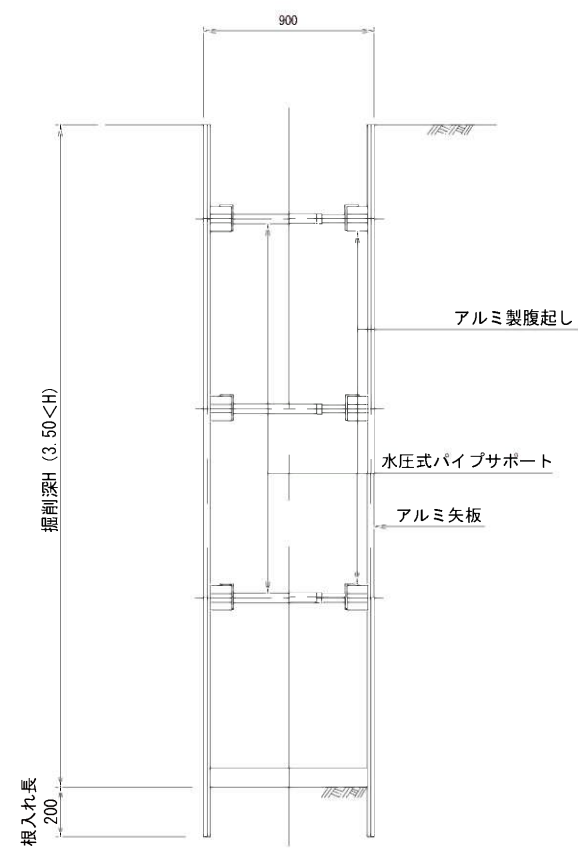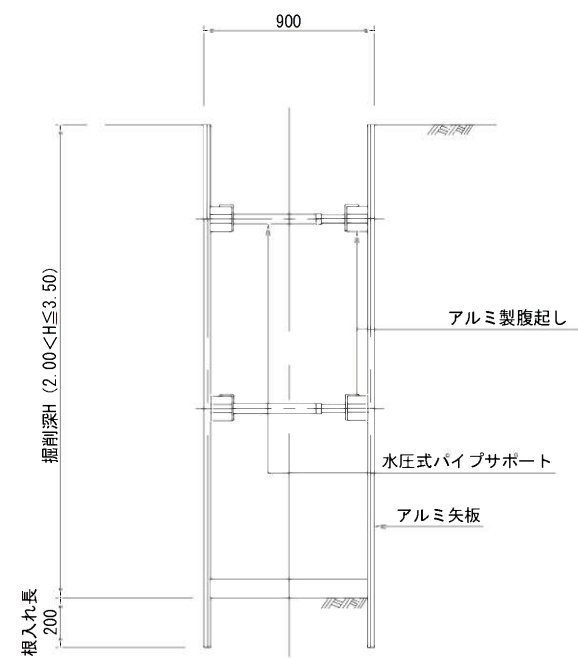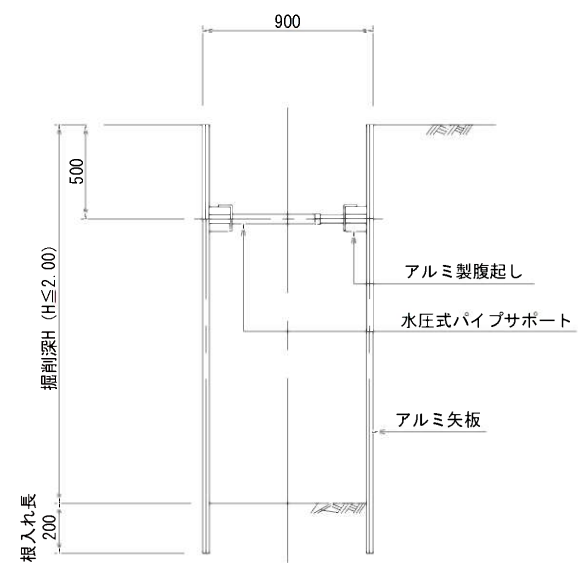

掘削断面について

掘削深H	種別	矢板長
1.50 < H ≤ 1.80	アルミ矢板	2.00m
1.80 < H ≤ 2.30	アルミ矢板	2.50m
2.30 < H ≤ 2.80	アルミ矢板	3.00m
2.80 < H ≤ 3.30	アルミ矢板	3.50m
3.30 < H ≤ 3.80	アルミ矢板	4.00m


軽量鋼矢板

掘削深H	支保工段数
H ≤ 2.00	1
2.00 < H ≤ 3.50	2
3.50 < H	3

縮尺図 原図A1

小郡市筑後川中流右岸流域関連公共下水道事業	
工事年度	令和4年度
工事名	光行地内污水枝線4工区築造工事
工事箇所	小郡市 光行・大崎 地内
図面名称	土留工標準図
縮尺	S=1:20
図面番号	18 / 20
事業主体	小郡市

 S=1:20







縮尺図 原図A1

小郡市筑後川中流右岸流域関連公共下水道事業		
工事年度	令和4年度	
工 事 名	光行地内汚水枝線4工区築造工事	
工事箇所	小郡市 光行・大崎 地内	
図面名称	取付管布設標準図	
縮 尺	S=1:20	図面番号 19 / 20
事業主体	小 郡 市	



舗装復旧図（市道・私道）

注）路盤工一層当たり仕上げ厚は、15cmまでとする。

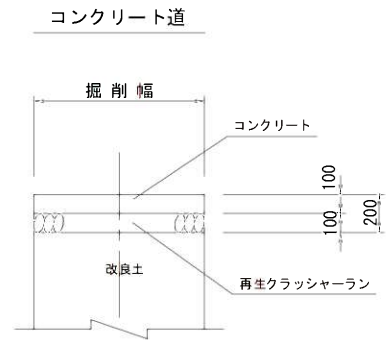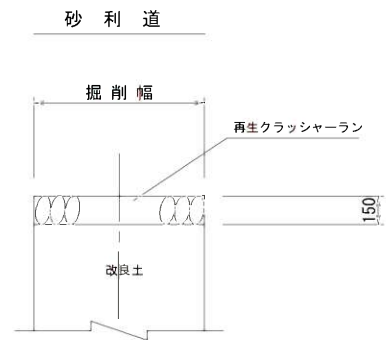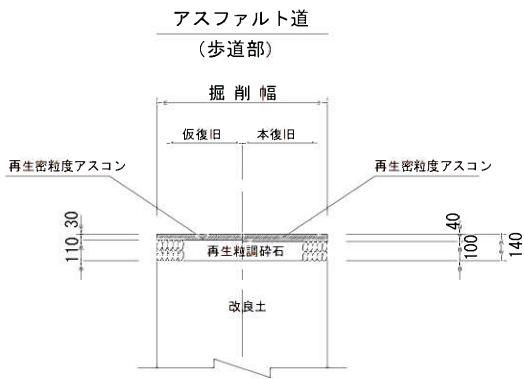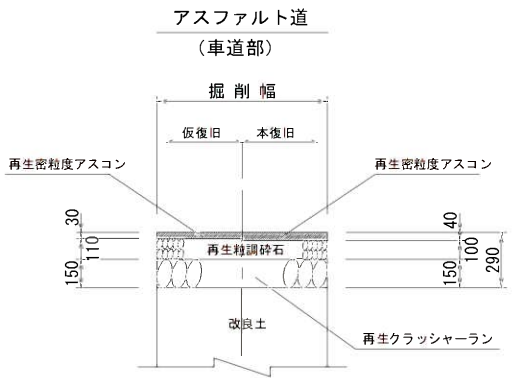

舗装復旧図（県道）

注）路盤工一層当たり仕上げ厚は、15cmまでとする。

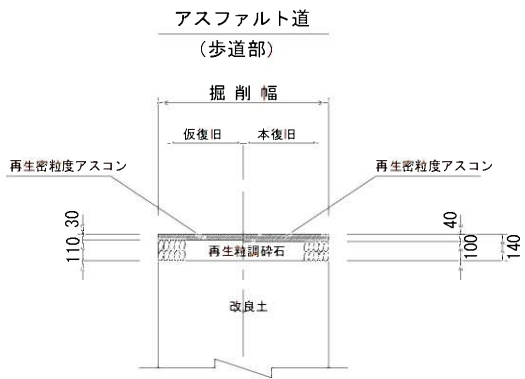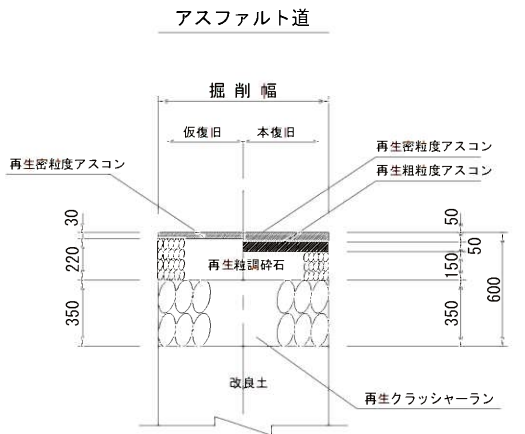

縮尺図 原図A1

小都市筑後川中流右岸流域関連公共下水道事業	
工事年度	令和4年度
工 事 名	光行地内污水枝線4工区築造工事
工事箇所	小都市 光行・大崎 地内
図面名称	舗装復旧工図
縮 尺	S=1:20 図面番号 20 / 20
事業主体	小 郡 市