
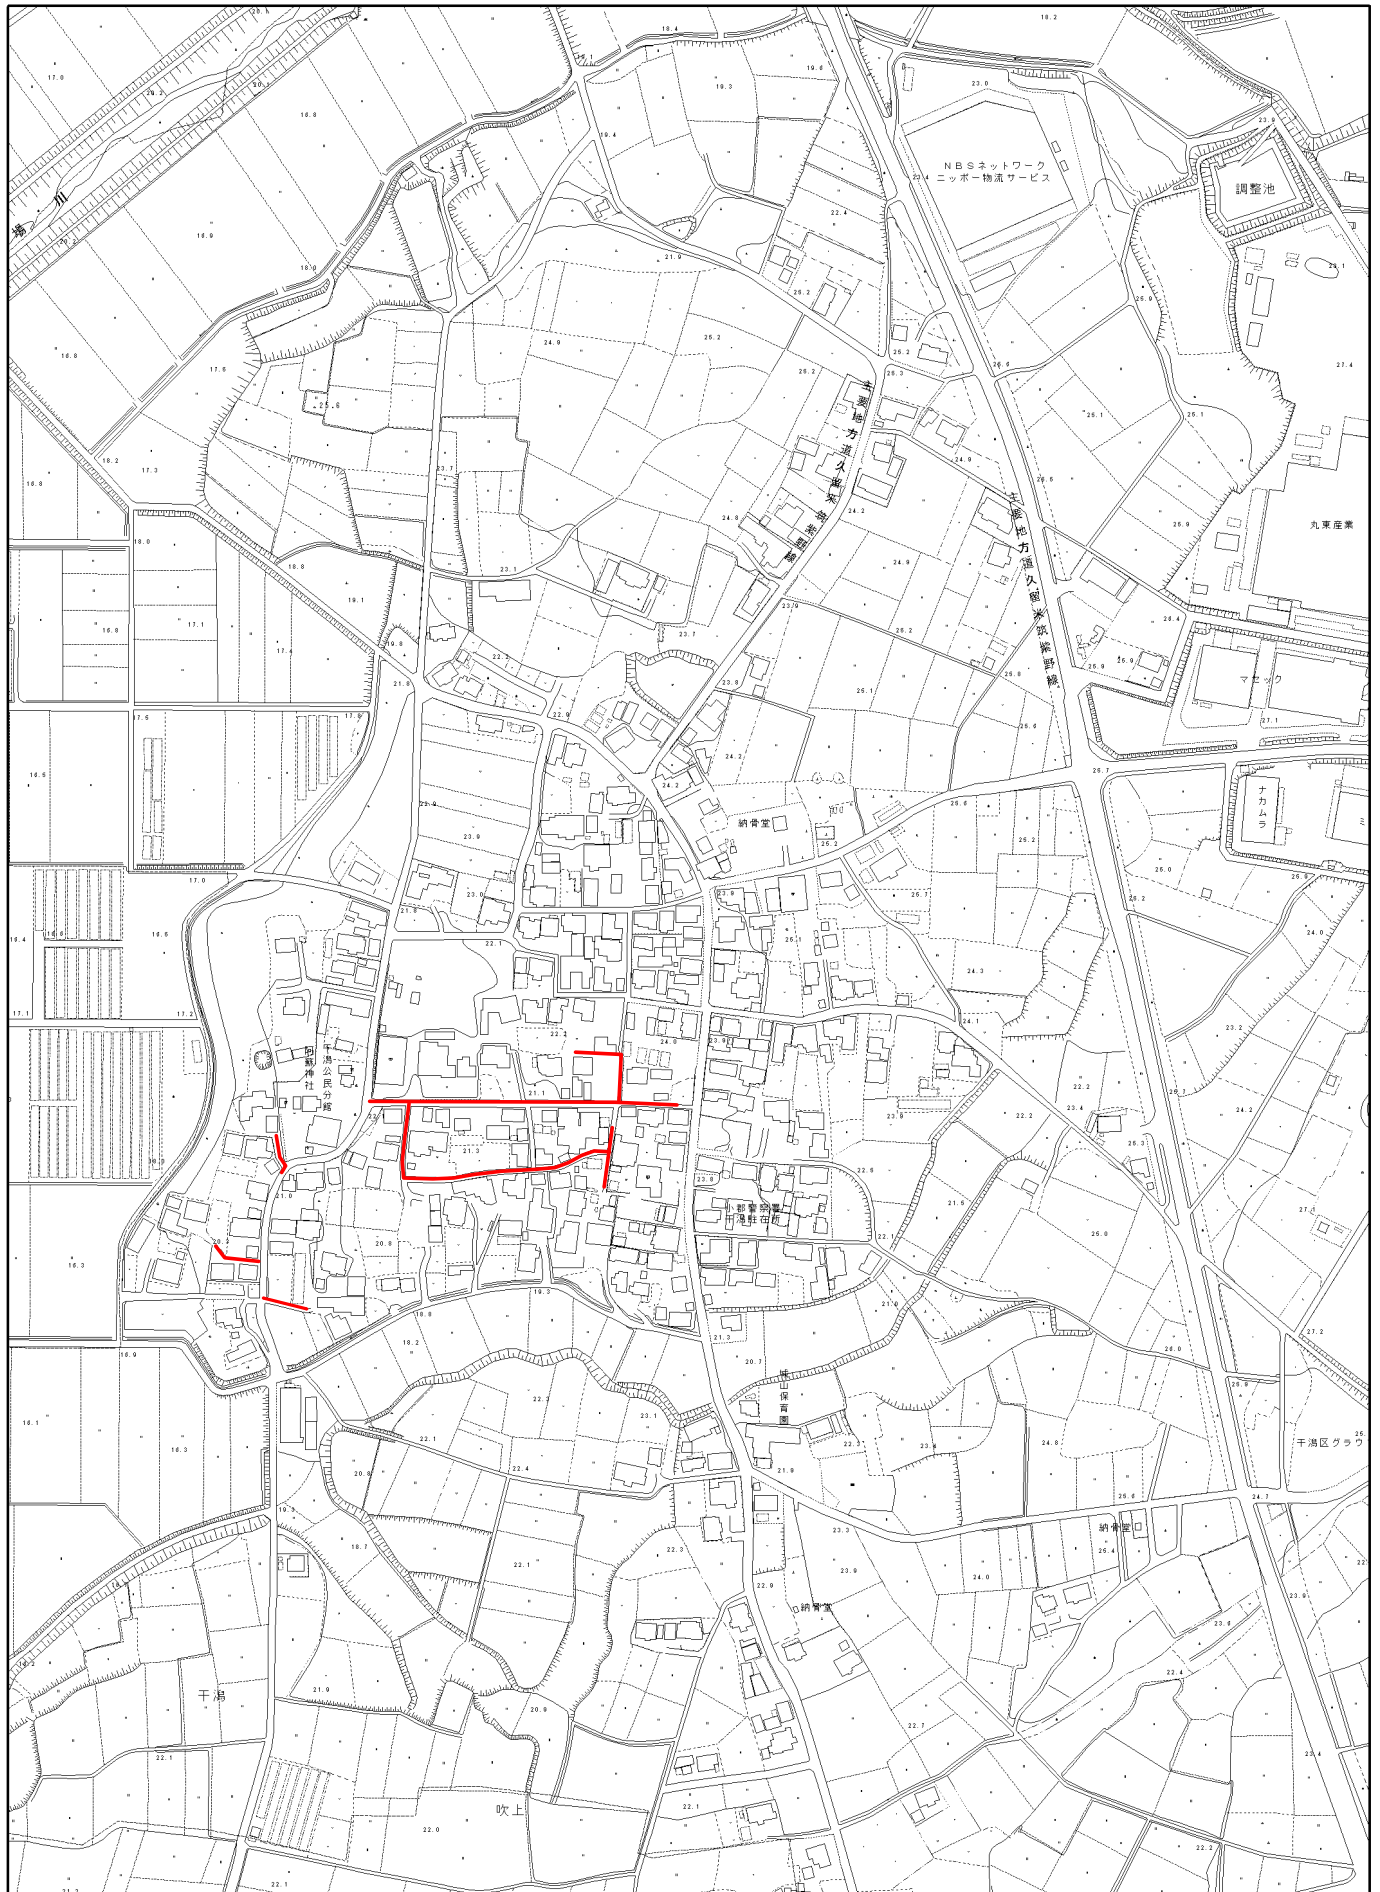
 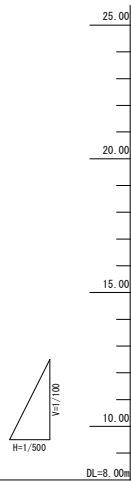


位置図




1/5,000

0m 100m 200m 300m 400m

$$\underline{\underline{S=1/500}}$$


管 番 号			8-7b	
管 径			W200	
勾 配			3.5‰	
区間距離		30.00	33.00	
地 盤 高	22.20	22.74	22.57	
土 被 り	1.00	1.00	1.61	
管 底 高	20.92	20.92	20.75	
掘 削 深	1.32	1.98	1.93	
追加距離	0.00	30.00	63.00	
測 点	88-7a-1	88-7a-2	88-7a-1	
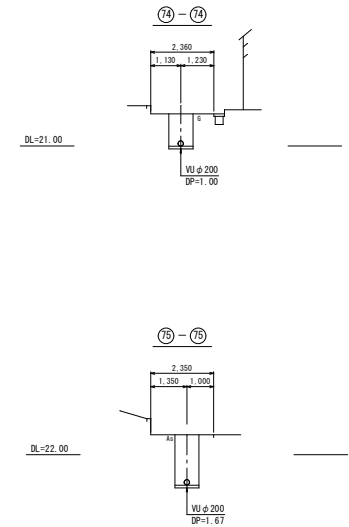
$$\underline{\underline{S=1/100}}$$


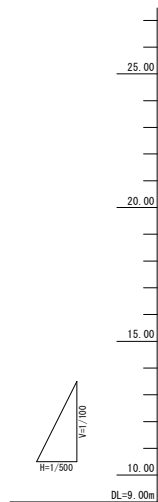
※地下埋設物の調査は概略であるため、施工にあたっては請負者に於いて更に詳細にこれらを調査確認すること。

管 路 排 号				
8-7b				

縮小図（原図A1）

工事年度	令和 7 年度		
工 事 名	干潟地内汚水枝線 8 工区築造工事		
工事箇所	小都市 干潟 地内		
図面名称	平面図、縦断面、横断面 (1)		
縮 尺	図 示	図番	1 / 18
事業主体	小 郡 市		

縦断図 縦 S=1/100
横 S=1/500



Technical drawing of a rectangular structure, likely a component of a machine or a building part. The drawing shows a top view and a side view. The top view is a rectangle with a total width of 4,050 and a total height of 2,000. The width is divided into two equal sections of 2,000 each. The side view shows a rectangular profile with a height of 2,000 and a width of 1,000. The drawing is labeled with dimensions and a note: $DL=22.00$, $VII \phi 200$, and $DP=1.00$.

管 番 号	⑤-7a		⑥-7c	
管 径	VUZ00			
勾 配	22.3%	14.0%	3.5%	
区間距離	31.70	55.50	39.00	44.00
地 盤 高	23.22	22.57	21.34	21.35
土 被 り	1.00	1.04 1.03	1.18 1.74	1.89
管 底 高	22.012	21.306 20.71	19.954 18.389	19.252
掘 削 深	1.32	1.37 1.34	1.49 2.06	2.21
追加距離	0.00	31.70	87.20	126.20
測 点	06-7a-1	06-7c-1	06-7c-2	06-7i-1


※地下埋設物の調査は概略であるため、施工にあたっては請負者に於いて更に詳細にこれらを調査確認すること。

管 路 编 号				
⑧-7a	⑧-7c			


縮小図（原図A1）

工事年度	令和 7 年度		
工 事 名	干潟地内汚水枝線 8 工区築造工事		
工事箇所	小都市 干潟 地内		
図面名称	平面図、縦断面図、横断面図 (2)		
縮 尺	図 示	図番	2 / 18
事業主体	小 郡 市		



平面図 S=1:500

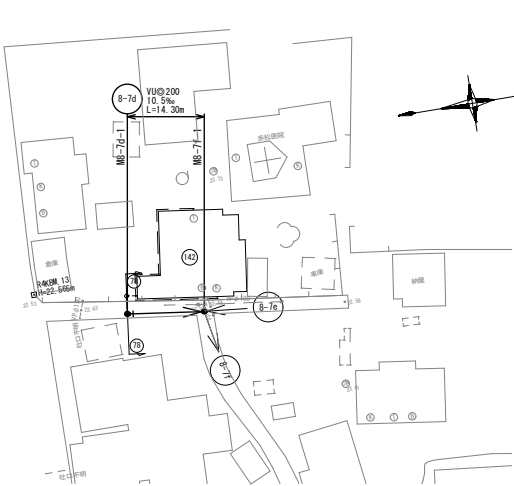

横断図 S=1:100

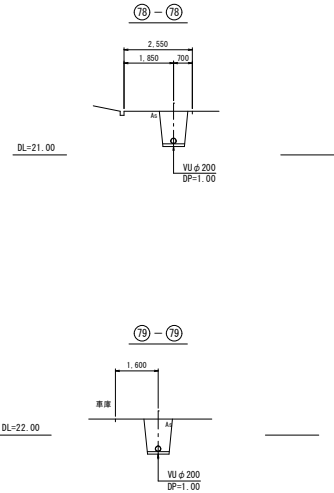

縦断図 縦 S=1:100
横 S=1:500

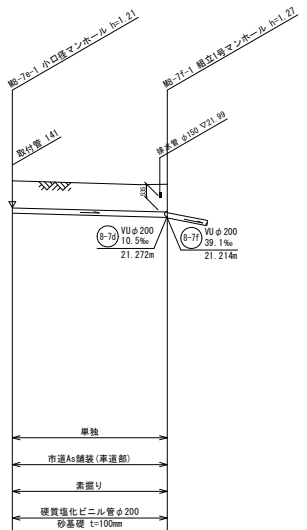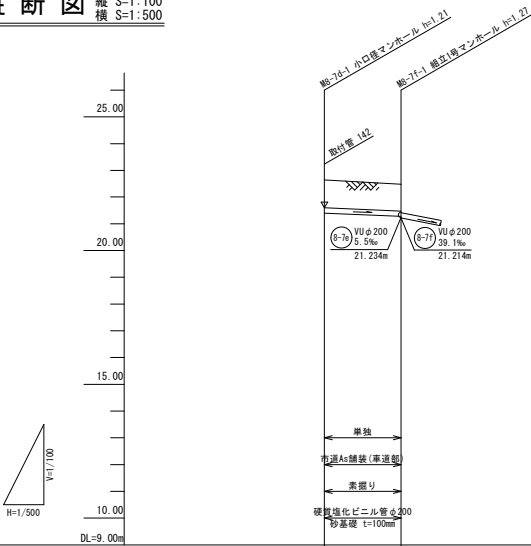


管 番 号	(8-7d)		(8-7f)	
管 径	VU200		VU200	
勾 配	10.5‰		5.5‰	
区間距離	14.30		29.00	
地 盤 高	22.63	22.46	22.63	22.46
土 被 り	1.00	1.00	1.00	1.04
管 底 高	21.422	21.272	21.392	21.224
掘 削 深	1.32	1.32	1.32	1.35
追加距離	0.00	14.30	0.00	29.00
測 点	ME-7d-1	ME-7f-1	ME-7d-1	ME-7f-1

※地下埋設物の調査は概略であるため、施工にあたっては調査員に於いて更に詳細にこれらを調査確認すること。


管 路 番 号				
(8-7d)	(8-7f)			

縮小図 (原図A1)	
工事年度	令和7年度
工 事 名	干潟地内汚水枝線8工区築造工事
工事箇所	小都市 干潟 地内
図面名称	平面図・縦断図・横断図 (3)
縮 尺	図 示 図番 3 / 18
事業主体	小 都 市


平面図 S=1/500

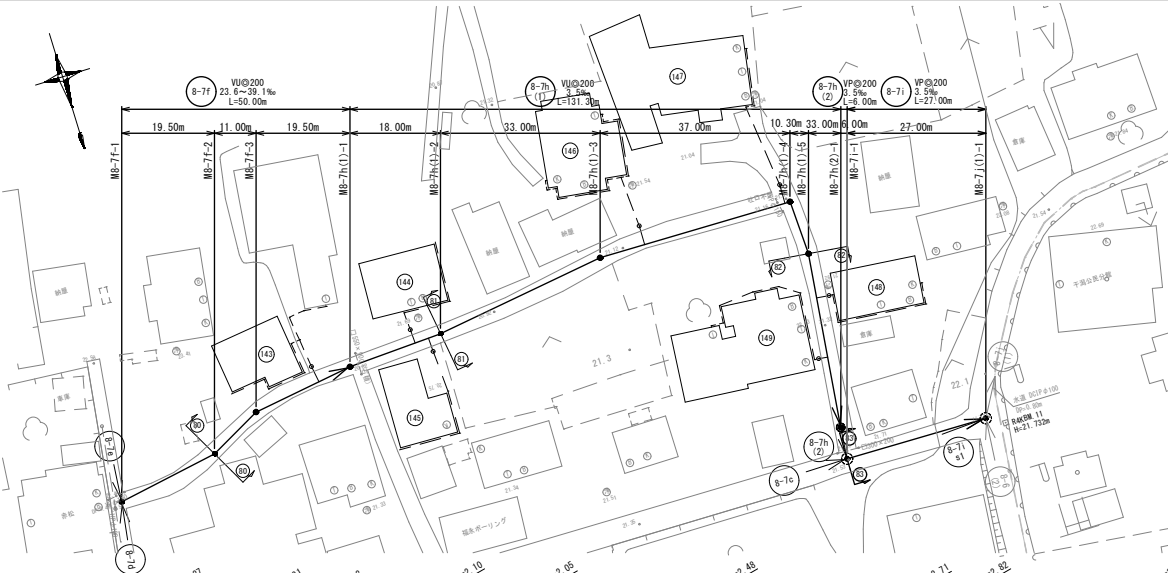

縦断図 縦 S=1/100
横 S=1/500

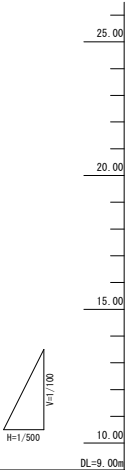

横断図 S=1/100

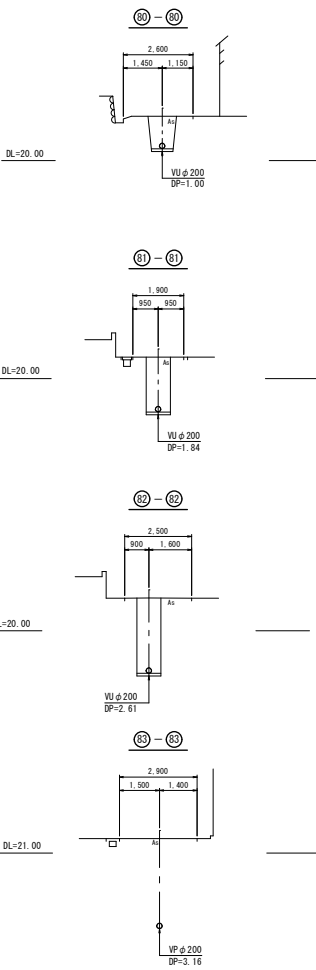

※地下埋設物の調査は概略であるため、施工にあたっては調査員に於いて更に詳細にこれらを調査確認すること。


管 路 番 号				
8-7F	8-7H(1)	8-7H(2)	8-7I	

縮小図（原図A1）


工事年度	令和7年度	
工 事 名	干潟地内汚水枝線8工区築造工事	
工事箇所	小都市 干潟 地内	
図面名称	平面図・縦断図・横断図（4）	
縮 尺	図 示	図番 4 / 18
事業主体	小 都 市	

管 番 号	8-7F										8-7H(1)	8-7H(2)	8-7I
管 径	VU200										VP200	VP200	VP200
勾 配	39.1‰										3.5‰	3.5‰	3.5‰
区間距離	19.50	11.00	19.50	18.00	33.00	37.00	10.30	33.00	6.00	27.00			
地 盤 高	22.46	21.66	21.40	20.92	20.86	21.16	21.23	21.54	21.54	21.76			
土 被 り	1.06	1.00	1.02	1.00	1.84	2.25	2.48	3.04	3.09	3.47			
管 底 高	21.214	20.462	20.192	19.712	18.754	18.638	18.468	18.295	18.246	18.079			
掘 削 深	1.37	1.32	1.34	1.32	2.15	2.57	2.82	3.35	3.11				
追加距離	0.00	19.50	30.50	50.00	68.00	101.00	138.00	181.30	187.30	214.30			
測 点	8-7F-1	8-7F-2	8-7F-3	8-7H(1)-1	8-7H(1)-2	8-7H(1)-3	8-7H(1)-4	8-7H(1)-5	8-7H(2)-1	8-7H(2)-2	8-7I(1)-1		



平面図 S=1/500

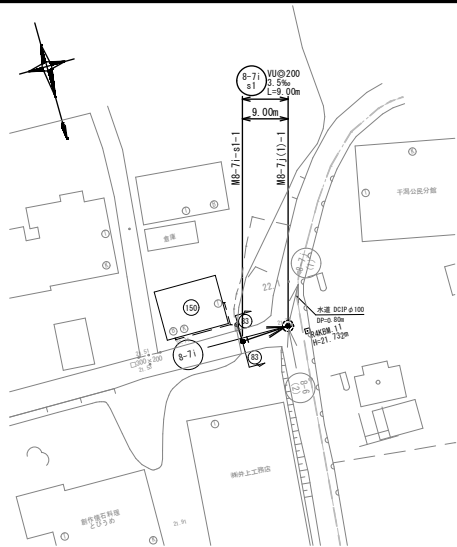

横断図 S=1/100

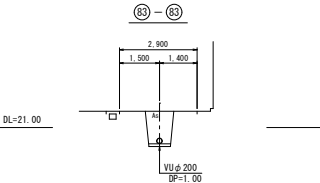

縦断図 縦 S=1/100
横 S=1/500

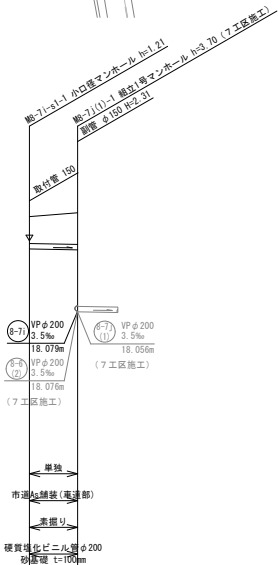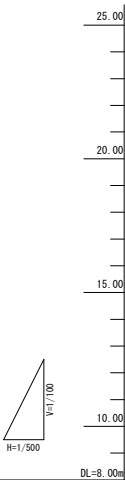

管 番 号	8-71
管 径	VU200
勾 配	3.5‰
区間距離	9.00
地 盤 高	21.61
土 被 り	1.00
管 底 高	20.402
掘 削 深	1.32
追加距離	0.00
測 点	8-71 (1) -1




※地下埋設物の調査は概略であるため、施工にあたっては調査員に於いて更に詳細にこれらを調査確認すること。

管 路 番 号				
8-71	1			





縮小図（原図A1）

工事年度	令和7年度		
工 事 名	干潟地内汚水枝線8工区築造工事		
工事箇所	小都市 干潟 地内		
図面名称	平面図・縦断図・横断図 (5)		
縮 尺	図 示	図番	5 / 18
事業主体	小 都 市		





平面図 S=1/500

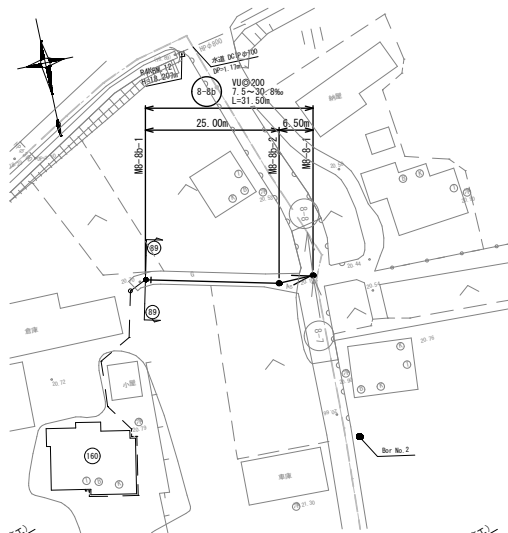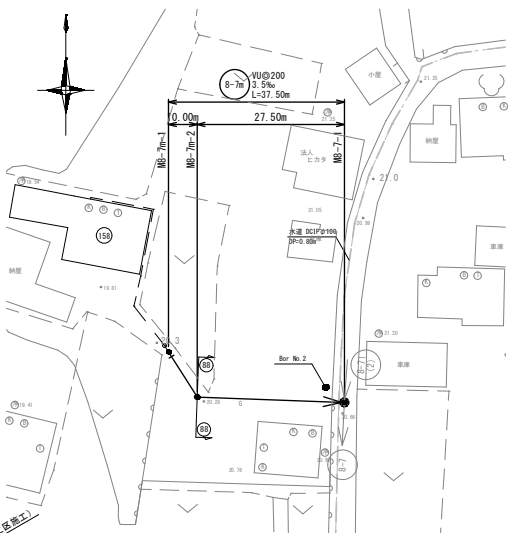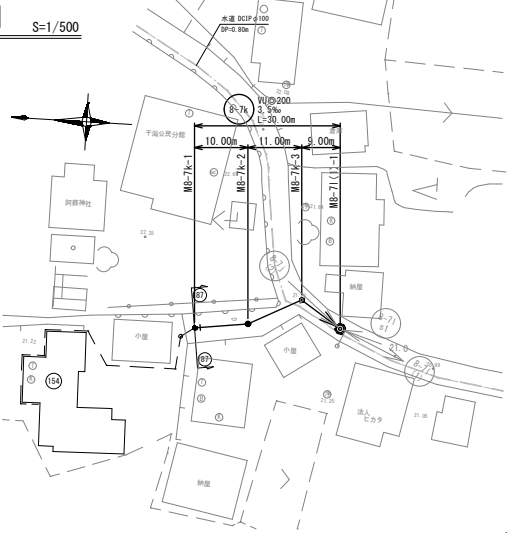

横断面図 S=1/100

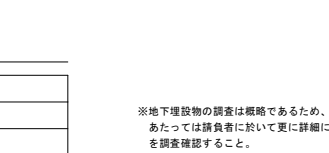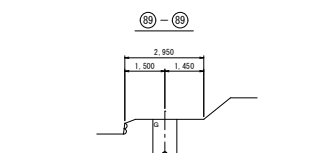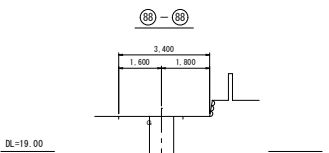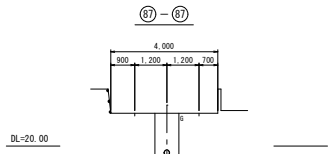

縦断面図 縦 S=1/100 横 S=1/500

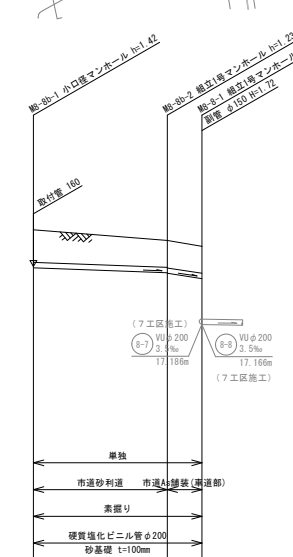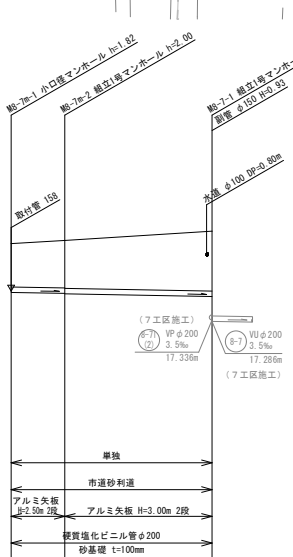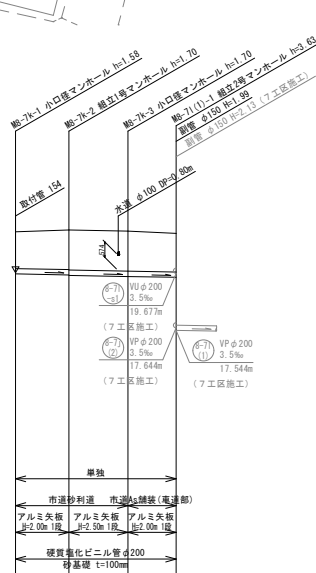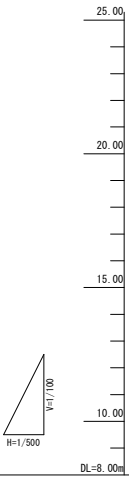


管 番 号	(6-7k)				(6-7b)				(6-8b)			
管 径	VU200				VU200				VU200			
勾 配	3.5%				3.5%				7.5% 30.8%			
区 間 距 離	10.00 11.00 9.00				10.00 27.50				25.00 6.50			
地 盤 高	21.23	21.35	21.26	21.17	20.19	20.31	20.65		20.71	20.31	20.09	
土 被 り	1.37	1.47	1.49	1.43	1.61	1.71	2.24		1.21	1.02	1.00	
管 底 高	19.655	19.620	19.600	19.561	18.389	18.324	18.217		19.290	19.102	18.882	
掘 削 深	1.88	1.79	1.81	1.81	1.90	2.08	2.55		1.53	1.34	1.32	
追 加 距 離	0.00	10.00		30.00	0.00	10.00	37.50		0.00	25.00	31.50	
測 点	ME-7k-1	ME-7k-2	ME-7k-3	ME-7(1)-1	ME-7b-1	ME-7b-2	ME-7-1		ME-8b-1	ME-8b-2	ME-8-1	

※地下埋設物の調査は概略であるため、施工にあたっては調査員に於いて更に詳細にこれらを調査確認すること。

管 路 番 号				
(6-7k)	(6-7b)	(6-8b)		

縮小図 (原図A1)	
工事年度	令和7年度
工 事 名	干潟地内汚水枝線8工区築造工事
工事箇所	小都市 干潟 地内
図面名称	平面図・縦断面図・横断面図 (6)
縮 尺	図 示 図 番 6 / 18
事業主体	小 都 市

推進工図 S-Free

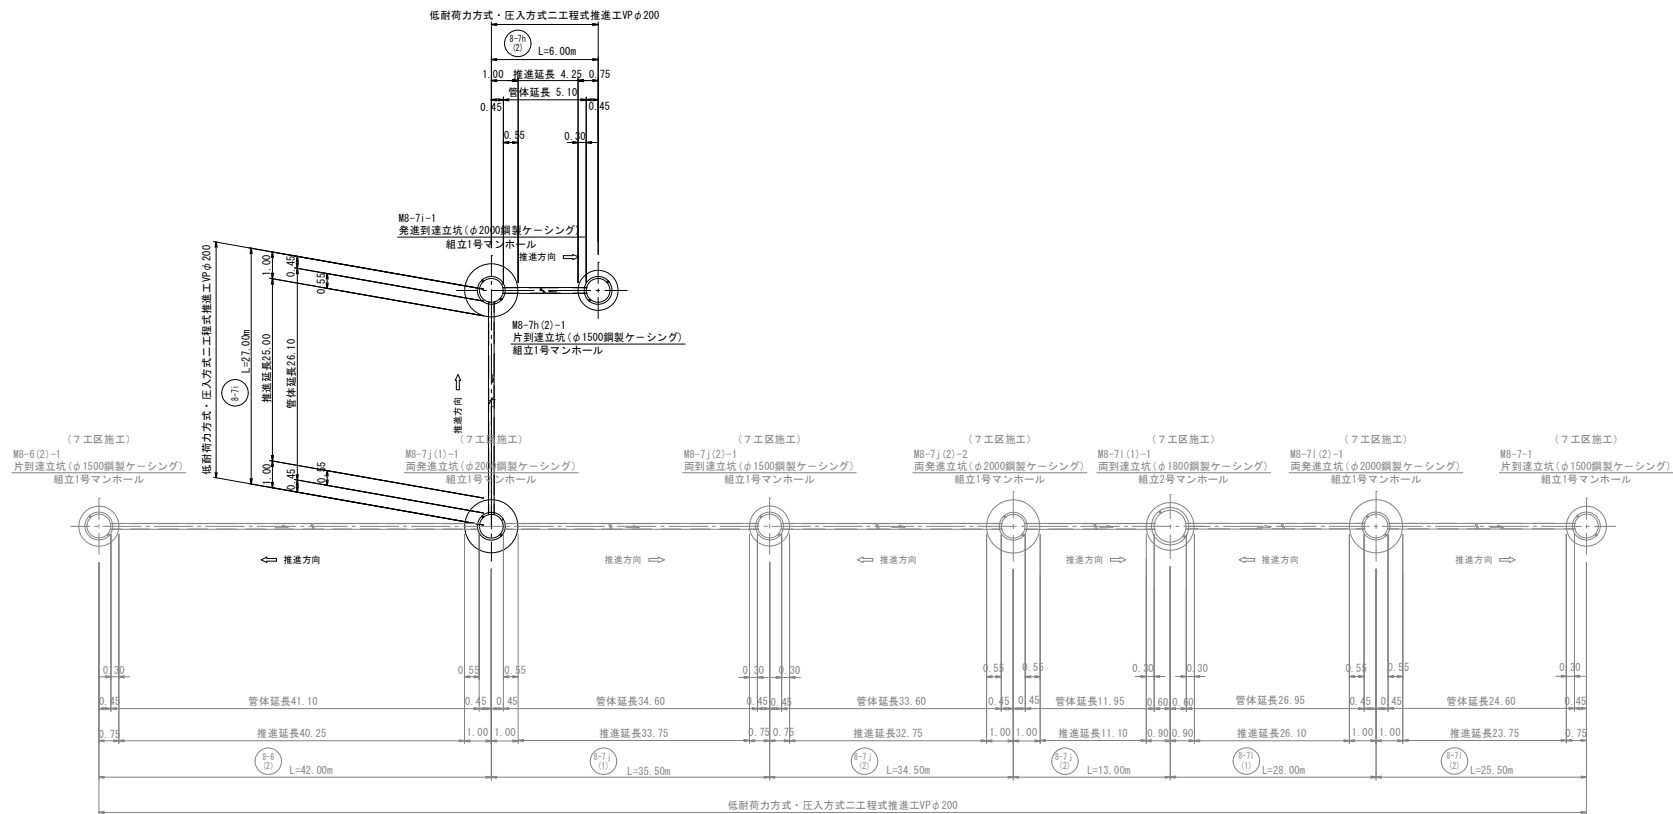

管推進工 (低耐力方式・圧入方式二工程式)


区 間	M8-7h(2)-1～ M8-7i-1	M8-7(1)-1～ M8-7j(1)-1	計	摘 要
管 径	VP φ200mm			
管 種	推進工法用硬質塩化ビニル管			
区 間 延 長	6.00	27.00	33.00m	
管 体 延 長	5.10	26.10	31.20m	
推 進 延 長	4.25	25.00	29.25m	
立坑内管布設延長	0.85	1.10	1.95m	
管 本 数	5	31	36本	スパイラル継手付直管 (L=0.8m/本、標準管)
	1	1	2本	〃 (L=0.8m/本、先頭管)
	1	1	2本	〃 (L=0.8m/本、最終管)

縮小図 (原図A1)


工事年度	令和7年度		
工 事 名	干潟地内汚水枝線8工区築造工事		
工事箇所	小 郡 市 干 潟 地 内		
図面名称	推進工図		
縮 尺	S-Free	図番	7 / 18
事業主体	小 郡 市		

M8-7h(2)-1 片到達立坑仮設図


圧入掘削完了図

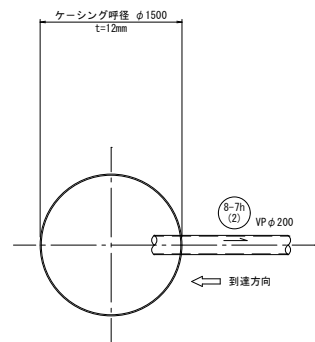


覆工平面図

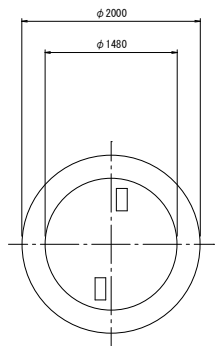


圧入掘削完了断面図

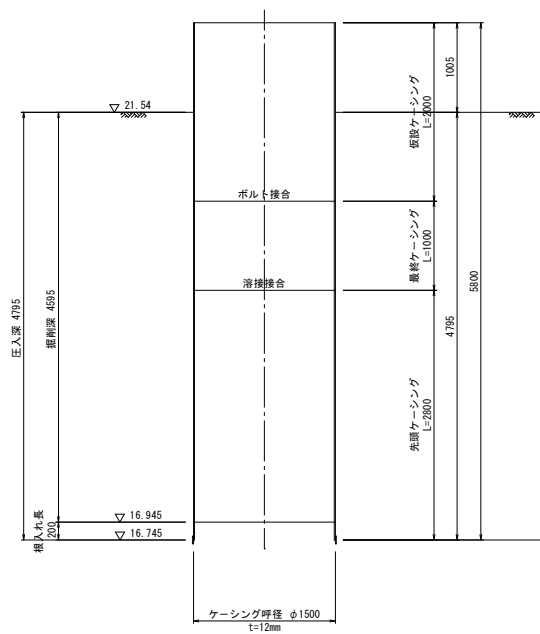

底盤コンクリート打設完了断面図

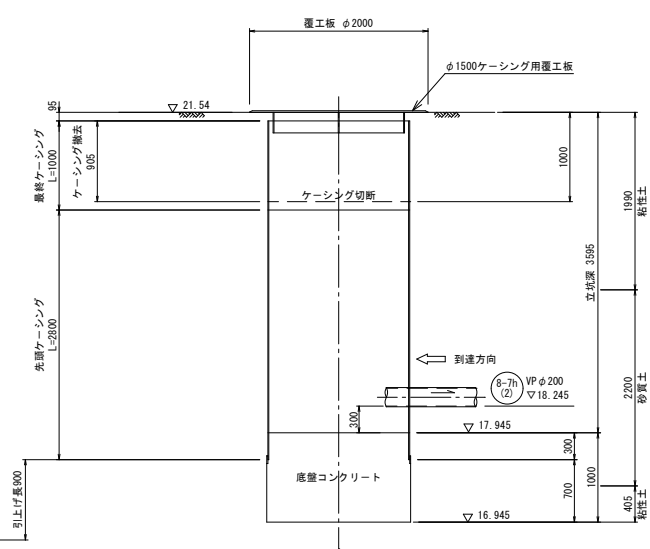

Bo. No. 2
GH=20.15m

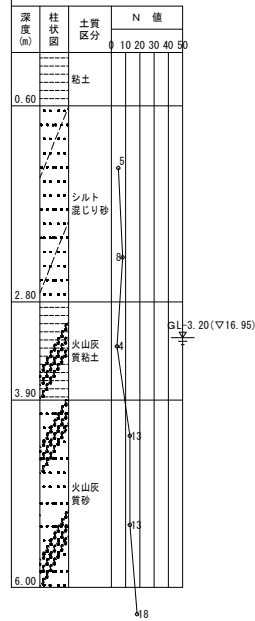


縮小図（原図A1）


工事年度	令和7年度		
工事名	干潟地内汚水枝線8工区築造工事		
工事箇所	小郡市 干潟 地内		
図面名称	M8-7h(2)-1 片到達立坑仮設図		
縮尺	S=1/30	図番	8 / 18
事業主体	小郡市		

M8-7i-1 発進到達立坑仮設図


圧入掘削完了図

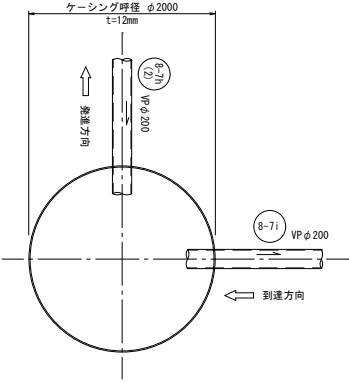



覆工平面図

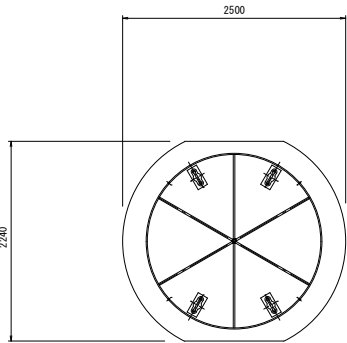

圧入掘削完了断面図

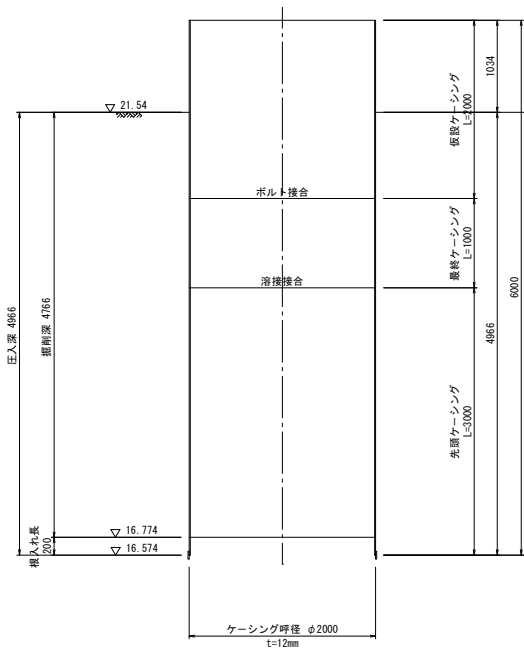

底盤コンクリート打設完了断面図

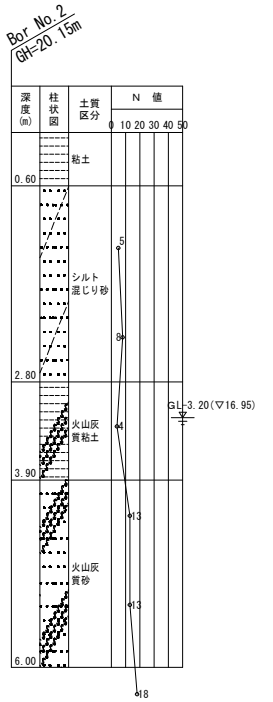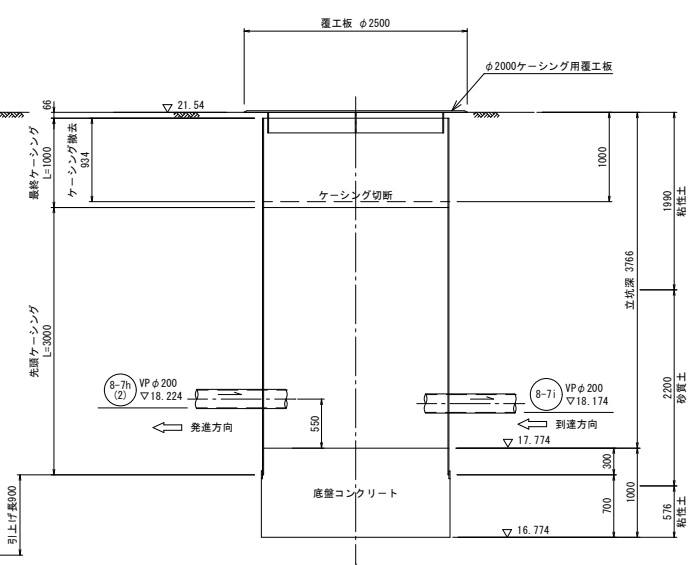


縮小図 (原図A1)


工事年度	令和7年度		
工事名	干潟地内汚水枝線8工区築造工事		
工事箇所	小都市 干潟 地内		
図面名称	M8-7i-1 発進到達立坑仮設図		
縮尺	S=1/30	図番	9 / 18
事業主体	小都市		

M8-7h(2)-1 組立 1号マンホール構造図


平面図

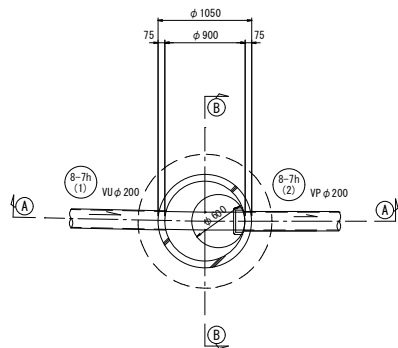

①-① 断面図

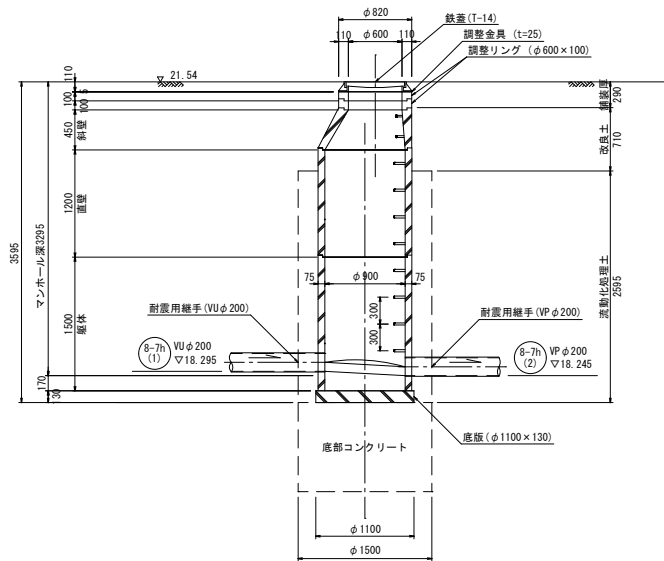

②-② 断面図

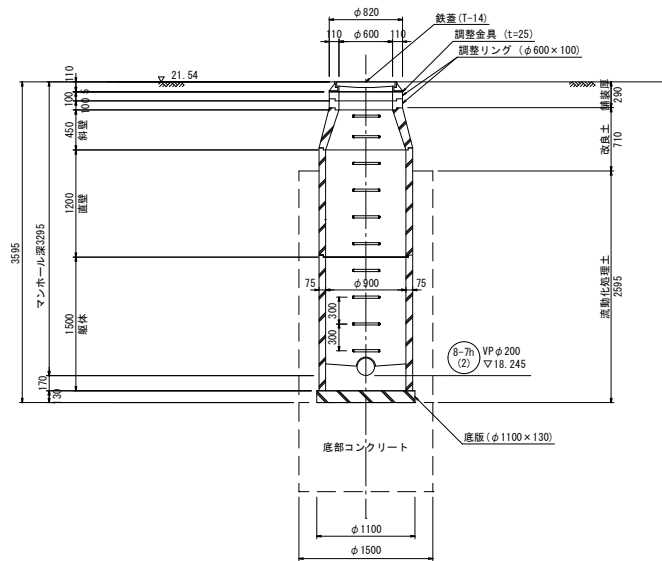


縮小図 (原図A1)


工事年度	令和7年度		
工事名	干潟地内汚水枝線8工区築造工事		
工事箇所	小都市 干潟 地内		
図面名称	M8-7h(2)-1 組立 1号マンホール構造図		
縮尺	S=1/30	図番	10 / 18
事業主体	小都市		

M8-7i-1 組立 1 号マンホール構造図


平面图

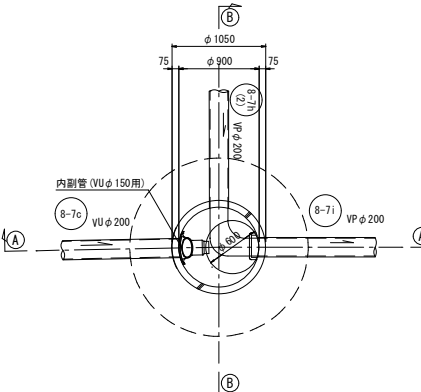

①-① 断面图

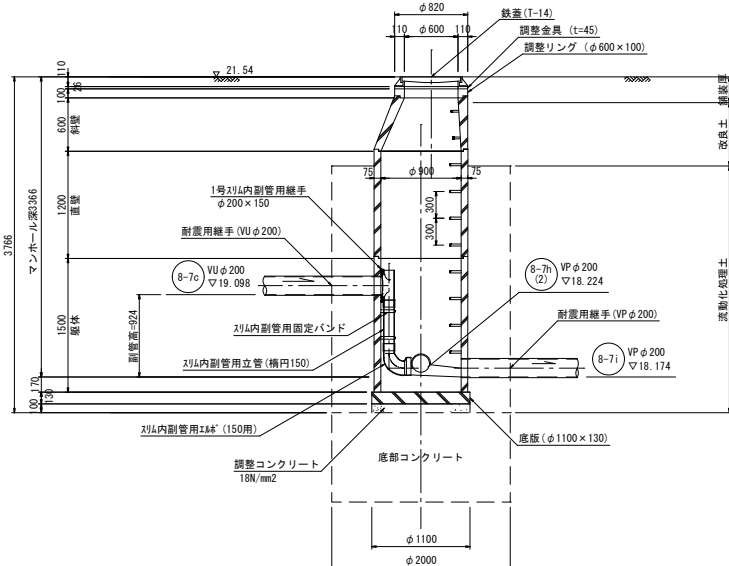

③-③ 断面图

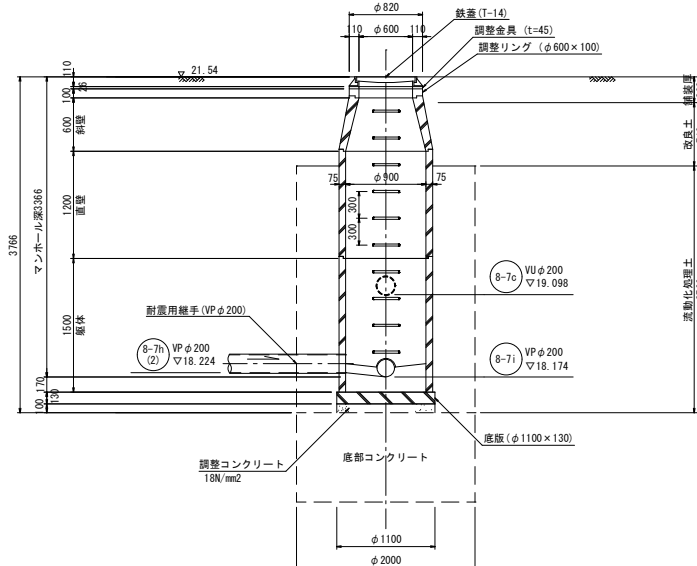


縮小図（原図A1）

工事年度	令和7年度		
工事名	干潟地内汚水枝線8工区築造工事		
工事箇所	小郡市 干潟 地内		
図面名称	M8-7i-1 組立1号マンホール構造図		
縮尺	S=1/30	図番	11 / 18
事業主体	小 郡 市		


薬液注入工図 (1)

M8-7h(2)-1 片到達立坑 S=1/50

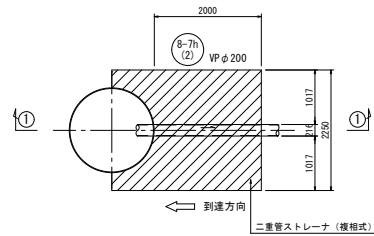





①—① 断面图 S=1/50

M8-7i-1 発進到達立坑 S=1/50

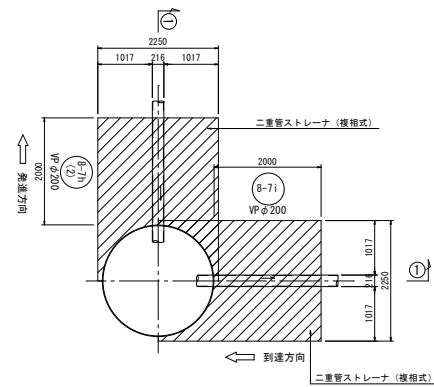

①—① 断面图 S=1/50

 
改良断面図 S=1/30
(VP φ 200)

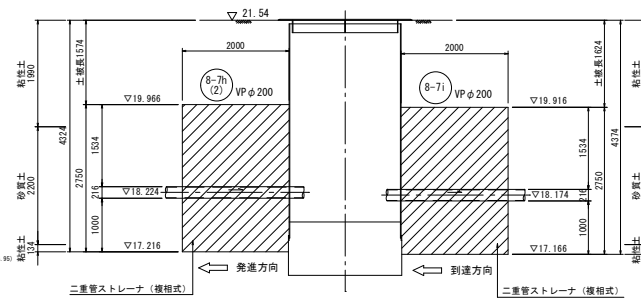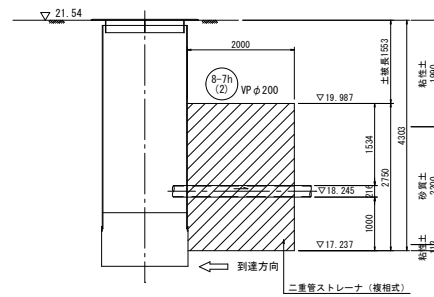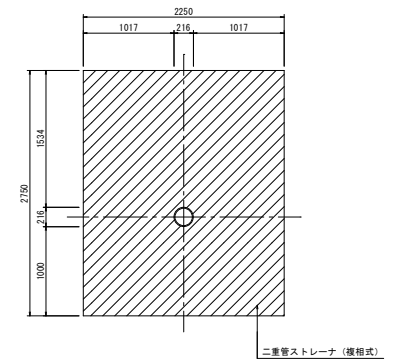


縮小図（原図A1）

工事年度	令和7年度		
工事名	干潟地内汚水枝線8工区築造工事		
工事箇所	小都市 干潟 地内		
図面名称	豪雨注入工図(1)		
縮尺	図示	図番	12 / 18
事業主体	小都市		



薬液注入工図 (2)

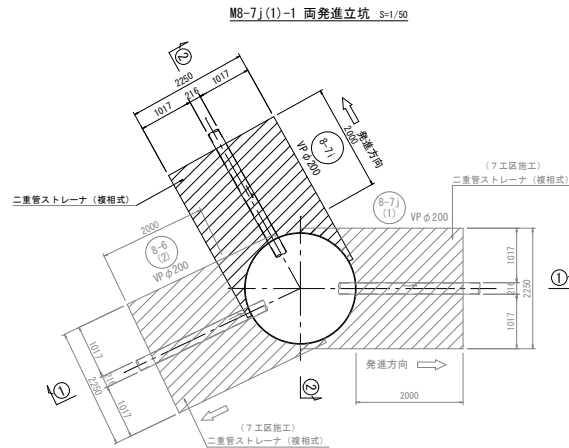

①-① 断面図 S=1/50

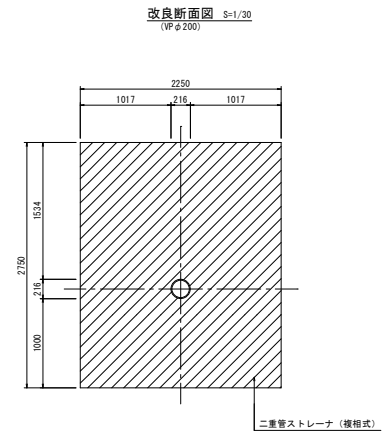

②-② 断面図 S=1/50

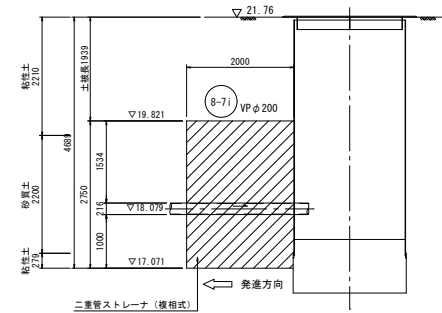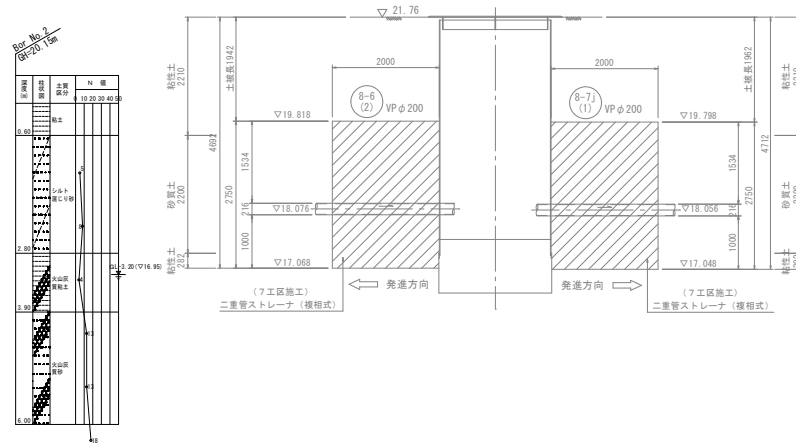


縮小図 (原図A1)


工事年度	令和7年度		
工事名	干潟地内汚水枝線8工区築造工事		
工事箇所	小都市 干潟 地内		
図面名称	薬液注入工図 (2)		
縮尺	図示	図番	13 / 18
事業主体	小都市		

小口径マンホール構造図

平面図

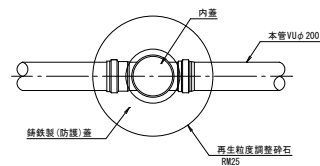

断面図

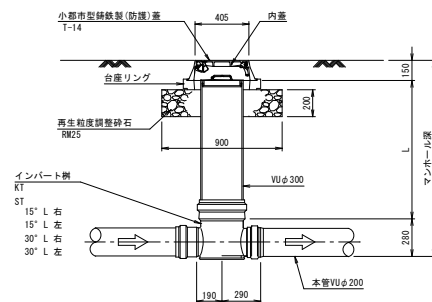


起点
KT



直線
ST



 曲り




縮小図 (原図A1)


工事年度	令和7年度		
工事名	干潟地内汚水枝線B工区築造工事		
工事箇所	小都市 干潟 地内		
図面名称	小口径マンホール構造図		
縮尺	S=1/20	図番	14 / 18
事業主体	小都市		

1号組立マンホール構造図


平面図 S=1/20

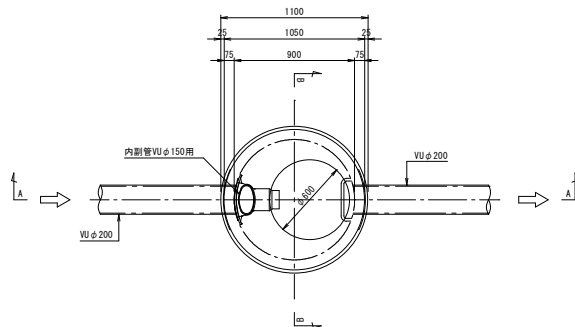


A-A断面図 S=1/20

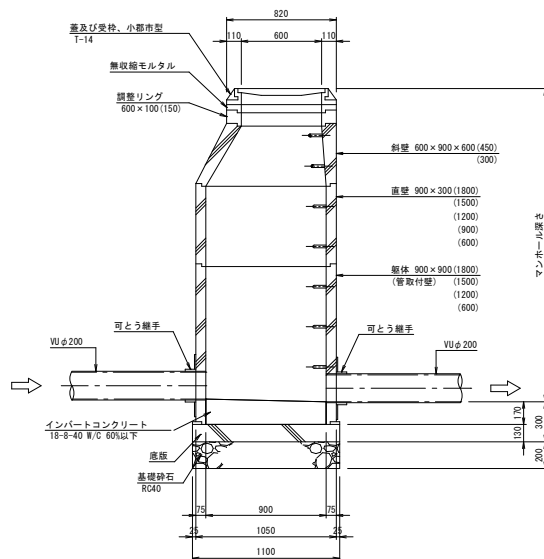


可とう継手部 S=1/10

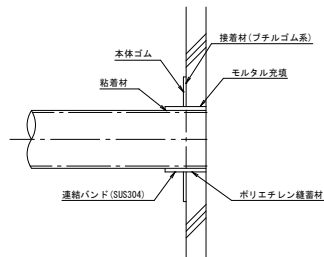

B-B断面図 S=1/20

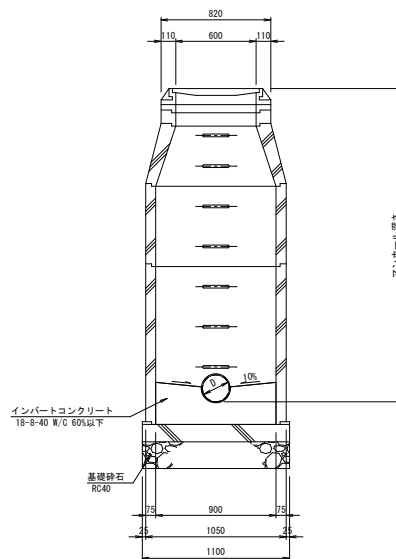

副管設置工標準図 S=1/20

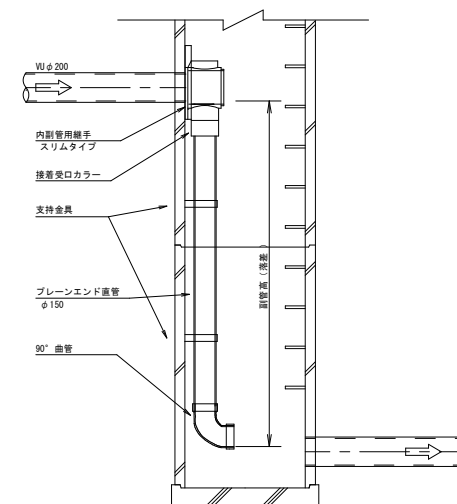

副管高	支持金具の数	支持金具の間隔
1.5m以下	1	
1.5m超～3.0m以下	2	1.5m以下
3.0m超～4.5m以下	3	


縮小図（原図A1）

工事年度	令和7年度		
工事名	干潟地内汚水枝線B工区築造工事		
工事箇所	小都市 干潟 地内		
図面名称	1号組立マンホール構造図		
縮尺	図示	図番	15 / 18
事業主体	小都市		

土工標準図
硬質塩化ビニル管φ200


矢板施工

市道車道部・砂利道(掘削深 H1≦2.1m)

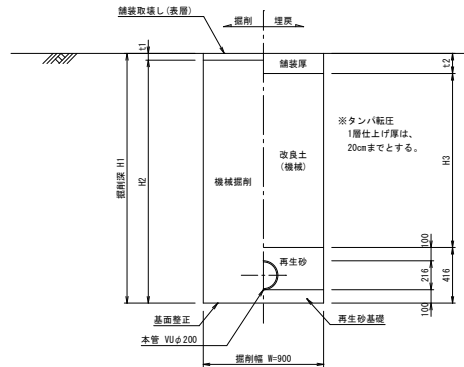


矢板施工

市道車道部(掘削深 H1>2.1m)

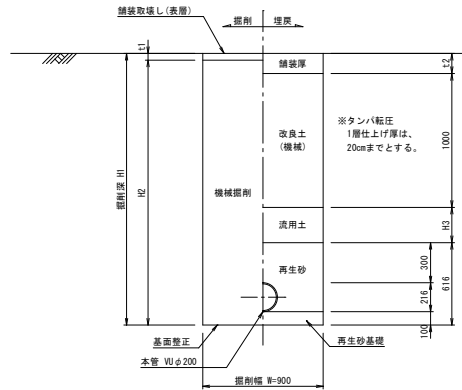


素掘り

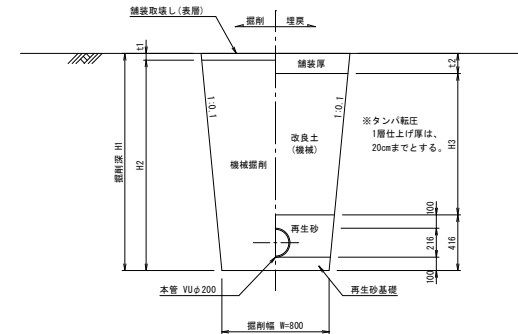


舗装復旧図

(注) 両壁工一層当たり仕上り厚は、15cmまでとする。

アスファルト道
(車道部)

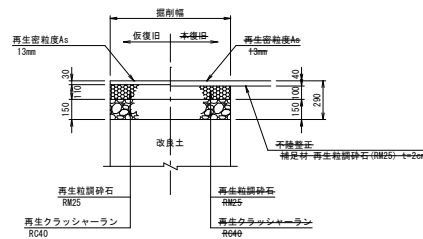

砂利道

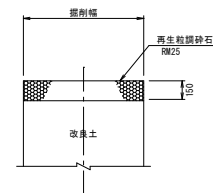


縮小図(原図A1)

工事年度	令和7年度		
工事名	干潟地内汚水枝線8工区築造工事		
工事箇所	小都市 干潟 地内		
図面名称	土工標準図・舗装復旧図		
縮尺	S=1/20	図番	16 / 18
事業主体	小都市		

土留工標準図

アルミ矢板平面図

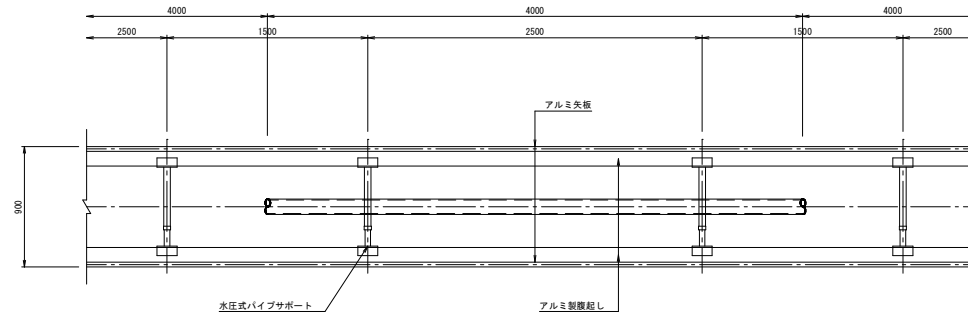




掘削断面について

掘削深H	種別	矢板長
$1.50 < H \leq 1.80$	アルミ矢板	2.00m
$1.80 < H \leq 2.30$	アルミ矢板	2.50m
$2.30 < H \leq 2.80$	アルミ矢板	3.00m
$2.80 < H \leq 3.30$	アルミ矢板	3.50m
$3.30 < H \leq 3.80$	アルミ矢板	4.00m

アルミ矢板

掘削深H	支保工段数
$H \leq 2.00$	1
$2.00 < H \leq 3.50$	2
$3.50 < H$	3

アルミ矢板断面図

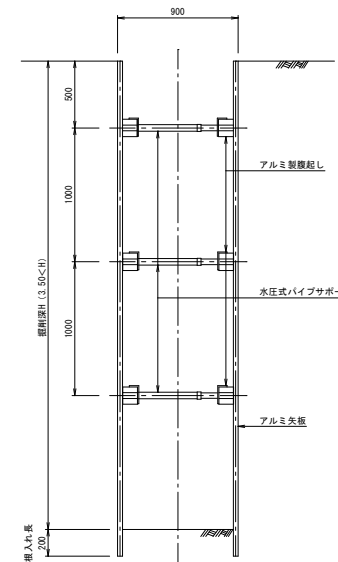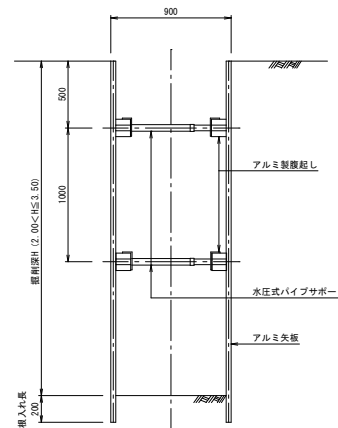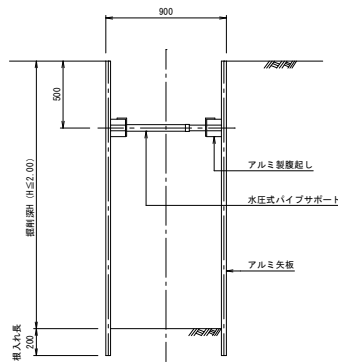


縮小図（原図A1）


工事年度	令和7年度		
工事名	干潟地内汚水枝線8工区築造工事		
工事箇所	小都市 干潟 地内		
図面名称	土留工標準図		
縮尺	S=1/20	図番	17 / 18
事業主体	小都市		

取付管土工図

タイプ-1

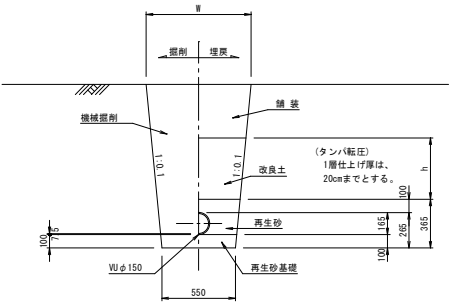


タイプ-2
(矢板建込みの場合)

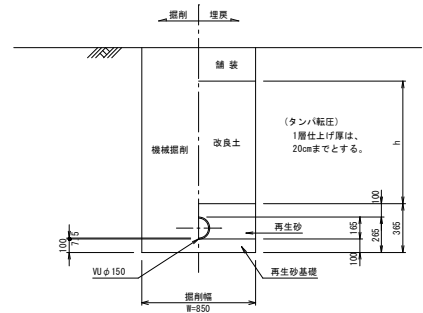


取付管布設標準図


タイプ-A-1

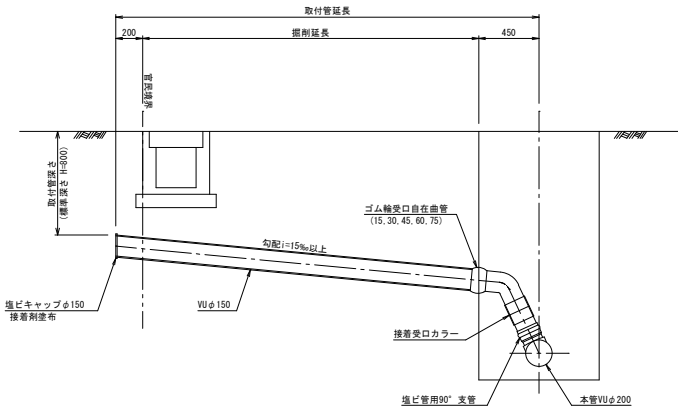

タイプ-A-2

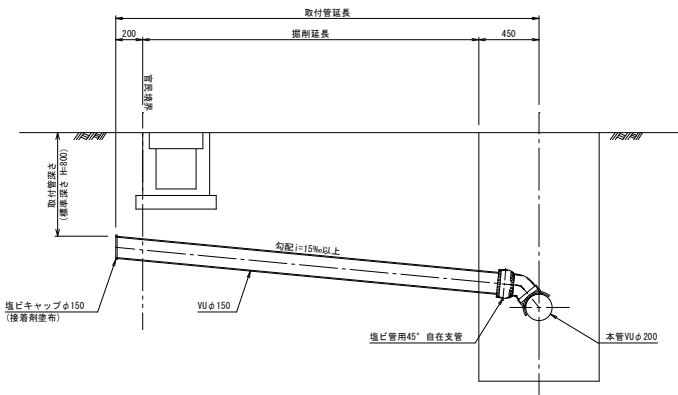

タイプ-B

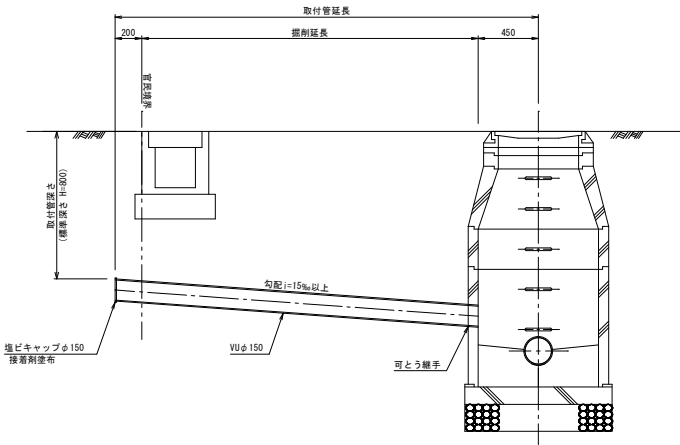

縮小図（原図A1）

工事年度	令和7年度		
工事名	干潟地内汚水枝線8工区築造工事		
工事箇所	小郡市 干潟 地内		
図面名称	取付管土工図・取付管布設標準図		
縮尺	S=1/20	図番	18 / 18
事業主体	小 郡 市		